



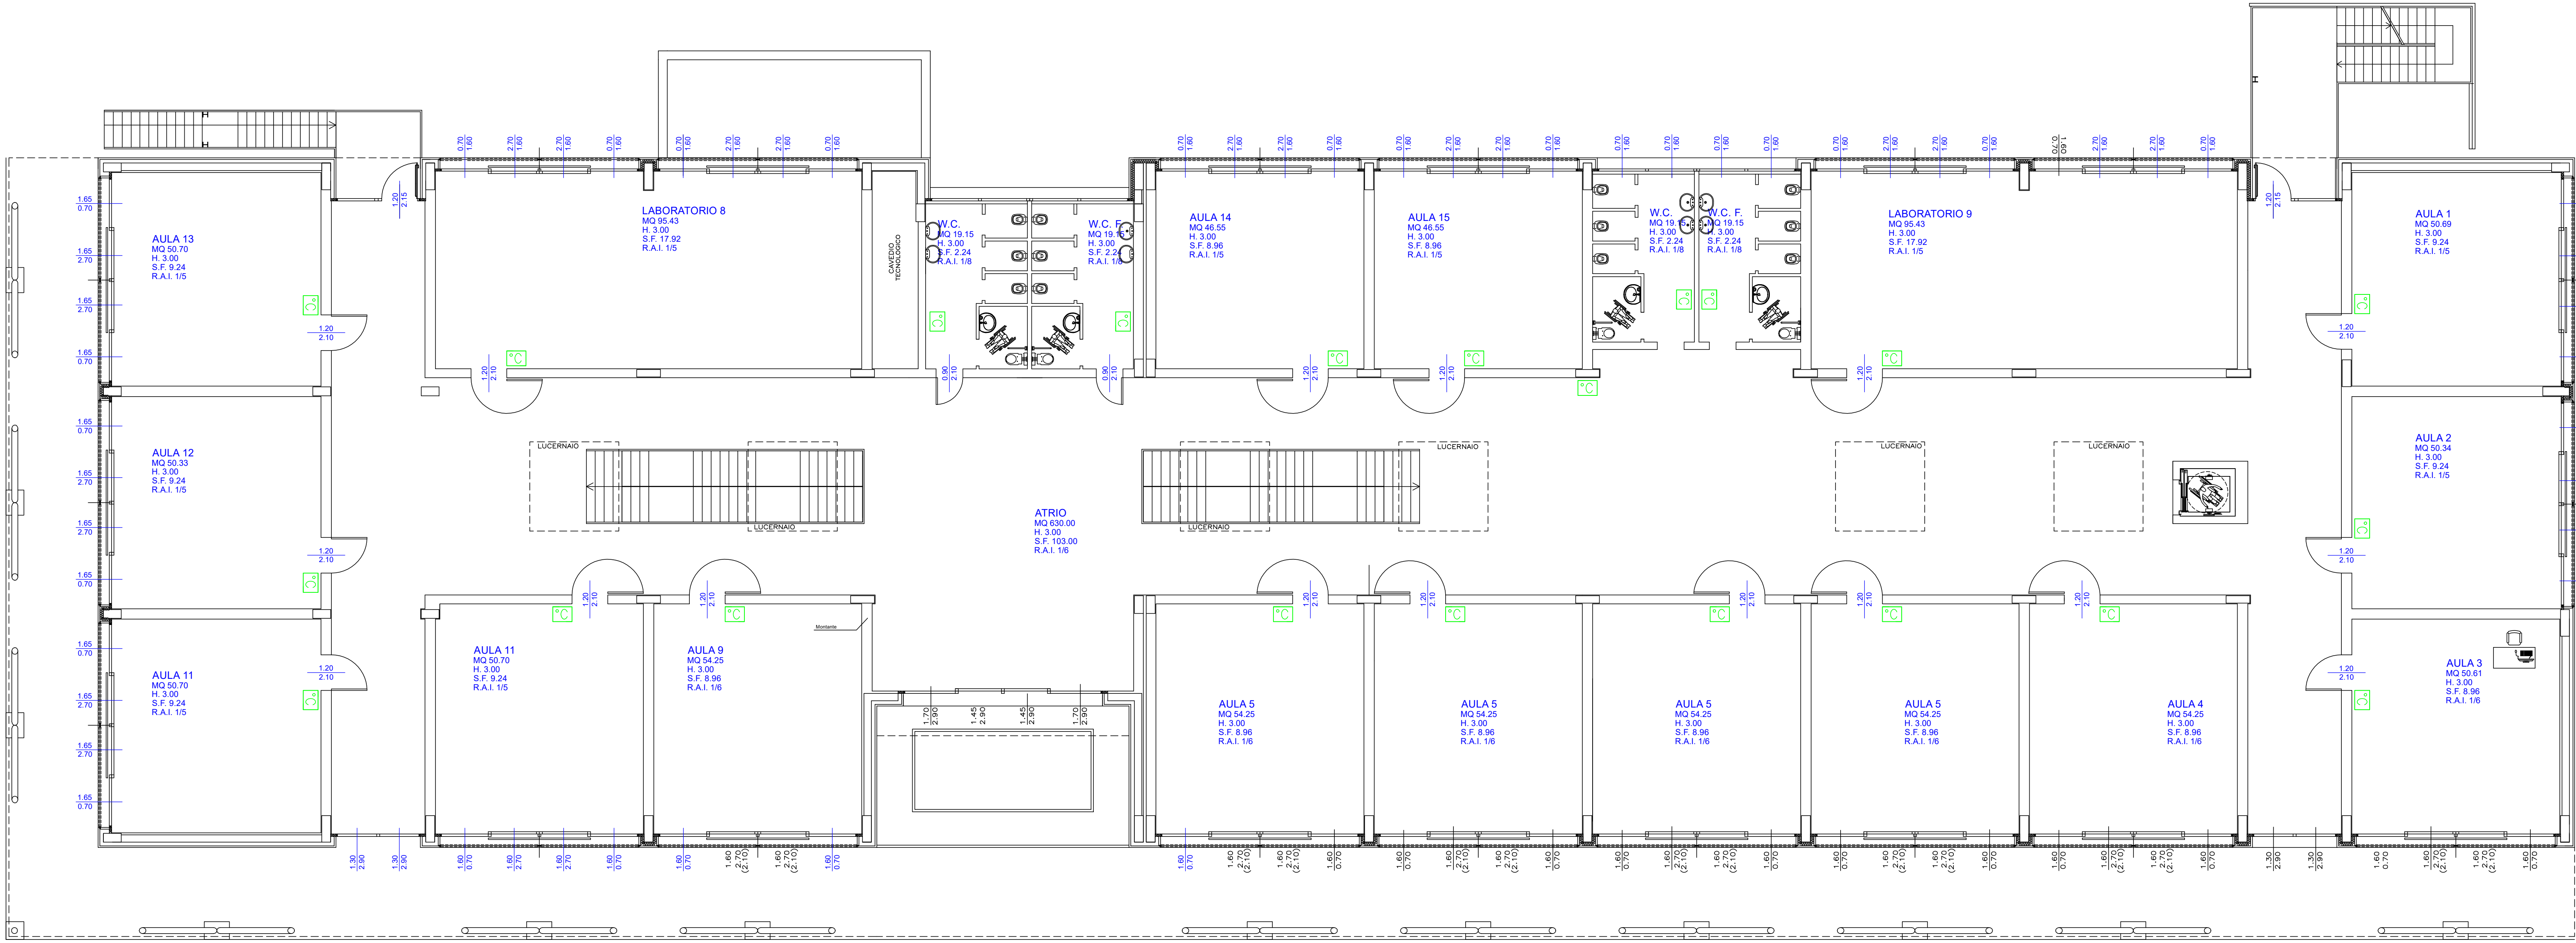

PIANTA PIANO PRIMO - SCUOLA PRIMARIA

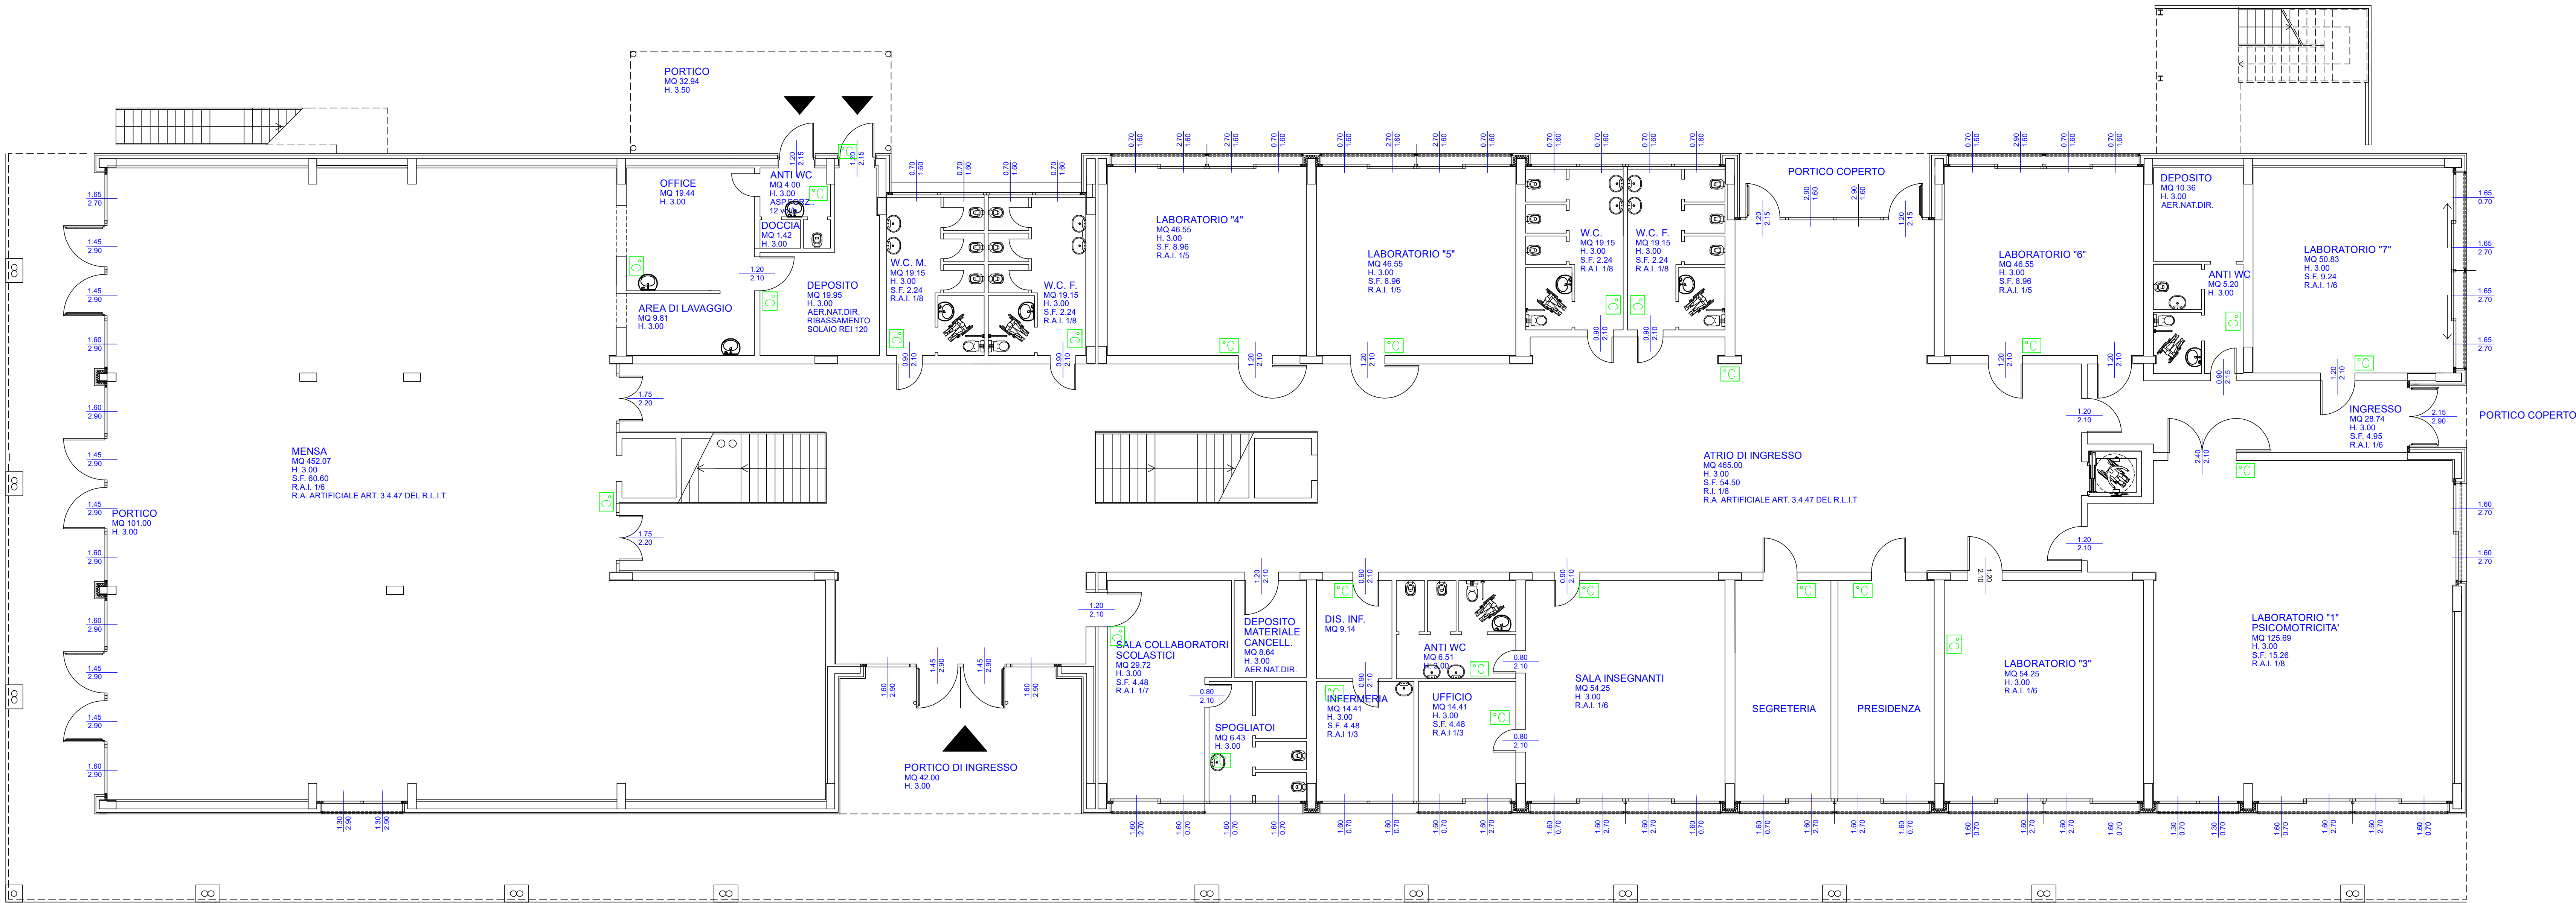

PIANTA PIANO TERRA - SCUOLA PRIMARIA

COMUNE DI COLICO  
Provincia di Lecco

RISTRUTTURAZIONE E RIGENERAZIONE DELL'EX "COLLEGIO SACRO CUORE" A SEDE DEL NUOVO CAMPUS SCOLASTICO DELL'ISTITUTO COMPRESIVO STATALE "GALEO GALILEI" DI COLICO SCUOLA PRIMARIA E SECONDARIA DI PRIMO GRADO Colico (LC)

Via sacro Cuore, Via Bacco, Via Campione, al fine della programmazione degli interventi di cui alla D.G.R. 16.03.2015 - n° 103293 in attuazione dell'Art. 10 del D.L. 104/2013 e D.M. 128 /2015

SERVIZIO DI PROGETTAZIONE DEFINITIVA- ESECUTIVA E COORDINAMENTO DELLA SICUREZZA IN FASE DI PROGETTAZIONE DEI LAVORI DI RISTRUTTURAZIONE E RIGENERAZIONE DELL'EX "COLLEGIO SACRO CUORE" A SEDE DEL NUOVO CAMPUS SCOLASTICO DELL'ISTITUTO COMPRESIVO STATALE "GALEO GALILEI" DI COLICO - SCUOLA PRIMARIA E SCUOLA SECONDARIA DI PRIMO GRADO - 2° LOTTO - CIG: Z8D1CAE788

PROGETTO DEFINITIVO / ESECUTIVO

OGGETTO:

IMPIANTO ELETTRICO  
Schema planimetrico impianto di termoregolazione a servizio dell'edificio denominato "scuola primaria"

TAVOLA:

IE08

DATA:

FEBBRAIO 2017

SCALA:

1:100

PROGETTISTA:

Dott. Ing. Simoniopietro Angelone  
iscritto all'Ordine degli Ingegneri della Provincia di Sondrio al n. 348

COLLABORATORE ESTERNO:

Per. Ind. Nobili Michele  
iscritto al Collegio dei Periti Industriali e Periti Industriali Laureati della Provincia di Sondrio al n. 173

REVISIONI:

| N | DATA       | DESCRIZIONE     |
|---|------------|-----------------|
| 0 | 13.02.2017 | PRIMA EMISSIONE |
| 1 |            |                 |
| 2 |            |                 |