



	NASPO CONFORME ALLA NORMA UNI EN 671-1
	ATTACCO MOTOPOMPA
	VALVOLA INTERCETTAZIONE
	DISTRIBUZIONE VERTICALE
	DISTRIBUZIONE ORIZZONTALE
	TUBAZIONE PeAd De 75 mm Di 61,4 mm


**Schema collegamento alimentazione idrica ed attacco motopompa**

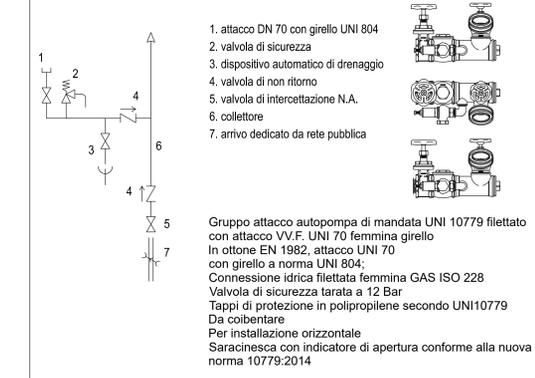



**Dettaglio di installazione**

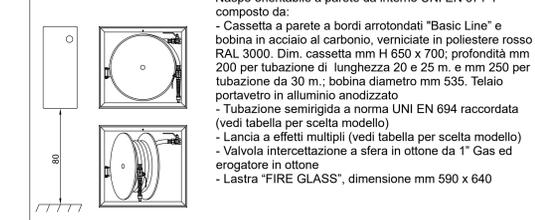

Nodo iniziale	Nodo finale	Lunghezza [m]	Quota finale [m]	Ø nominale	Ø interno [mm]	Codice tubo	Codice erogatore
1	2	30,0	0,0	75	61,4	e33107	
2	3	12,5	0,0	75	61,4	e33107	
3	4	1,0	1,0	75	61,4	e33107	
4	5	4,0	5,0	65	68,9	e16510	
5	6	4,7	3,0	65	68,9	e16510	
6	7	3,4	3,0	65	68,9	e16510	
7	8	13,3	3,0	50	53,1	e16509	
7	16	8,1	5,0	32	36,0	e16507	
8	9	17,0	3,0	32	36,0	e16507	
8	13	0,8	3,0	32	36,0	e16507	
9	10	0,8	5,0	25	28,0	e16507	
10	11	3,0	2,0	25	27,3	e16506	e403
10	12	1,5	6,5	25	27,3	e16506	e403
13	14	3,0	2,0	25	27,3	e16506	e403
13	15	1,5	6,5	25	27,3	e16506	e403
16	17	5,1	3,0	32	36,0	e16507	
17	18	3,0	2,0	25	27,3	e16506	e403
17	19	1,5	6,5	25	27,3	e16506	e403

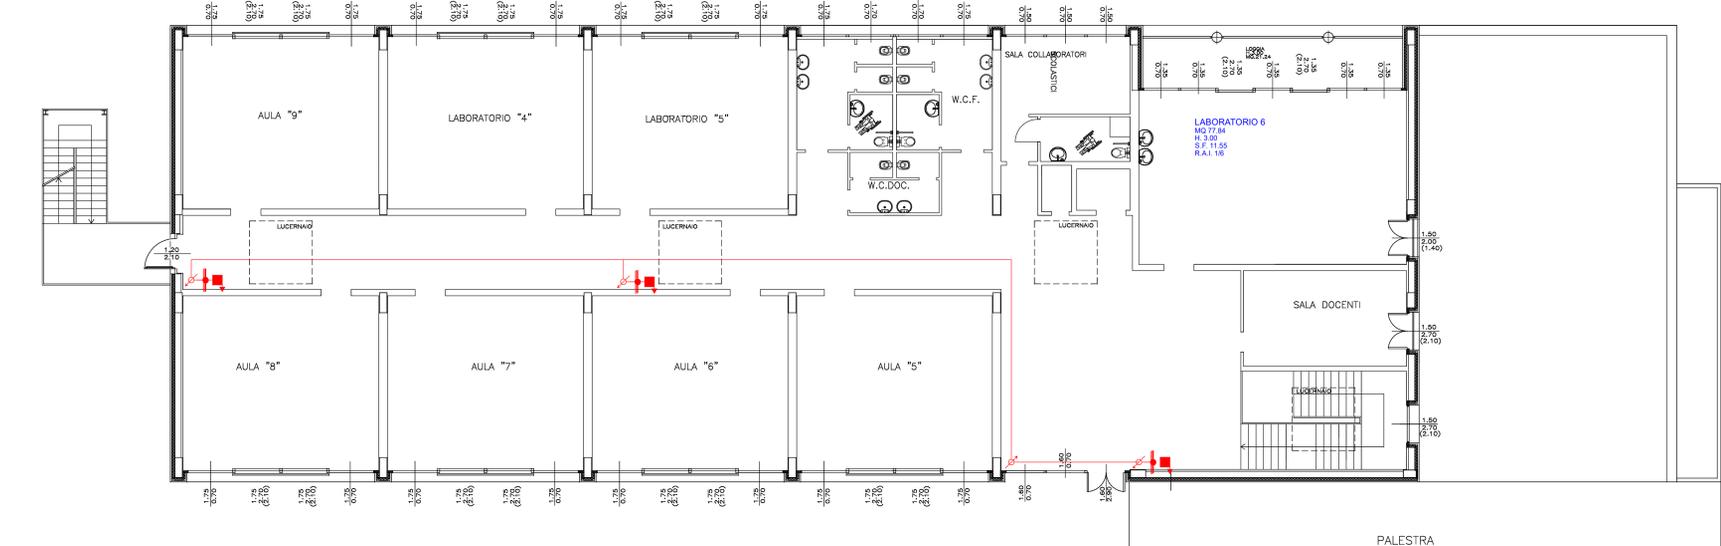

**PIANTA PIANO PRIMO - SCUOLA SECONDARIA**

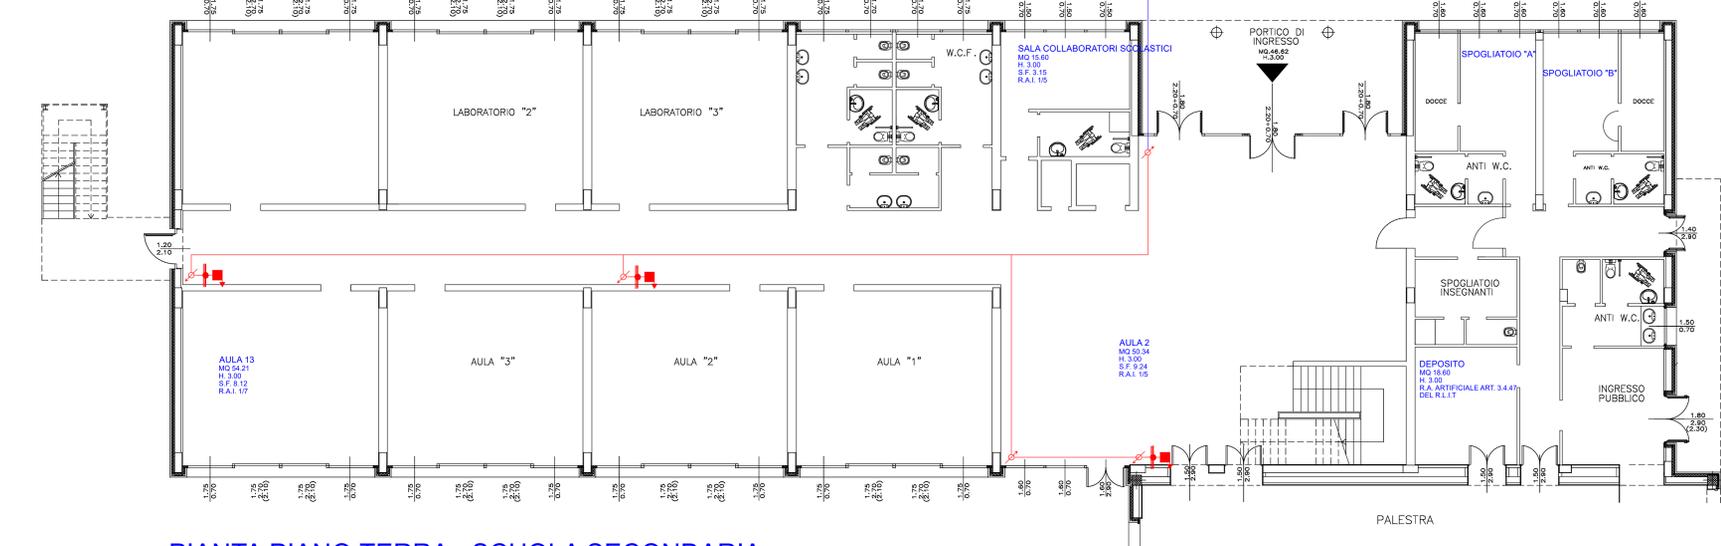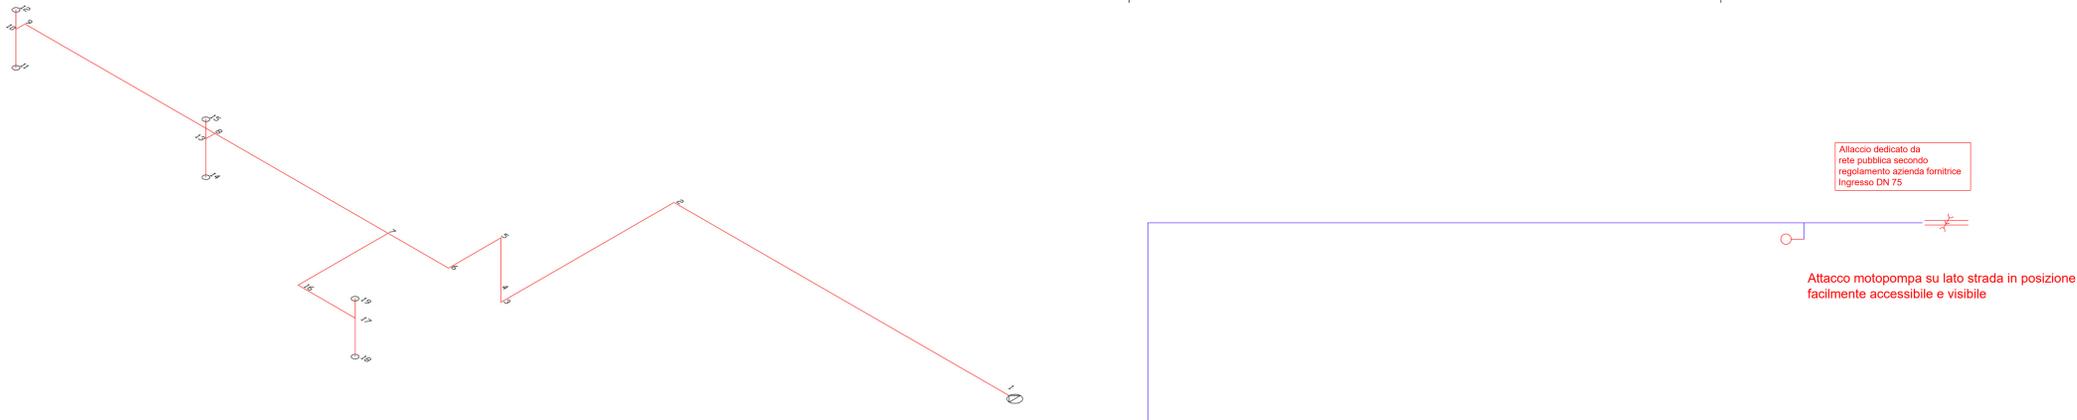

**PIANTA PIANO TERRA - SCUOLA SECONDARIA**

**COMUNE DI COLICO**  
Provincia di Lecco

RISTRUTTURAZIONE E RIGENERAZIONE DELL'EX "COLLEGIO SACRO CUORE" A SEDE DEL NUOVO CAMPUS SCOLASTICO DELL'ISTITUTO COMPRESIVO STATALE "GALILEO GALILEI" DI COLICO SCUOLA PRIMARIA E SECONDARIA DI PRIMO GRADO Colico (LC)  
Via sacro Cuore, Via Bacco, Via Campione, al fine della programmazione degli interventi di cui alla D.G.R. 16.03.2015 - n° 103293 in attuazione dell'Art. 10 del D.L. 104/2013 e D.M. 128/2015

SERVIZIO DI PROGETTAZIONE DEFINITIVA - ESECUTIVA E COORDINAMENTO DELLA RIGENERAZIONE DELL'EX "COLLEGIO SACRO CUORE" A SEDE DEL NUOVO CAMPUS SCOLASTICO DELL'ISTITUTO COMPRESIVO STATALE "GALILEO GALILEI" DI COLICO - SCUOLA PRIMARIA E SCUOLA SECONDARIA DI PRIMO GRADO - 2° LOTTO - CIG: Z8D1CAE788

## PROGETTO DEFINITIVO / ESECUTIVO

OGGETTO: **IMPIANTO MECCANICO**  
Schema planimetrico impianto di spegnimento idrico a naspi a servizio dell'edificio denominato "scuola secondaria"

TAVOLA: <b>IM15</b>	DATA: FEBBRAIO 2017	SCALA: 1:100
---------------------	---------------------	--------------

PROGETTISTA: Dott. Ing. Simonpietro Angelone iscritto all'Ordine degli Ingegneri della Provincia di Sondrio al n. 349	COLLABORATORE ESTERNO: Per Ing. Noèlli Michele iscritto al Collegio dei Periti Industriali e Periti Industriali Laureati della Provincia di Sondrio al n. 173
---	---

REVISIONI:	
N	DATA
0	13.02.2017
1	PRIMA EMISSIONE
2	