


LEGENDA SIMBOLI GRAFICI - IMPIANTO ELETTRICO

|  |  |
|--|--|
|  | PULSANTE DI EMERGENZA NORMALMENTE APERTO CON SPA INDICANTE LA FUNZIONE DEL CIRCUITO IN CUSTODIA IP55 CON VETRO FRANGIBILE ANTIFORTUNISTICO             |
|  | PUNTO DI ALIMENTAZIONE UTILIZZATORE ELETTRICO  |
|  | PRESA DI CORRENTE 2P+T 230V 10/16A TIPO ALVEOLI ALLINEATI  |
|  | PRESA DI CORRENTE 2P+T 230V 10/16A TIPO LINEI CON TERRA LATERALE E CENTRALE  |
|  | PUNTO DI ALIMENTAZIONE UTILIZZATORE ELETTRICO  |
|  | QUADRO PRESE   |
|  | INTERRUTTORE UNIPOLARE 16A   |
|  | PRESA DI SEGNALE TIPO RJ45 CATEGORIA 6 (SEZIONE DATI/TELEFONIA)  |
|  | PREDISPOSIZIONE PUNTO DI ALIMENTAZIONE UNITA' ESTERNA IMPIANTO MONOSPLIT   |
|  | PREDISPOSIZIONE PUNTO DI ALIMENTAZIONE UNITA' INTERNA IMPIANTO MONOSPLIT   |
|  | PREDISPOSIZIONE TERMOSTATO AMBIENTE  |
|  | POSTAZIONE VIDEOCITOFONICA INTERNA   |
|  | POSTAZIONE VIDEOCITOFONICA ESTERNA   |
|  | TELECAMERA BULLET A COLORI, VERSIONE IP, GRADO DI PROTEZIONE IP66  |
|  | VIDEOREGISTRATORE NVR IMPIANTO TV-CC COMPLETO DI HARD DISK   |
|  | MONITOR LCD 20"  |
|  | APPARECCHIO ILLUMINANTE TIPO SOSPENSIONE LINEARE BIEMMISSIONE L=1460mm, SORGENTE LED 50W-4000K-5252lm marca: FOSNOVA, LISET MEDPOWER art.: 22012811-00 |
|  | APPARECCHIO ILLUMINANTE TIPO PLAFONIERA TONDA D=280mm, SORGENTE LED 18W-4000K-1796lm marca: FOSNOVA, PASTILLA art.: 22042513-00                        |
|  | APPARECCHIO ILLUMINANTE TIPO PLAFONIERA TONDA DA ESTERNO L=130mm, SORGENTE LED 21W-4000K-2000lm marca: SLV, BIG THEO art.: 234535                      |
|  | APPARECCHIO ILLUMINANTE TIPO PLAFONIERA STAGNA L=1265mm, SORGENTE LED 50W-4000K-6743lm marca: 3F FILIPPI, BETA 235 LED art.: 52884                     |
|  | APPARECCHIO ILLUMINANTE TIPO ARMATURA STRADALE SORGENTE LED 50W-4000K-8361lm marca: THORN, CMTED SMALL, art.: 96627882                                 |
|  | APPARECCHIO ILLUMINANTE AUTONOMO PER ILLUMINAZIONE DI EMERGENZA SORGENTE LED, AUTONOMIA 1h marca: LUMERGY, PRODIGY, art.: PR24F10EBRT                  |

PARTICOLARE -E-


QUADRO PRESE TIPO 1

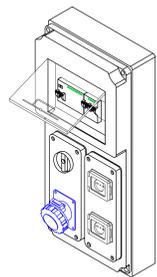


CARPENTERIA 10 MODULI GEWISS 08660229  
 QF1 = INTERRUTTORE DIFFERENZIALE 2P+230V 16A 30mA  
 QF2 = INTERRUTTORE MAGNETOTERMICO 2P 16A CURVA "C" 30mA-0.5s  
 XE1 = PRESA INDUSTRIALE EC 300 INTERBLOCCATA IP55 2P+T 230V 16A  
 XE2 = PRESA 2P+T 230V 16A  
 XE3 = CASSINOTTO STAGNA 2 PUNTI + COPRICOFFRILE PLANGIATO  
 XE4 = CASSINOTTO STAGNA 2 PUNTI + COPRICOFFRILE PLANGIATO

PARTICOLARE -F-

SBARRA INGRESSO/USCITA

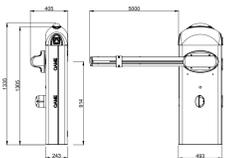


AREE ESTERNE - SCALA 1:100

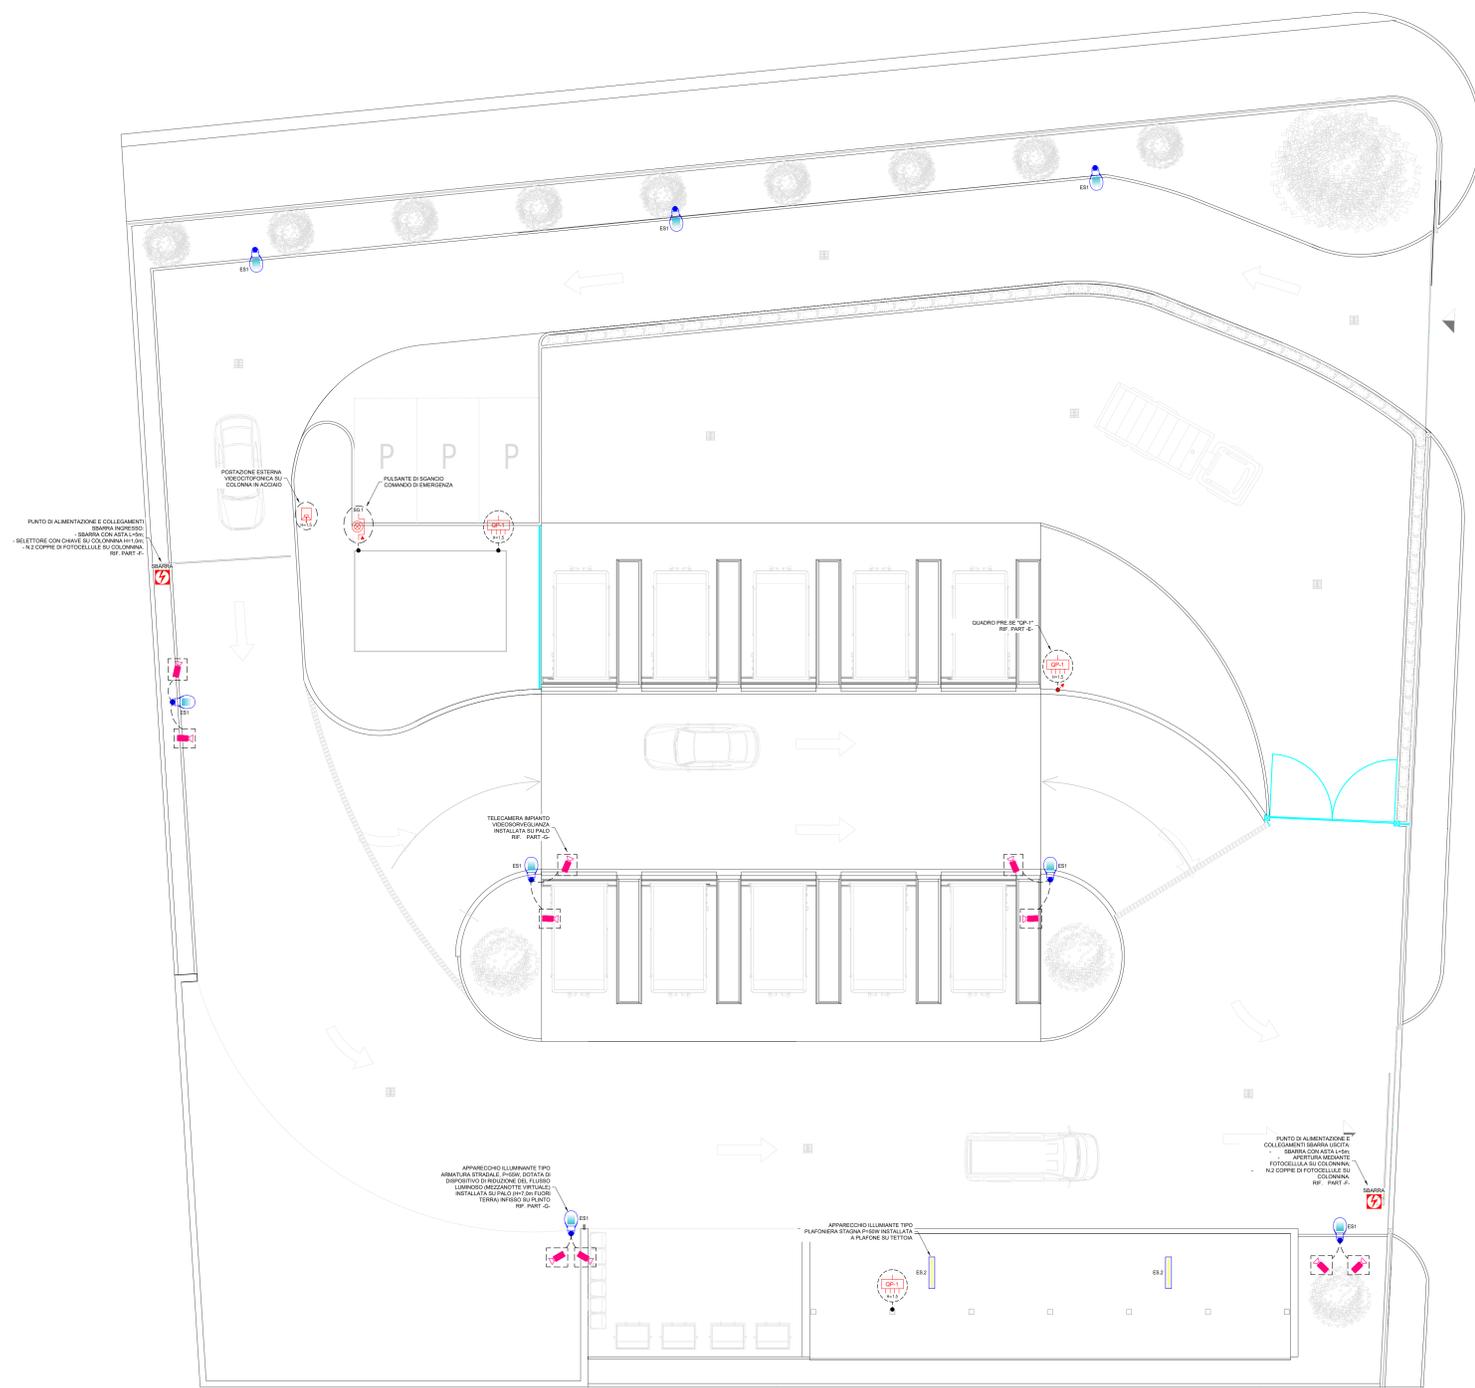


PARTICOLARE -G-

APPARECCHIO ILLUMINANTE SU PALO H=7,0m F.L.

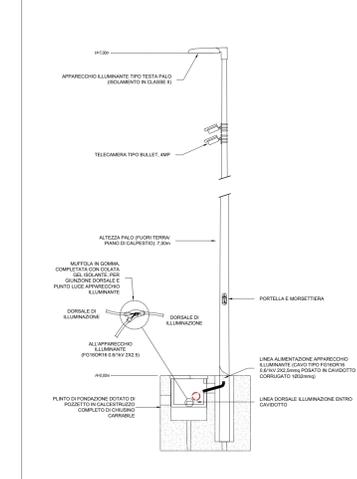

UFFICIO - SCALA 1:50

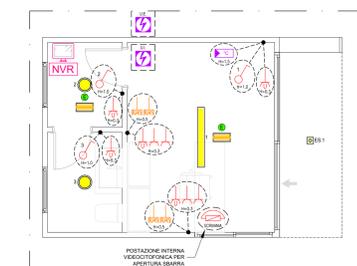

**FORGAD ASSOCIATI**  
 PROGETTAZIONE E CONSULENZA IMPIANTISTICA  
 Viale Stevio, 36/4 - 23017 Morbegno (SO)  
 Tel 0342 232232  
 studio@forgad.eu - www.forgad.eu

Il Progettista:  
 Per. Ind. Daniele Farnè

Comune: **COLICO**  
 Provincia: **LECCO**  
 Committente:  
 Comune di Colico  
 P.zza V. Alpini, 1 - 23823 Colico (LC)  
 Lavoro:  
 Realizzazione piazzola ecologica  
 Via al Confine, Colico  
 Progetto impianto elettrico  
 Oggetto:  
 Planimetria impianti elettrico e speciali

**PROGETTO ESECUTIVO**  
 Codice: 0588-20-E  
**TAV. 03B**  
 Scala: VARIE

| Emissione | Data       | Disegnato | Approvato |
|-----------|------------|-----------|-----------|
|           | 21.12.2020 | EC        | DF        |

© 2020 la riproduzione senza autorizzazione è vietata.