


PIANTA PIANO PRIMO – SCUOLA PRIMARIA – SCALA 1:100

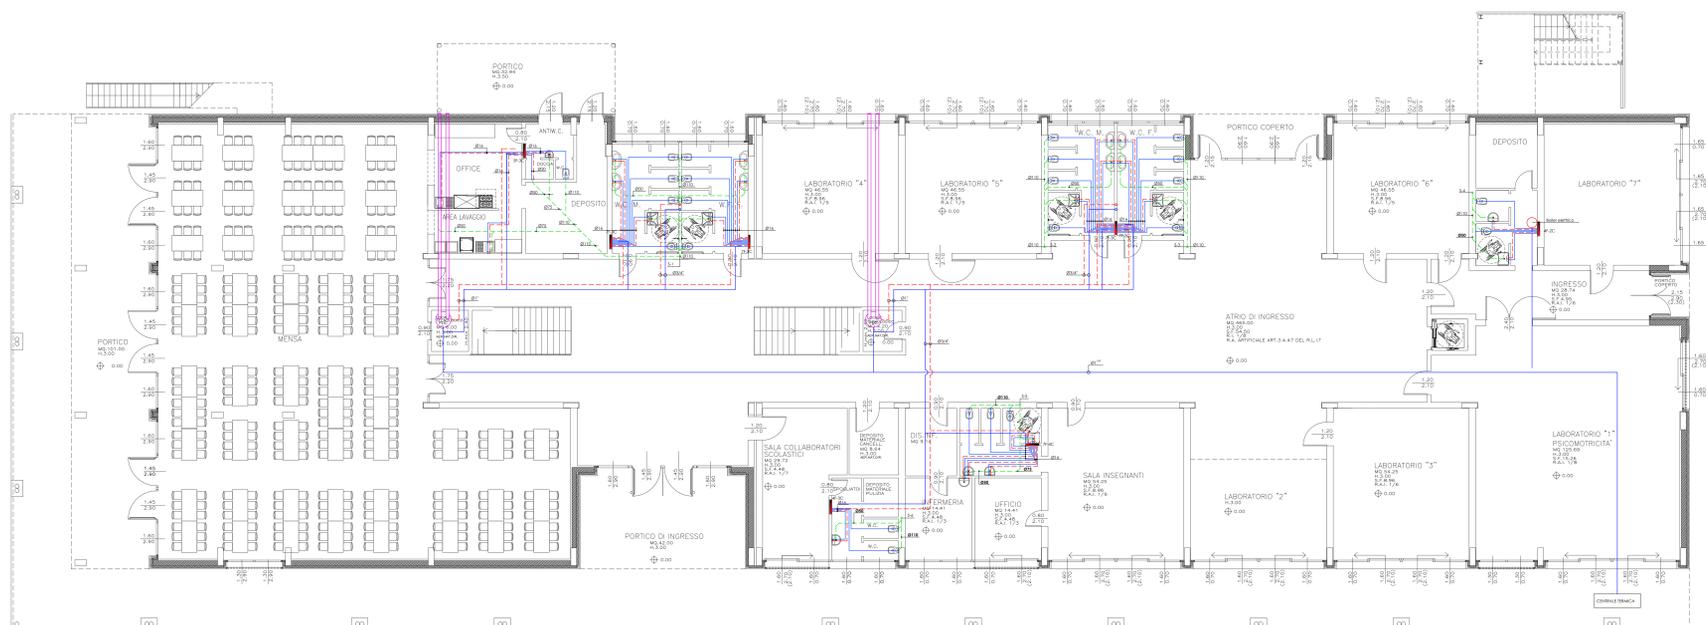

PIANTA PIANO TERRA – SCUOLA PRIMARIA – SCALA 1:100

- LEGENDA**
- Tubazione acqua calda sanitario ---
 - Tubazione acqua fredda sanitario ---
 - Tubazione di scarico ---
 - Collettore impianto sanitario F.C.

COMUNE DI COLICO
Provincia di Lecco

RISTRUTTURAZIONE E RIGENERAZIONE DELL'EX "COLLEGIO SACRO CUORE" A SEDE DEL NUOVO CAMPUS SCOLASTICO DELL'ISTITUTO COMPRENSIVO STATALE "GAULEO GAULET" DI COLICO - SCUOLA PRIMARIA E SCUOLA SECONDARIA DI PRIMO GRADO. Colico (LC) - Via Sacro Cuore, Via Bacco, Via Campione. di fine della programmazione degli interventi di cui alla D.G.R. 16.03.2015 - n° 1032/3 in attuazione dell'art. 10 del D.L. 104/2013 e D.M. 128/2015.

PROGETTO ESECUTIVO

OGGETTO: PRIMARIA - IMPIANTO IDRO-SANITARIO			
TAVOLA N°: Pr.Im.2	DATA: SETTEMBRE 2015	SCALA: 1:100	
PROGETTISTA: Arch. CAROLA MARIANI Istituto Ordine degli Architetti della Provincia di Como di n° 1928	PROGETTISTA: Arch. ROBERTO RABISIO Istituto Ordine degli Architetti della Provincia di Sondrio di n° 274		
PROGETTISTA: Arch. MAURIZIO CORRETTA Istituto Ordine degli Architetti della Provincia di Lecco di n° 255	PROGETTISTA: Ing. ATTILIO BALIRO Istituto Ordine degli Ingegneri della Provincia di Sondrio di n° 144		

CAROLA MARIANI MAURIZIO CORRETTA ARCHITETTI - EDIZIONE 2015 VIA MAZZINI A. 3, 16100 PERUGIA PERUGIA (PG) - TEL. 075/2411111 - FAX 075/2411112 - WWW.CMCA-CCS.IT - MAIL: CMCA@CMCA-CCS.IT - P. 075/2411111