



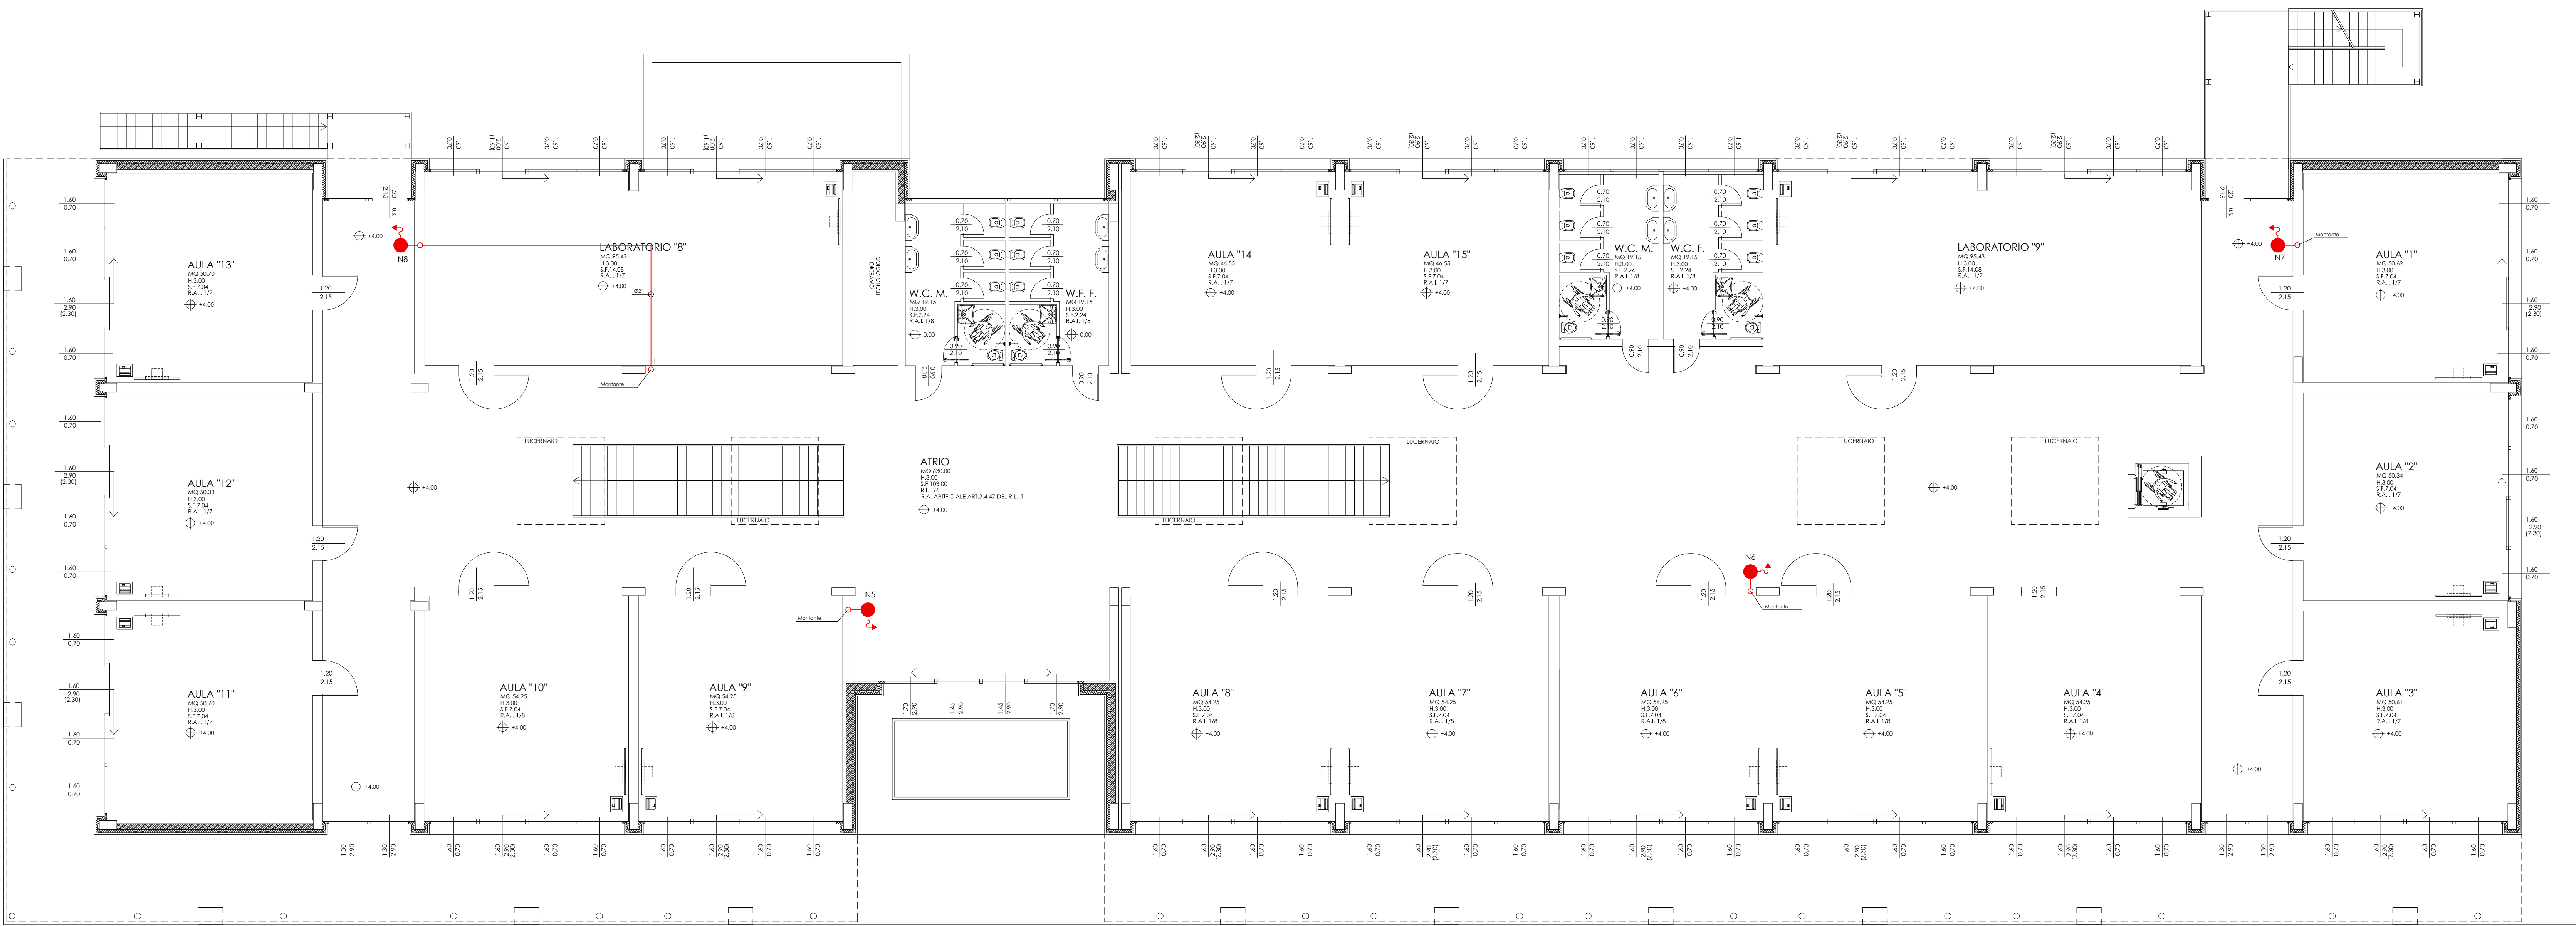

PIANTA PIANO PRIMO - SCUOLA PRIMARIA - SCALA 1:100

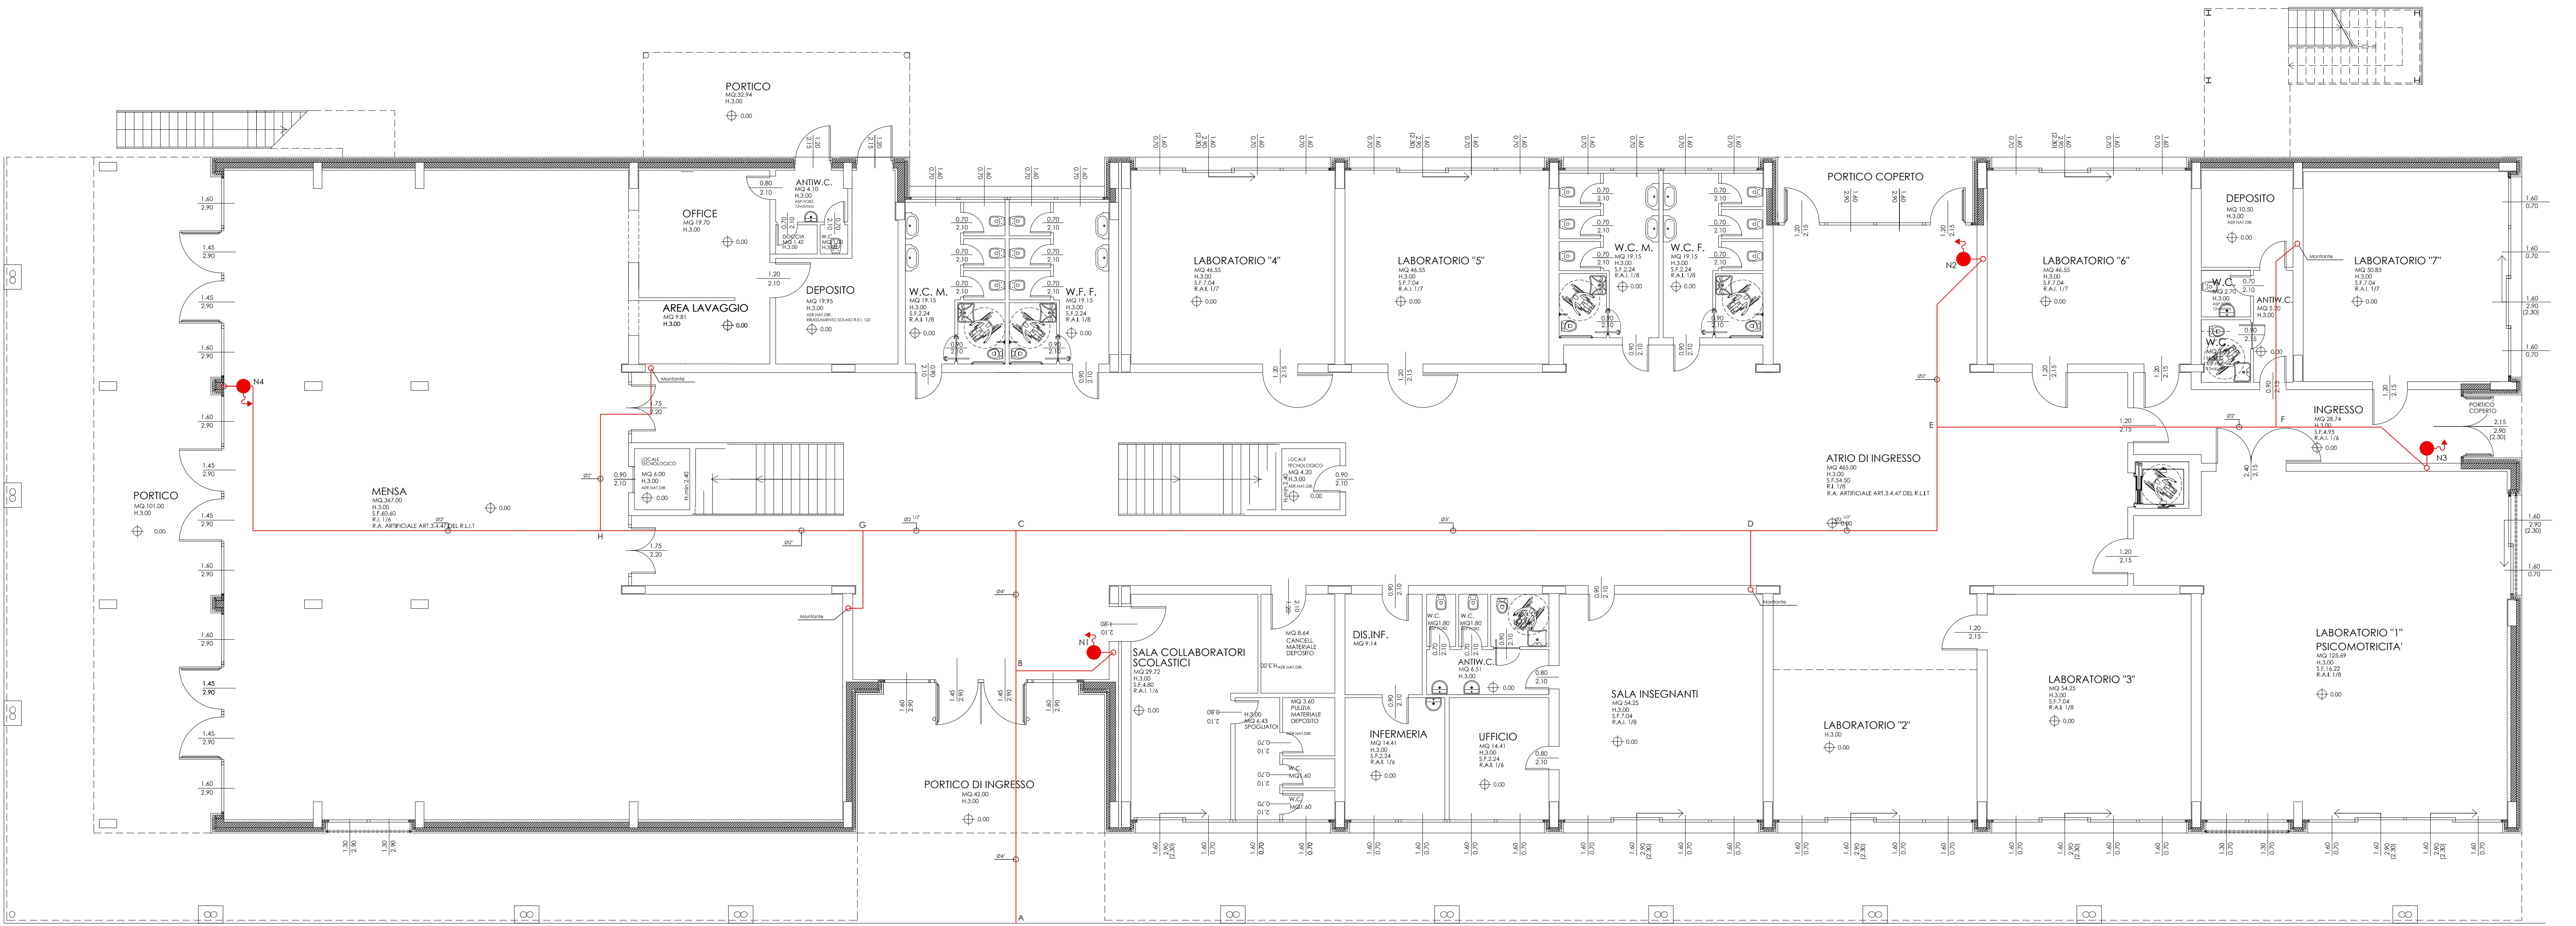

PIANTA PIANO TERRA - SCUOLA PRIMARIA - SCALA 1:100

LEGENDA
Tubazione antincendio
Cassetta antincendio UNI 45

COMUNE DI COLICO
Provincia di Lecco

RISTRUTTURAZIONE E RIGENERAZIONE DELL'EX "COLLEGIO SACRO CUORE" A SEDE DEL NUOVO
CAMPUS SCOLASTICO DELL'ISTITUTO COMPRENSIVO STATALE "GAILEO GAILEI" DI COLICO -
SCUOLA PRIMARIA E SCUOLA SECONDARIA DI PRIMO GRADO, Colico (LC) -
Via Sacro Cuore, Via Bacco, Via Campione, al fine della programmazione degli interventi di
cui alla D.G.R. 16.03.2015 - n° 103293 in attuazione dell'art. 10 del D.L. 104/2013 e D.M. 128/2015

PROGETTO ESECUTIVO

OGGETTO: PRIMARIA - IMPIANTO ANTINCENDIO			
TAVOLA N°: Pr.Im.3	DATA: SETTEMBRE 2015	SCALA: 1:100	
PROGETTISTA: Arch. CAROLA MARIANI iscritto all'Ordine degli Architetti della Provincia di Como al n° 928		PROGETTISTA: Arch. ROBERTO RABBIOSI iscritto all'Ordine degli Architetti della Provincia di Sondrio al n° 278	
PROGETTISTA: Arch. MAURIZIO CORBETTA		PROGETTISTA: Ing. ATTILIO BALITRO	

CAROLA MARIANI MAURIZIO CORBETTA ARCHITETTI - 22044 RIVEROGGIO (CO) VIA MAZZINI N. 3, TEL. 031/409581 FAX 031/5081589
STUDIO TECNICO ASSOCIATO ING. A. BALITRO ARCH. R. RABBIOSI - 23017 ANDRESCIO (SO) VIA PARMA N. 45