



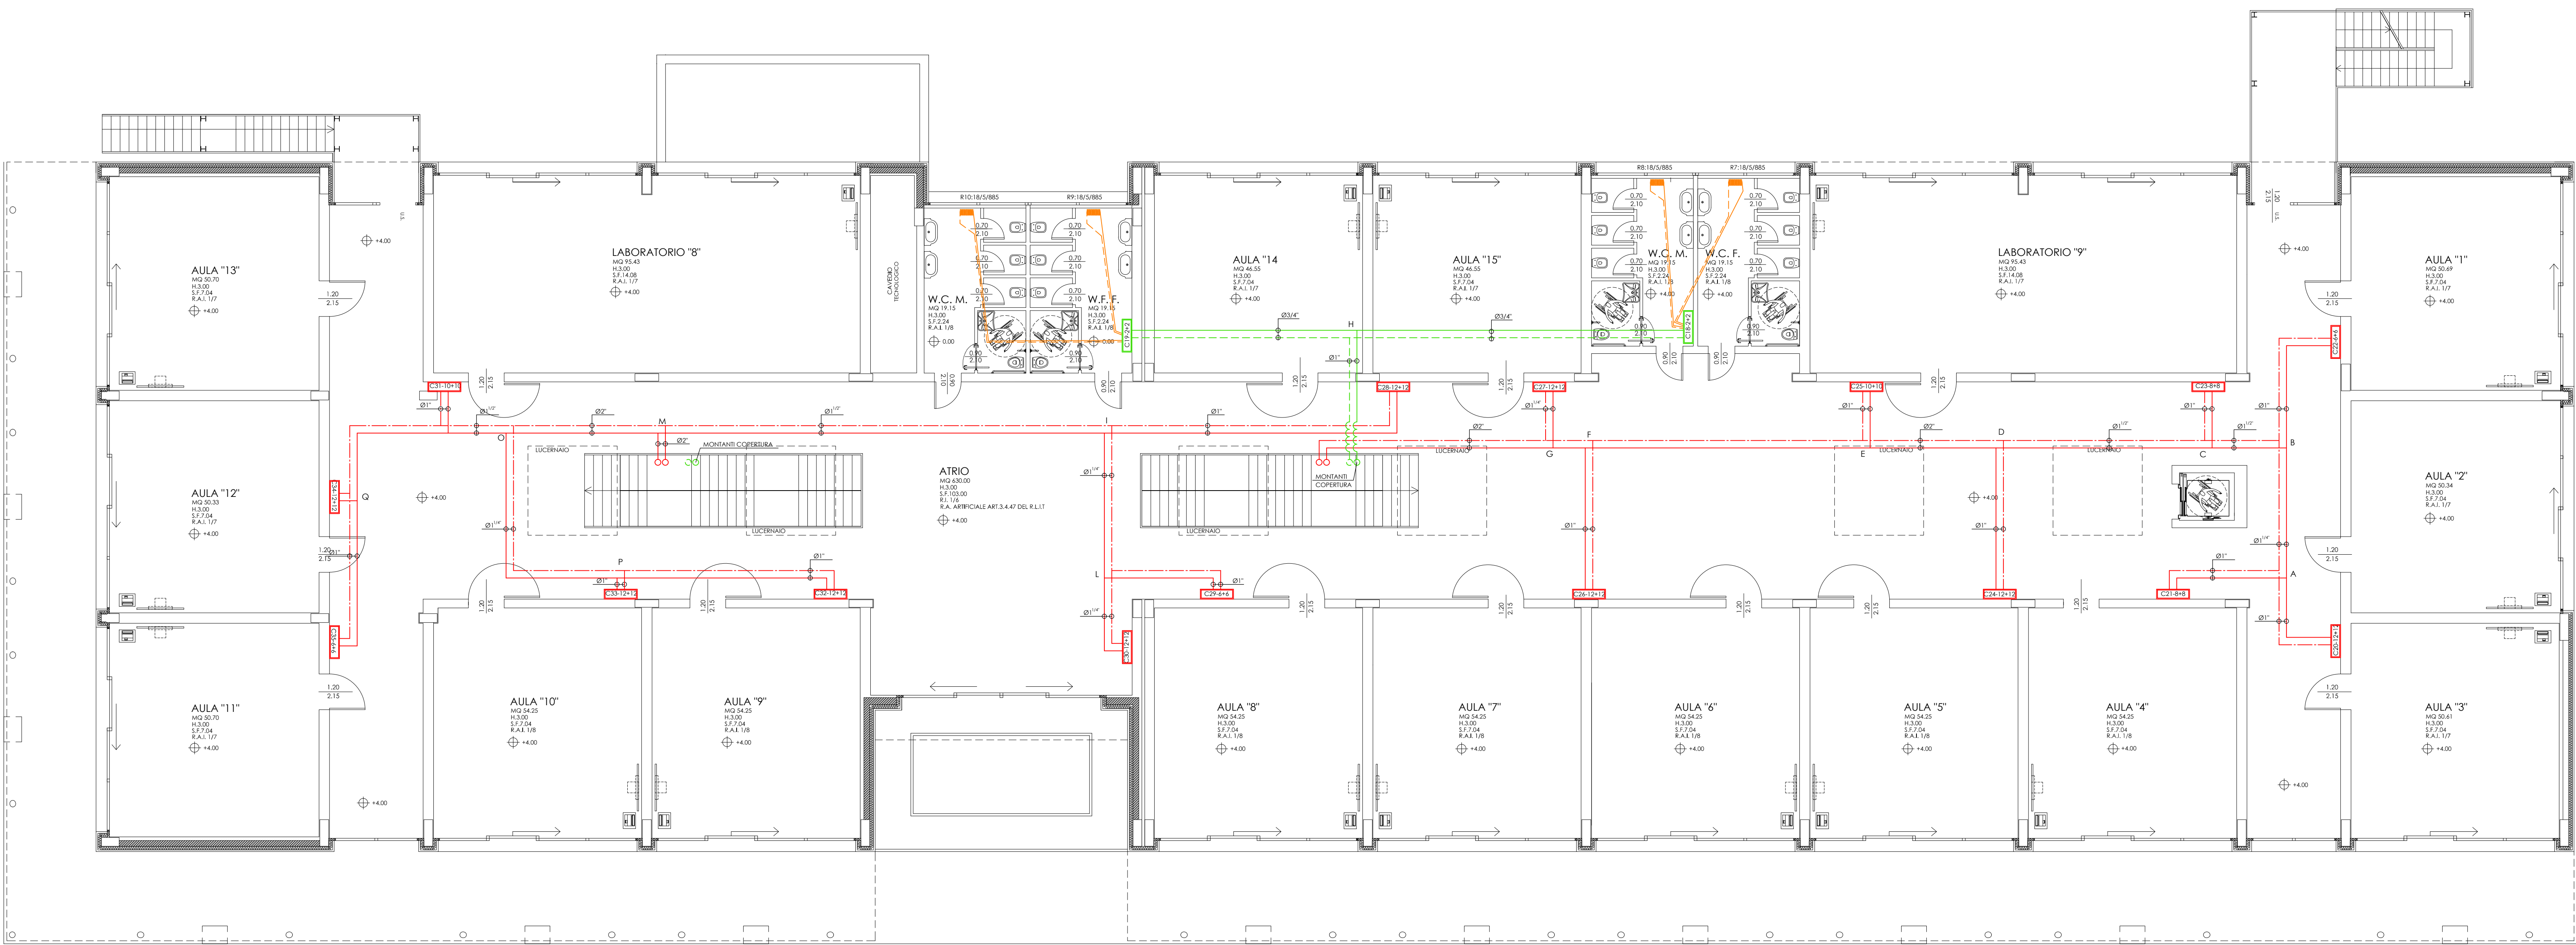

PIANTA PIANO PRIMO - SCUOLA PRIMARIA - SCALA 1:100

- LEGENDA
- Tubazione di riscaldamento alta temperatura
 - Tubazione di riscaldamento bassa temperatura
 - Tubazione di riscaldamento radiatori
 - Tubazione acqua fredda sanitario
 - Tubazione acqua calda sanitario
 - Collettore impianto riscaldamento
 - Collettore impianto sanitario
 - Radiatore TESI Irsap

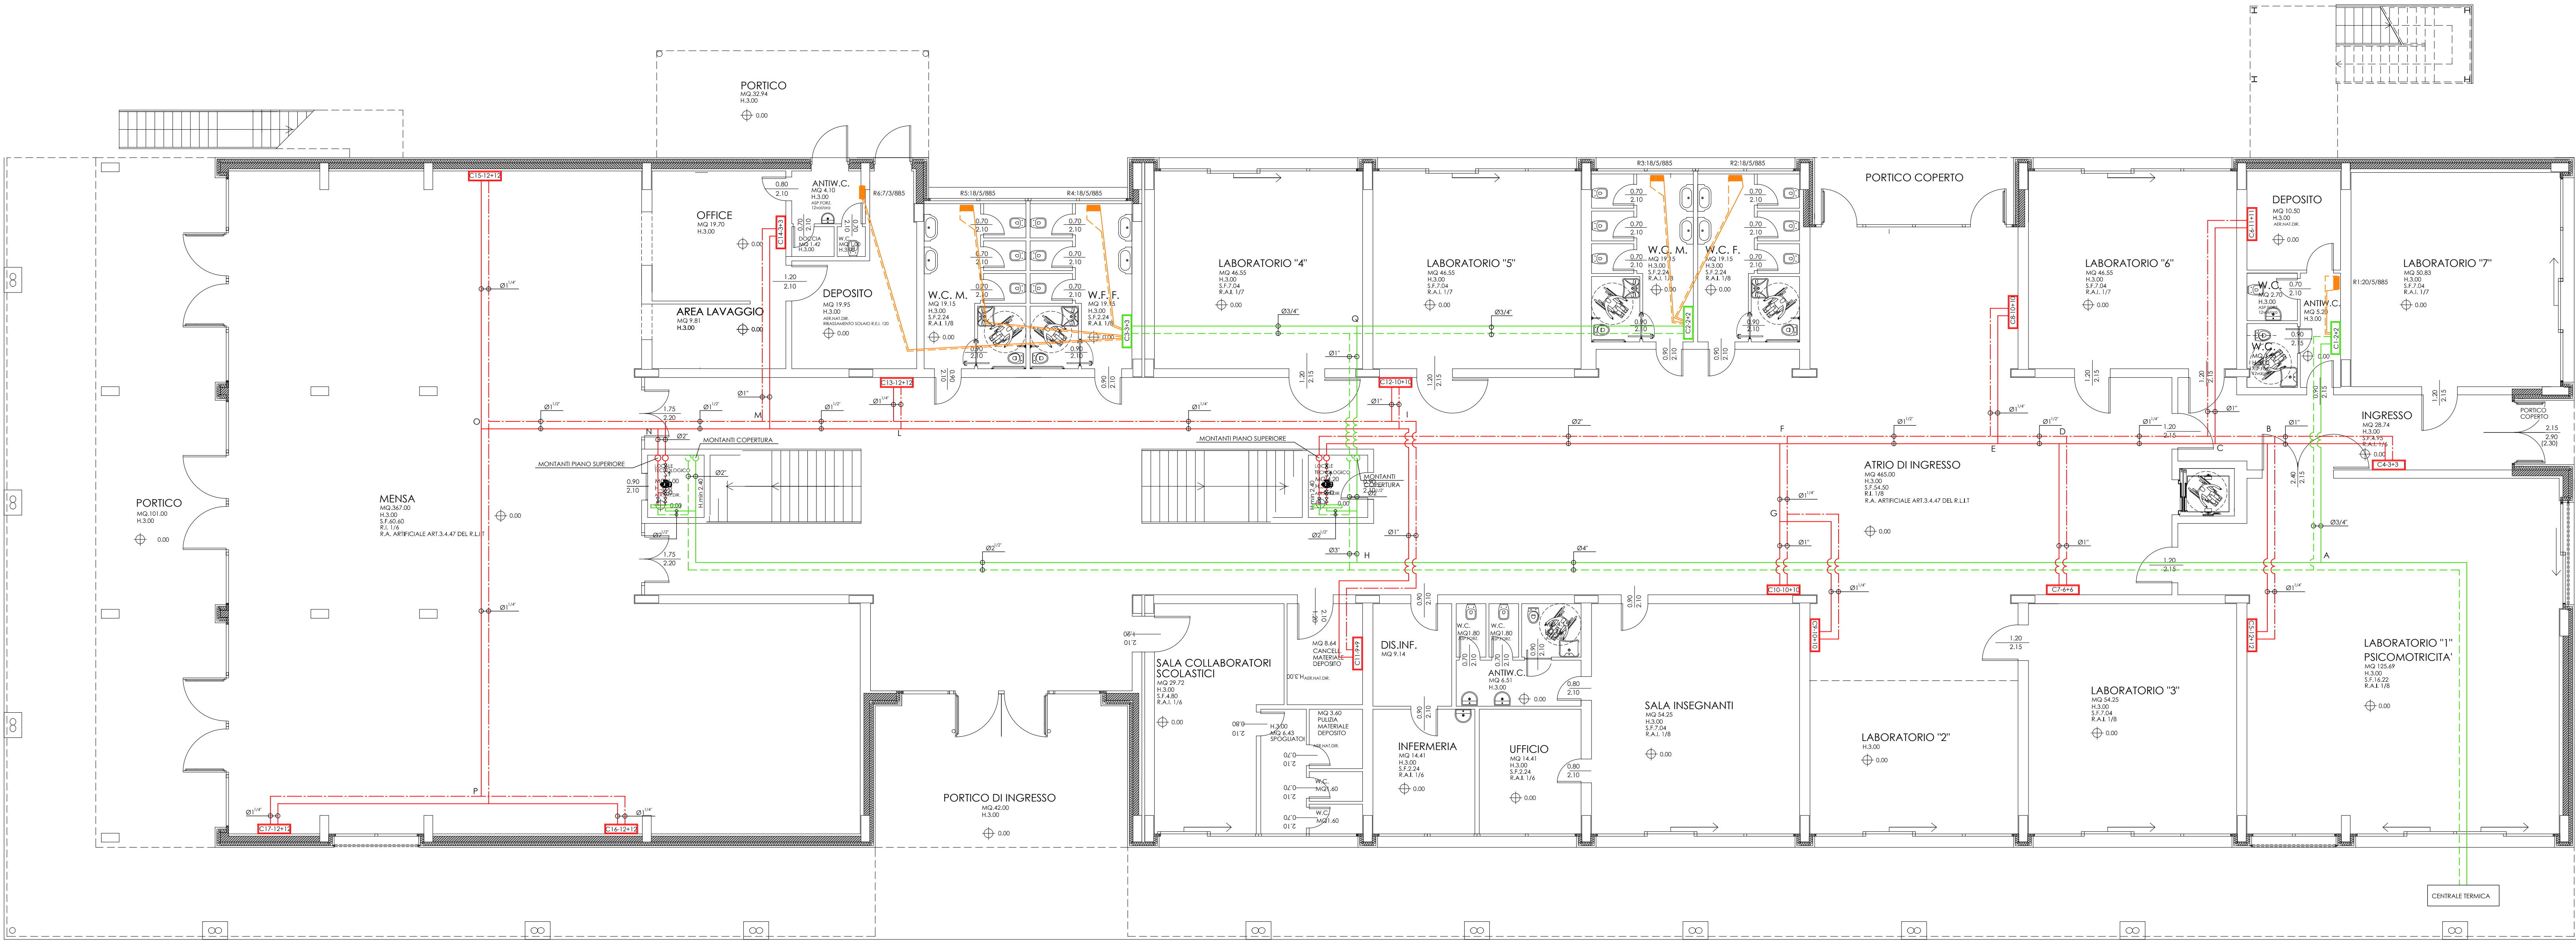

PIANTA PIANO TERRA - SCUOLA PRIMARIA - SCALA 1:100

COMUNE DI COLICO
Provincia di Lecco

RISTRUTTURAZIONE E RIGENERAZIONE DELL'EX "COLLEGIO SACRO CUORE" A SEDE DEL NUOVO CAMPUS SCOLASTICO DELL'ISTITUTO COMPRENSIVO STATALE "GALEO GALILEI" DI COLICO - SCUOLA PRIMARIA E SCUOLA SECONDARIA DI PRIMO GRADO. Colico (LC) - Via Sacro Cuore, Via Bacco, Via Campione, al fine della programmazione degli interventi di cui alla D.G.R. 16.03.2015 - n° 103293 in attuazione dell'art. 10 del D.L. 104/2013 e D.M. 128/2015

PROGETTO ESECUTIVO

OGGETTO: PRIMARIA - IMPIANTO DI RISCALDAMENTO COLLETTORI

TAVOLA N°: Pr.Im.1 DATA: SETTEMBRE 2015 SCALA: 1:100

PROGETTISTA: Arch. CAROLA MARIANI
Iscritto all'Ordine degli Architetti della Provincia di Como al n° 928

PROGETTISTA: Arch. ROBERTO RABBIOSI
Iscritto all'Ordine degli Architetti della Provincia di Sondrio al n° 278

PROGETTISTA: Arch. MAURIZIO CORBETTA
Iscritto all'Ordine degli Architetti della Provincia di Lecco al n° 255

PROGETTISTA: Ing. ATTILIO BALITRO
Iscritto all'Ordine degli Ingegneri della Provincia di Sondrio al n° 144

CAROLA MARIANI MAURIZIO CORBETTA ARCHITETTI - 22044 RIVEROGGIO (CO) VIA MAZZINI N. 3, TEL. 031/409581 FAX 031/5091589 STUDIO TECNICO ASSOCIATO ING. A. BALITRO ARCH. R. RABBIOSI - 23017 ANDRESCAPO (SO) VIA FABRIZI N. 45