



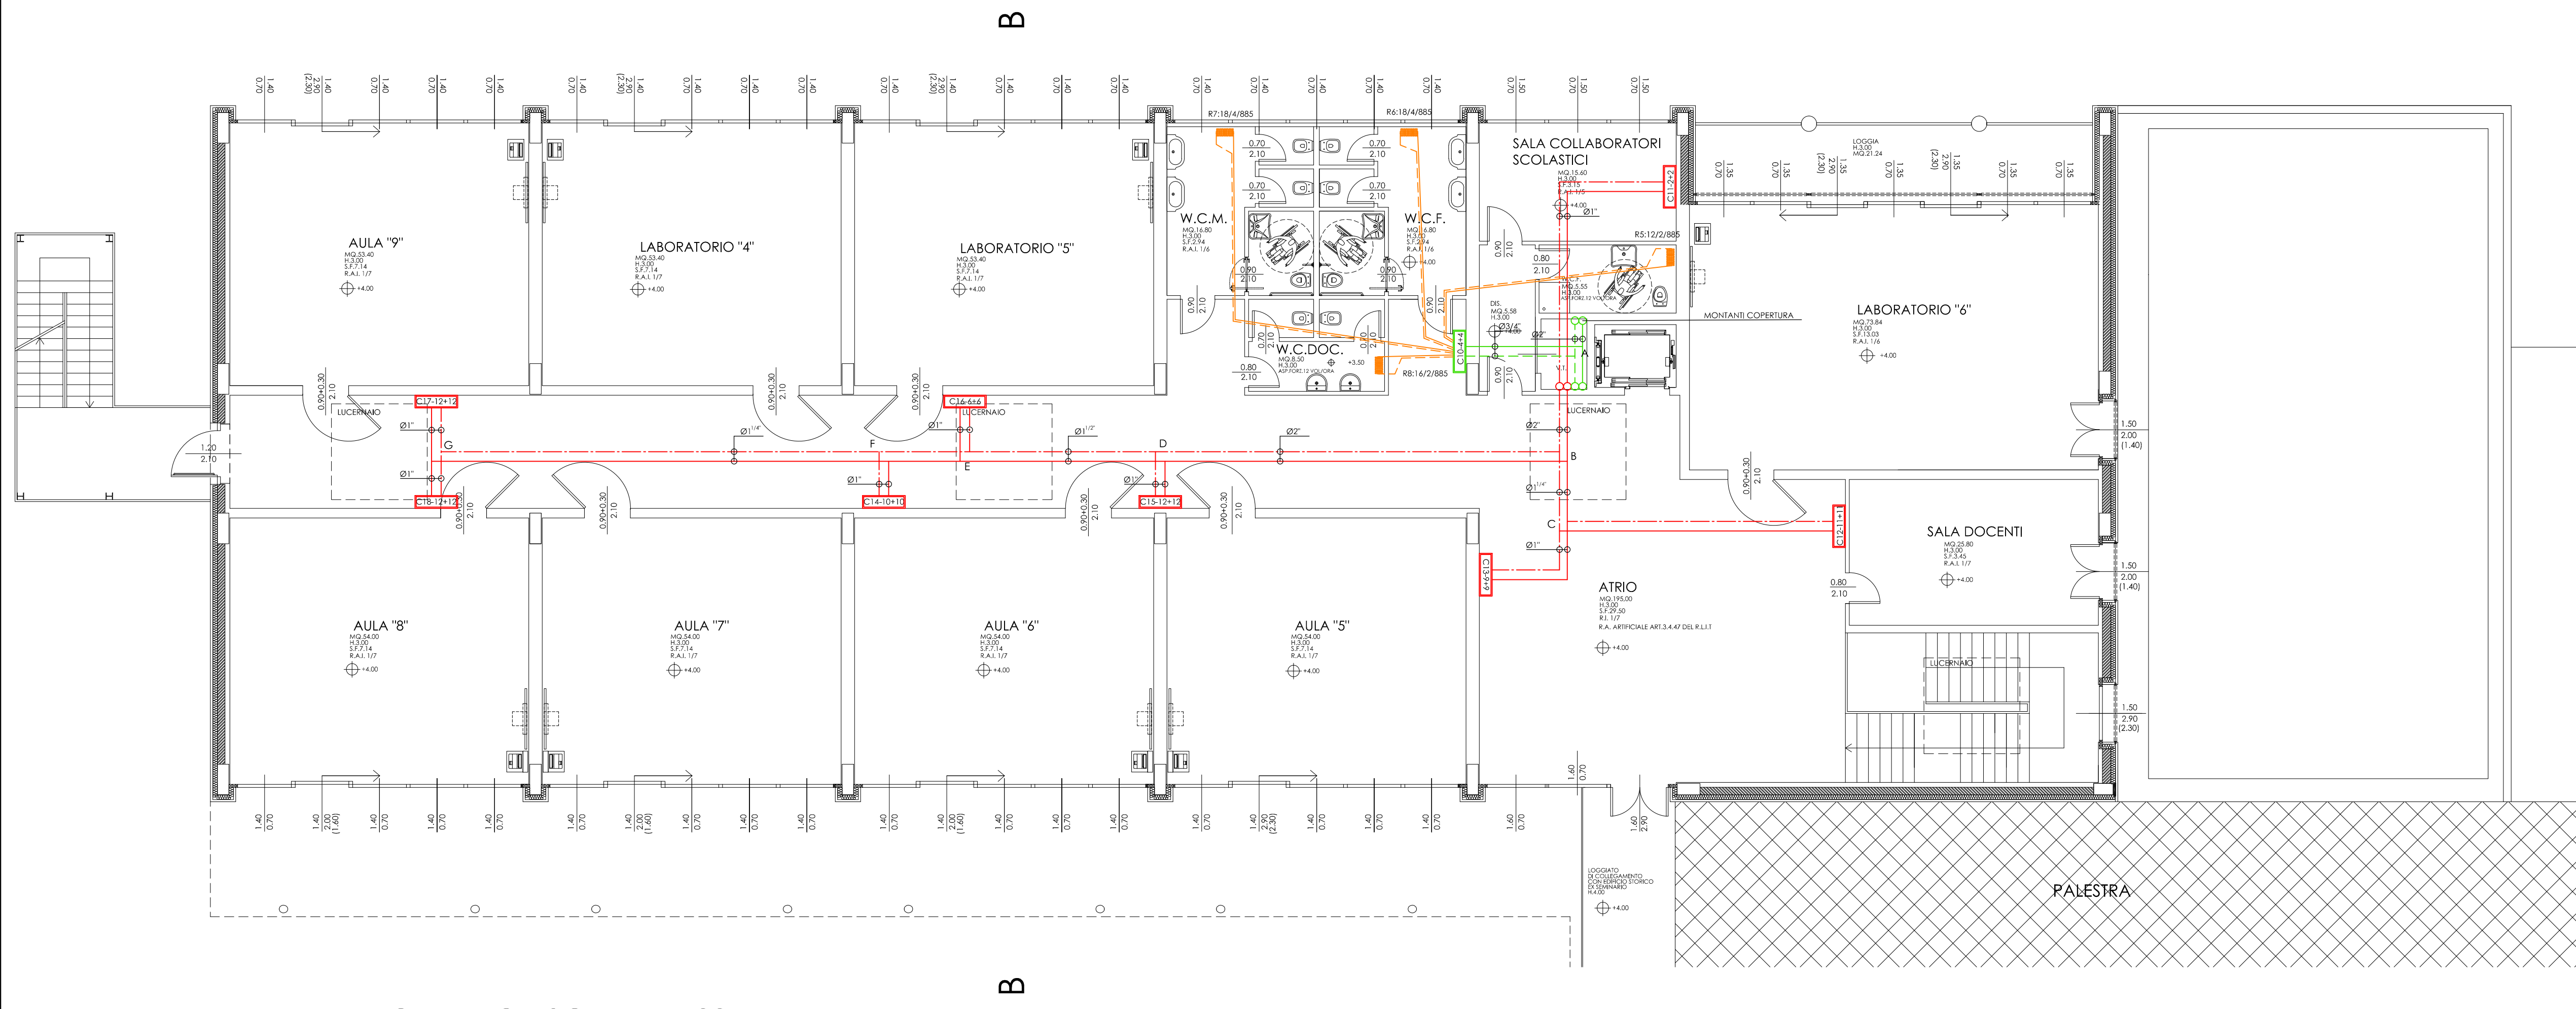

PIANTA PIANO PRIMO - SCALA 1:100

- LEGENDA
- Tubazione di riscaldamento alta temperatura
 - Tubazione di riscaldamento bassa temperatura
 - Tubazione di riscaldamento radiatori
 - Tubazione acqua fredda sanitario
 - Tubazione acqua calda sanitario
 - Collettore impianto riscaldamento
 - Collettore impianto sanitario
 - Radiatore TESI Irasap

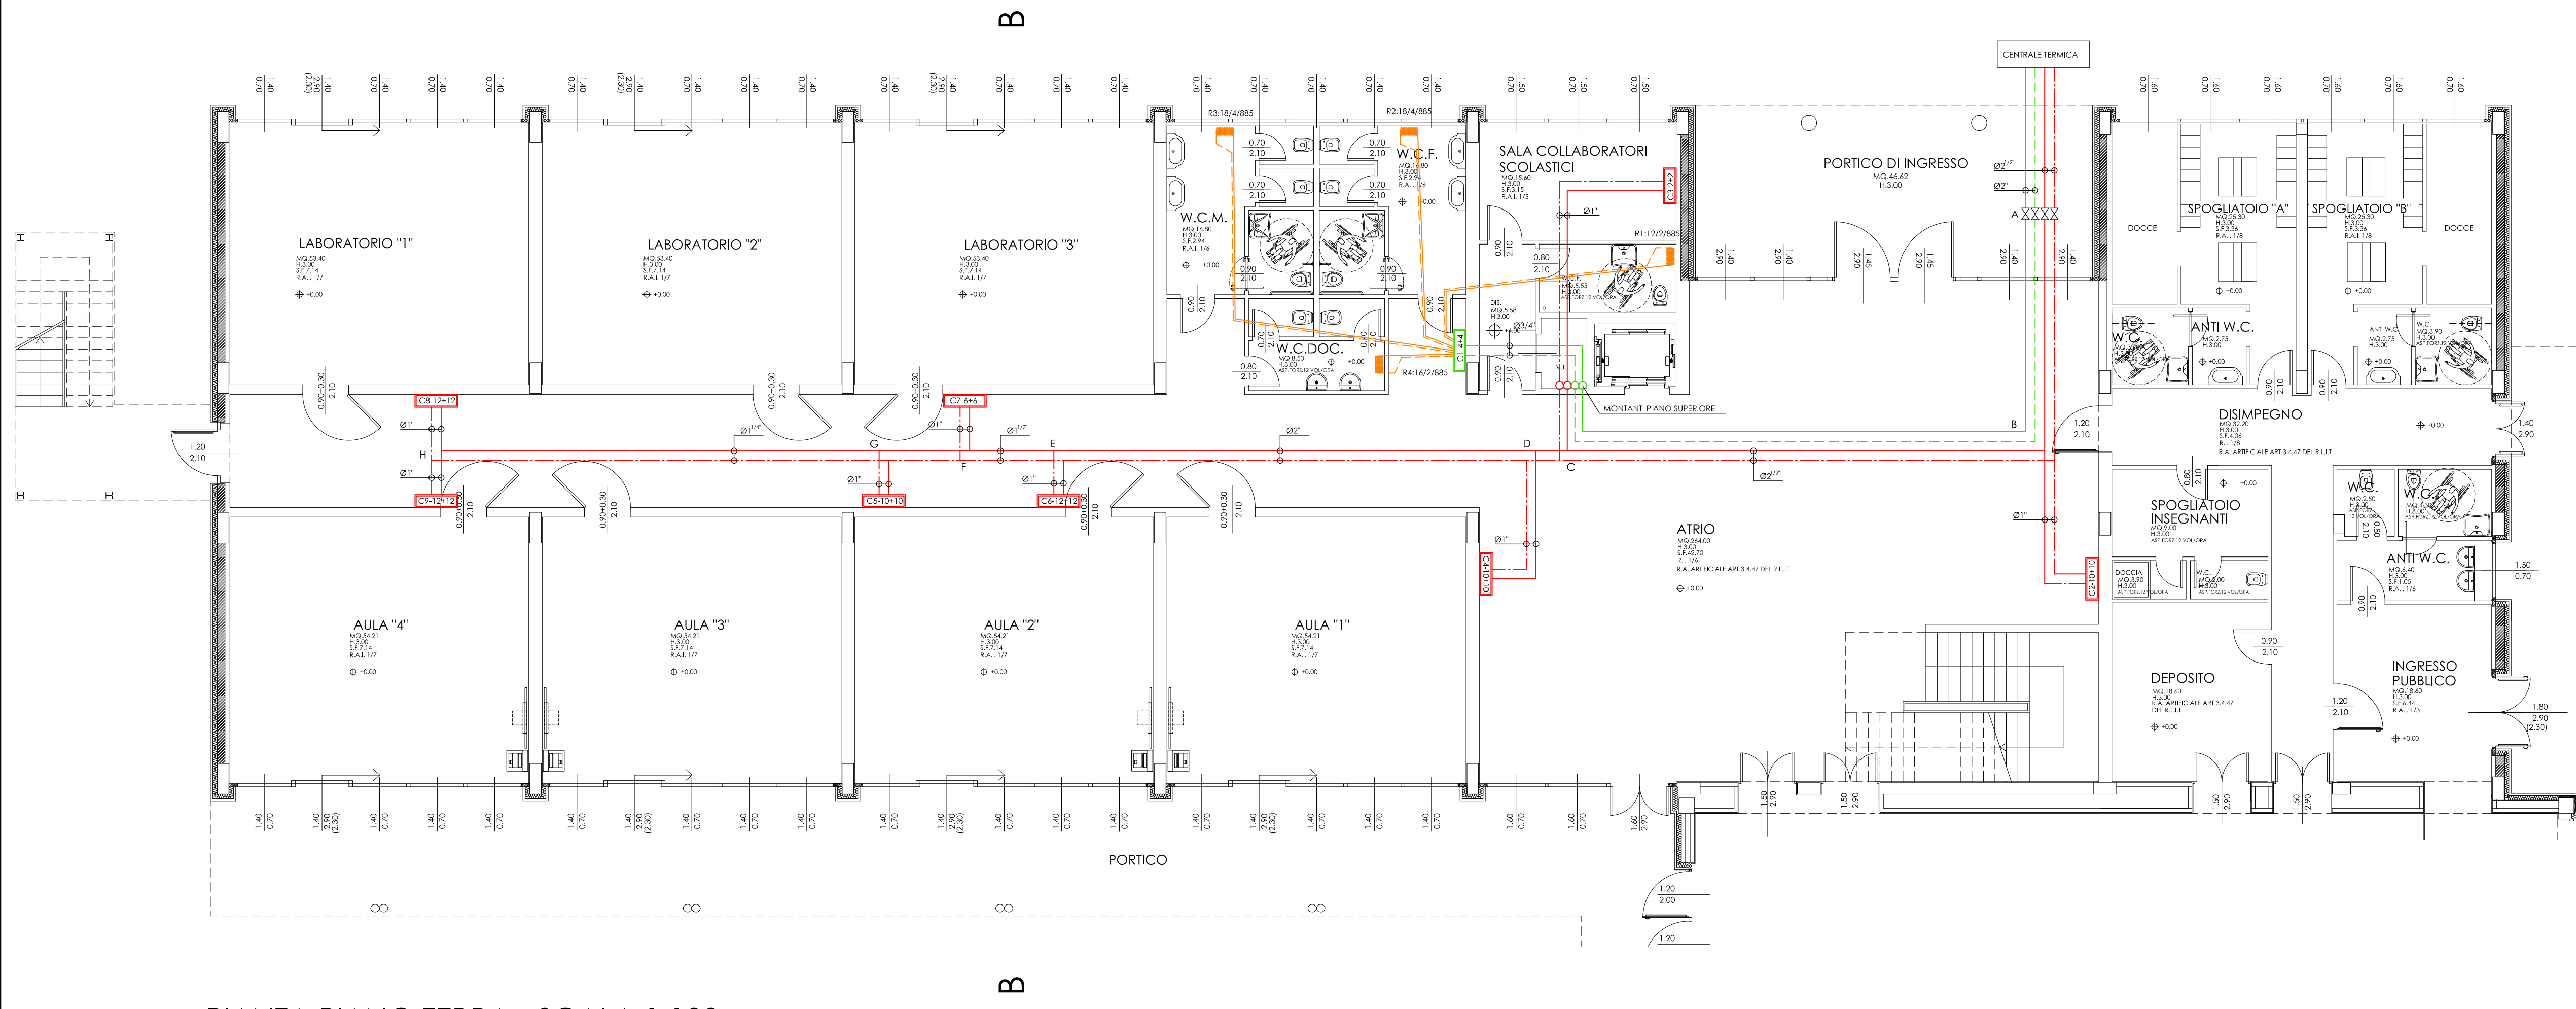

PIANTA PIANO TERRA - SCALA 1:100

COMUNE DI COLICO Provincia di Lecco			
RISTRUTTURAZIONE E RIGENERAZIONE DELL'EX "COLLEGIO SACRO CUORE" A SEDE DEL NUOVO CAMPUS SCOLASTICO DELL'ISTITUTO COMPRENSIVO STATALE "GALILEO GALILEI" DI COLICO - SCUOLA PRIMARIA E SCUOLA SECONDARIA DI PRIMO GRADO. Colico (Lc) - Via Sacro Cuore, Via Bacco, Via Campione, al fine della programmazione degli interventi di cui alla D.G.R. 16.03.2015 - n° 103293 in attuazione dell'art. 10 del D.L. 104/2013 e D.M. 128/2015			
PROGETTO ESECUTIVO			
OGGETTO: SECONDARIA - IMPIANTO DI RISCALDAMENTO COLLETTORI			
TAVOLA N°: Sc.Im.1		DATA: SETTEMBRE 2015	
		SCALA: 1:100	
PROGETTISTA: Arch. CAROLA MARIANI Iscritto all'Ordine degli Architetti della Provincia di Como al n° 928		PROGETTISTA: Arch. ROBERTO RABBIOSI Iscritto all'Ordine degli Architetti della Provincia di Sondrio al n° 276	
PROGETTISTA: Arch. MAURIZIO CORBETTA Iscritto all'Ordine degli Architetti della Provincia di Lecco al n° 255		PROGETTISTA: Ing. ATTILIO BALITRO Iscritto all'Ordine degli Ingegneri della Provincia di Sondrio al n° 144	
CAROLA MARIANI MAURIZIO CORBETTA ARCHITETTI - 22044 INVERIGO (CO) VIA MAZZINI N. 3, TEL. 031/609261 FAX 031/2591539 STUDIO TECNICO ASSOCIATO ING. A. BALITRO ARCH. R. RABBIOSI - 23017 MORBEGNO (SO) VIA FABIANI N. 45			