


PIANTA PIANO PRIMO – SCALA 1:100

LEGENDA

- Tubazione acqua calda sanitario —
- Tubazione acqua fredda sanitario —
- Tubazione di scarico - - -
- Collettore impianto sanitario ..F..C

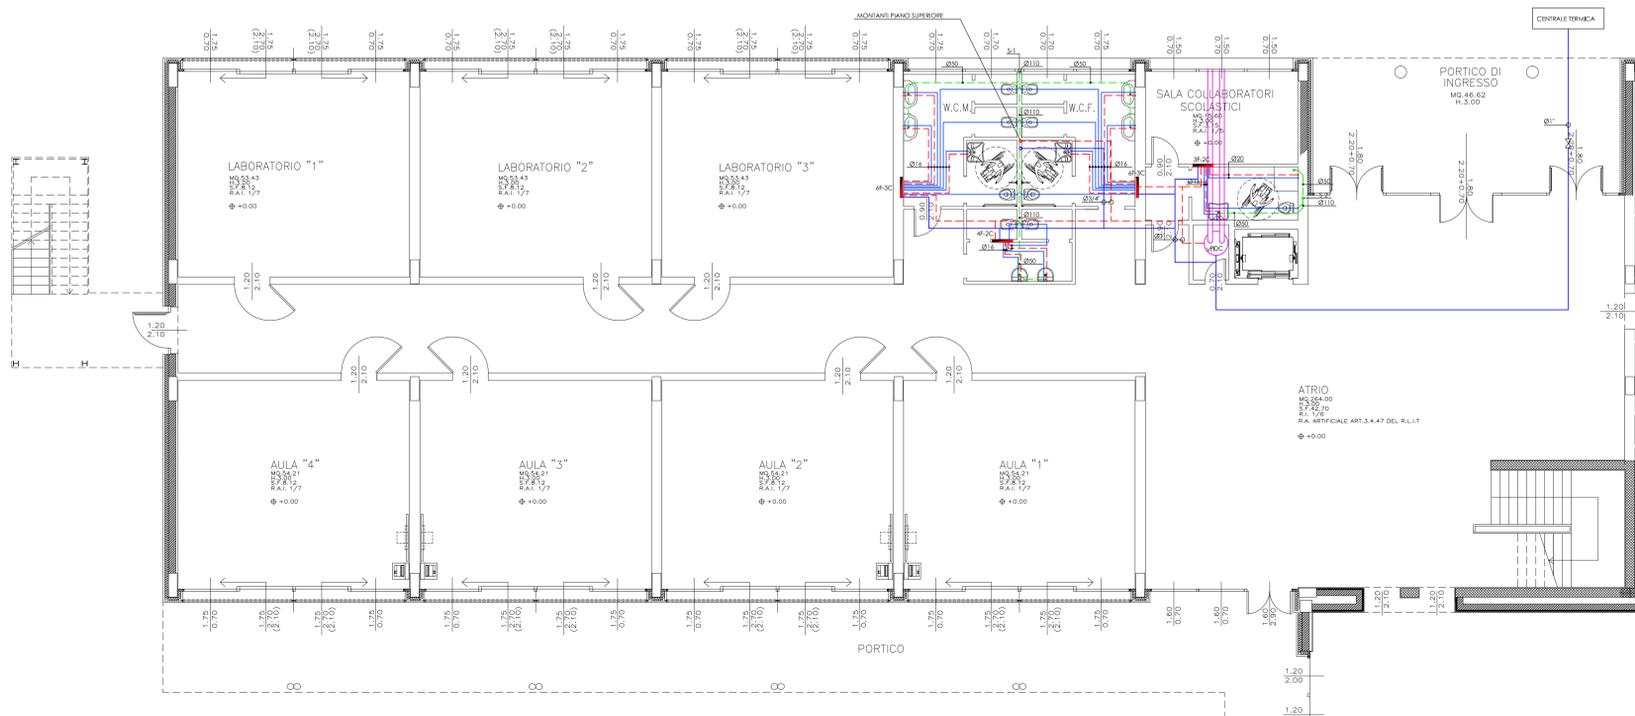

PIANTA PIANO TERRA – SCALA 1:100

COMUNE DI COLICO  
Provincia di Lecco

RISTRUTTURAZIONE E RIGENERAZIONE DELL'EX "COLLEGIO SACRO CUORE" A SEDE DEL NUOVO CAMPUS SCOLASTICO DELL'ISTITUTO COMPRESIVO STATALE "GALILEO GALILEI" DI COLICO - SCUOLA PRIMARIA E SCUOLA SECONDARIA DI PRIMO GRADO, Colico (Lc) - Via Sacro Cuore, Via Bacco, Via Campione, al fine della programmazione degli interventi di cui alla D.G.R. 16.03.2015 - n° 103293 in attuazione dell'art. 10 del D.L. 104/2013 e D.M. 128/2015

PROGETTO ESECUTIVO

OGGETTO:		
SECONDARIA - IMPIANTO DI IDRO-SANITARIO		
TAVOLA N°:	DATA:	SCALA:
<b>Sc.Im.2</b>	SETTEMBRE 2015	1:100
PROGETTISTA:	PROGETTISTA:	
Arch. CAROLA MARIANI <small>Iscritto all'Ordine degli Architetti della Provincia di Como al n° 928</small>	Arch. ROBERTO RABBIOSI <small>Iscritto all'Ordine degli Architetti della Provincia di Sondrio al n° 276</small>	
PROGETTISTA:	PROGETTISTA:	
Arch. MAURIZIO CORBETTA <small>Iscritto all'Ordine degli Architetti della Provincia di Lecco al n° 255</small>	Ing. ATTILIO BALITRO <small>Iscritto all'Ordine degli Ingegneri della Provincia di Sondrio al n° 144</small>	
CAROLA MARIANI MAURIZIO CORBETTA ARCHITETTI - 22044 INVERIGO (CO) VIA MAZZINI N. 3 TEL. 031/69261 FAX 031/259153P STUDIO TECNICO ASSOCIATO ING. A. BALITRO ARCH. R. RABBIOSI - 23017 MOREGNO (SO) VIA FABIANI N. 45		