


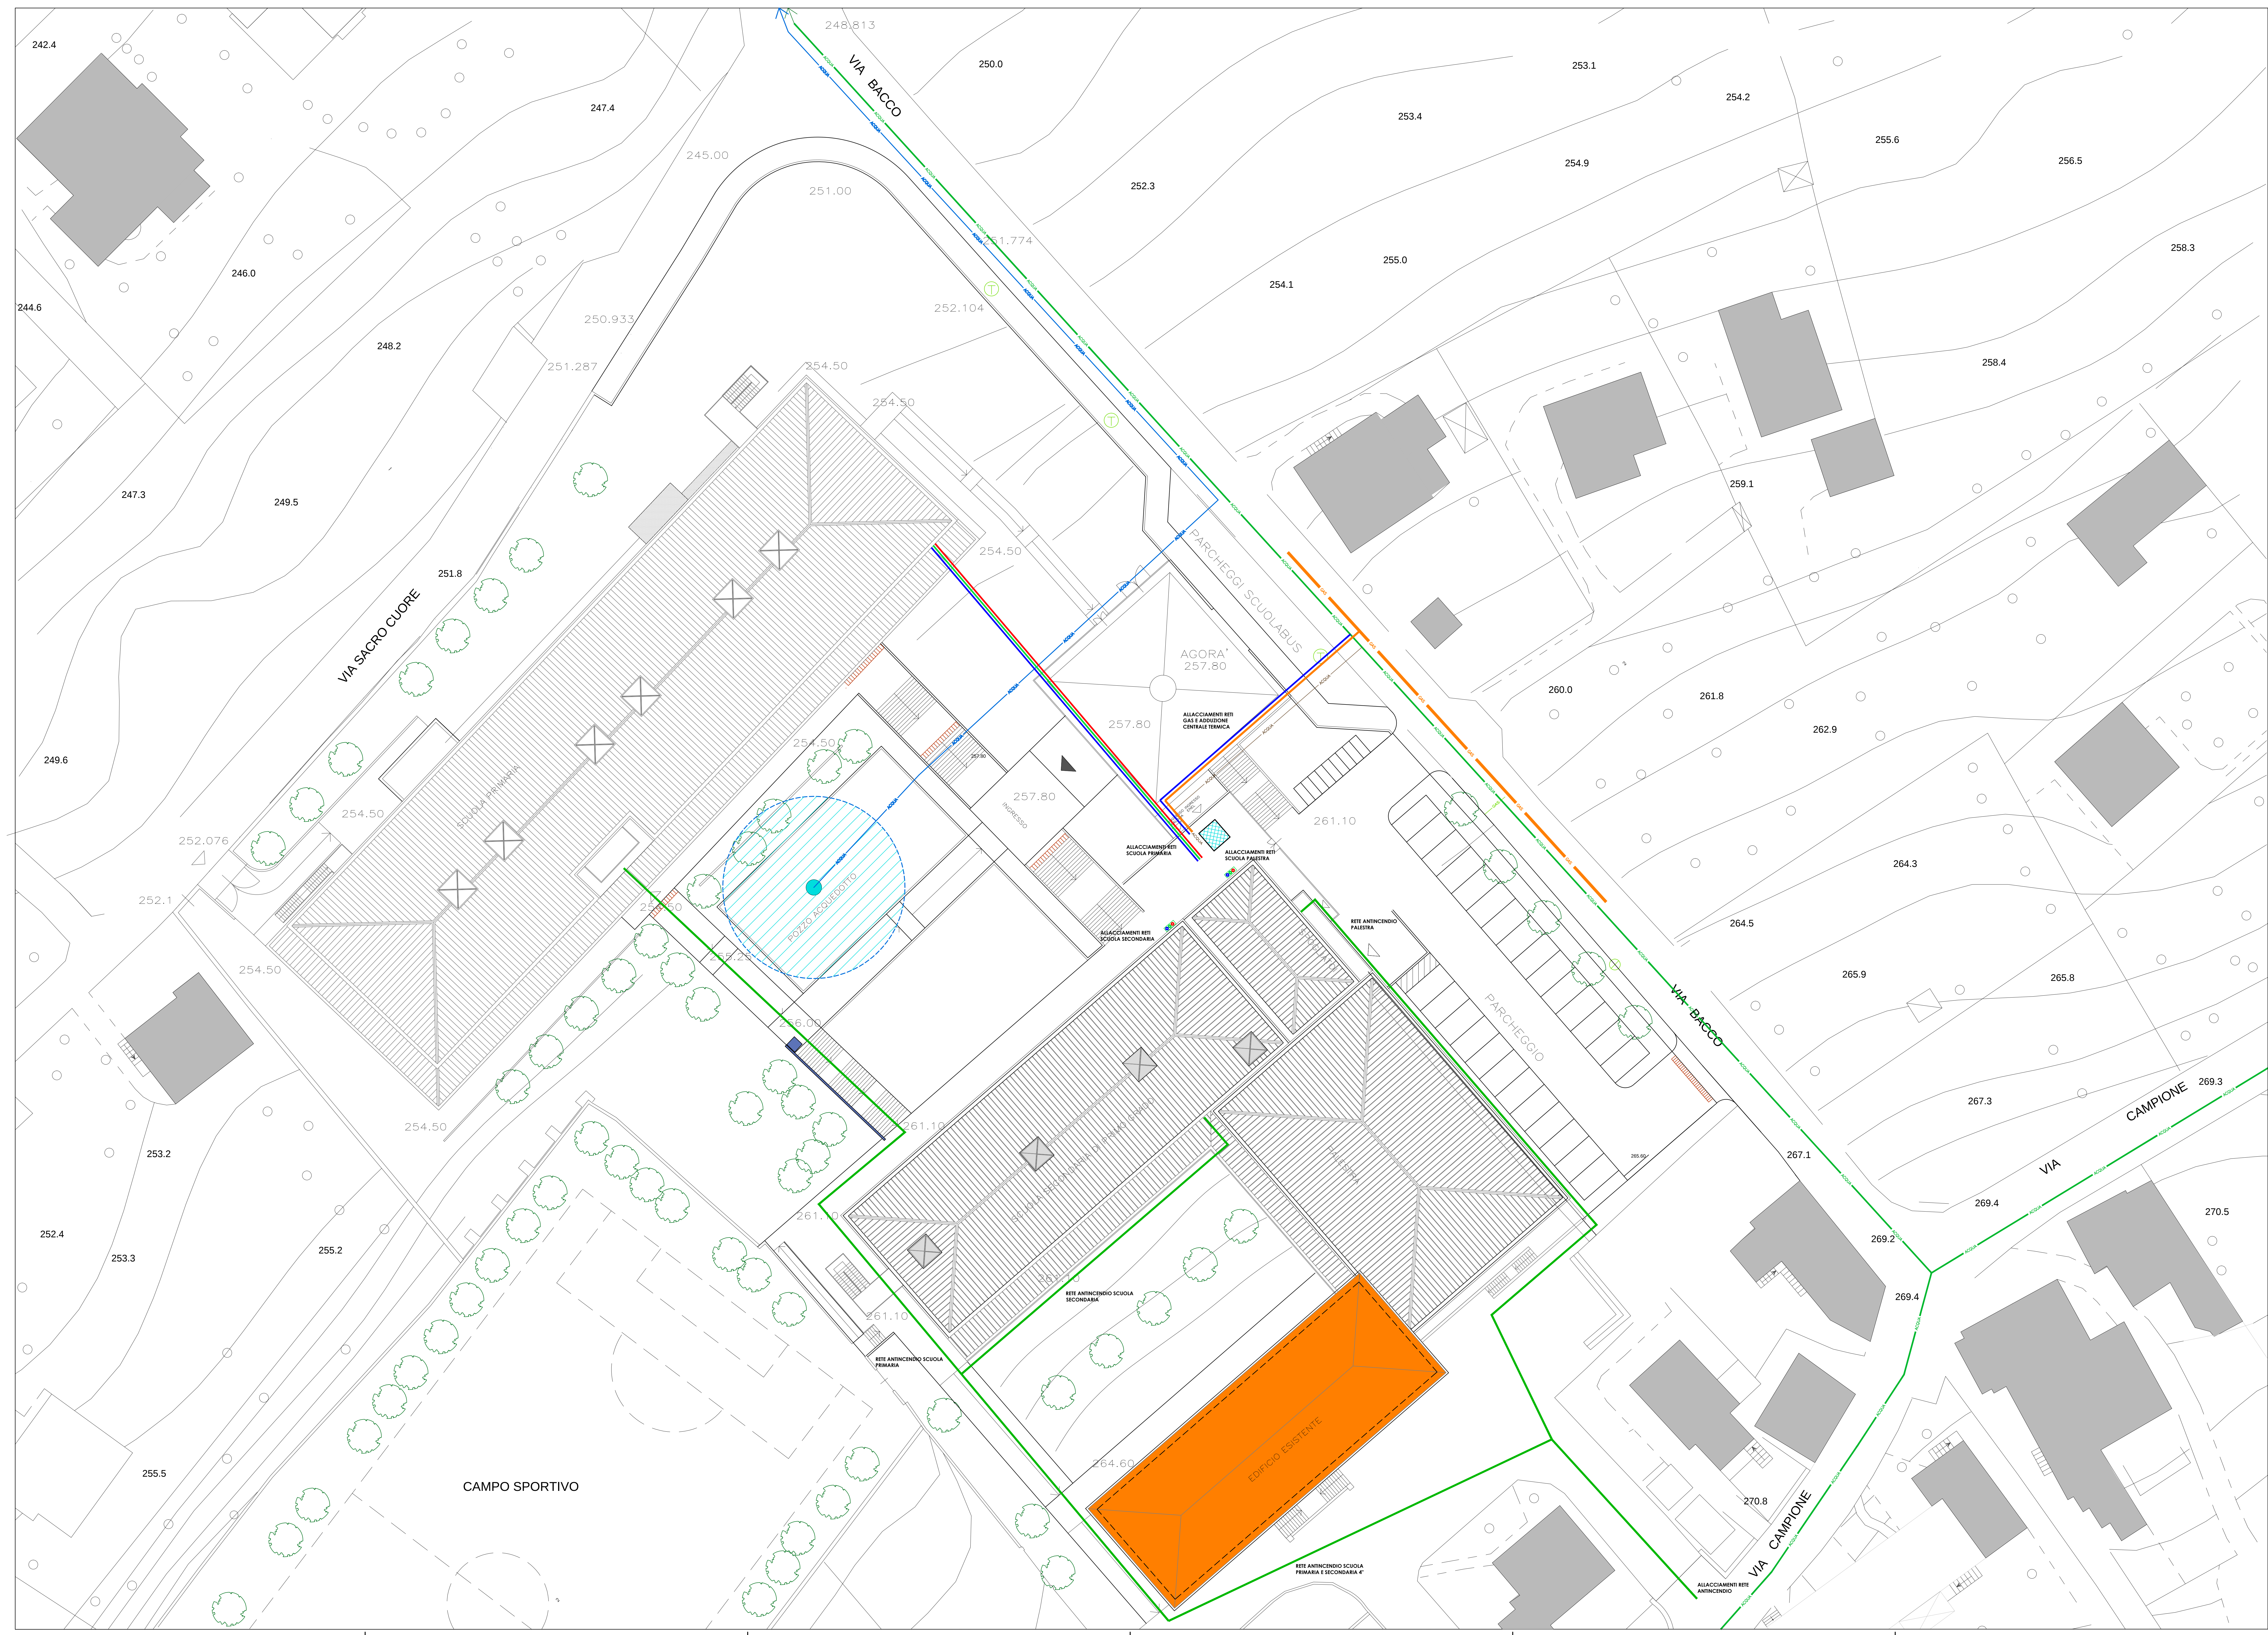

LEGENDA

- RETE ANTINCENDIO DI PROGETTO
- RETE GAS
- RETE RISCALDAMENTO ALTA TEMPERATURA
- RETE RISCALDAMENTO BASSA TEMPERATURA
- RETE ADDUZIONE

PARTICOLARI ALLACCIAMENTI RETE ANTINCENDIO:

- Rete antincendio primaria Ø4";
- Rete antincendio secondaria Ø3";
- Rete antincendio palestra Ø2"1/2.

PARTICOLARI ALLACCIAMENTI RETE RISCALDAMENTO:

- Rete riscaldamento alta temperatura primaria Ø4";
- Rete riscaldamento alta temperatura secondaria Ø2";
- Rete riscaldamento bassa temperatura secondaria Ø2"1/2;
- Rete riscaldamento alta temperatura palestra Ø1"1/2;
- Rete riscaldamento alimentazione UTA Ø3";

PARTICOLARI ALLACCIAMENTI RETE ADDUZIONE:

- Rete adduzione primaria Ø1"1/4;
- Rete adduzione secondaria Ø1";
- Rete adduzione palestra Ø1"1/4.

COMUNE DI COLICO
Provincia di Lecco

RISTRUTTURAZIONE E RIGENERAZIONE DELL'EX "COLLEGIO SACRO CUORE" A SEDE DEL NUOVO CAMPUS SCOLASTICO DELL'ISTITUTO COMPRESIVO STATALE "GAULLEO GAULET" DI COLICO - SCUOLA PRIMARIA E SCUOLA SECONDARIA DI PRIMO GRADO, Colico (Lc) - Via Sacro Cuore, Via Bacco, Via Campione, al fine della programmazione degli interventi di cui alla D.G.R. 16/03/2015 - n° 103293 in attuazione dell'art. 10 del D.L. 104/2013 e D.M. 128/2015

PROGETTO ESECUTIVO

OGGETTO:
PLANIMETRIA COLLEGAMENTI ALLE RETI ESTERNE

TAVOLA N°:
All.a

DATA:
SETTEMBRE 2015

SCALA:
1:200

PROGETTISTA:
Arch. CAROLA MARIANI
Iscritto all'Ordine degli Architetti della Provincia di Como al n° 928

PROGETTISTA:
Arch. ROBERTO RABBOCI
Iscritto all'Ordine degli Architetti della Provincia di Sondrio al n° 276

PROGETTISTA:
Arch. MAURIZIO CORBETTA
Iscritto all'Ordine degli Architetti della Provincia di Sondrio al n° 255

PROGETTISTA:
Ing. ATTILIO BALFRO
Iscritto all'Ordine degli Ingegneri della Provincia di Sondrio al n° 144

CAROLA MARIANI MAURIZIO CORBETTA ARCHITETTI - 22044 PINO VERDE (CO) VIA MAIRALI 3 TEL. 0331/911039
BUREAU TECNICO ASSOCIATO ING. A. BALFRO ARCH. R. RABBOCI - 28017 ACEREGGIO (VC) VIA TANNA N. 45