
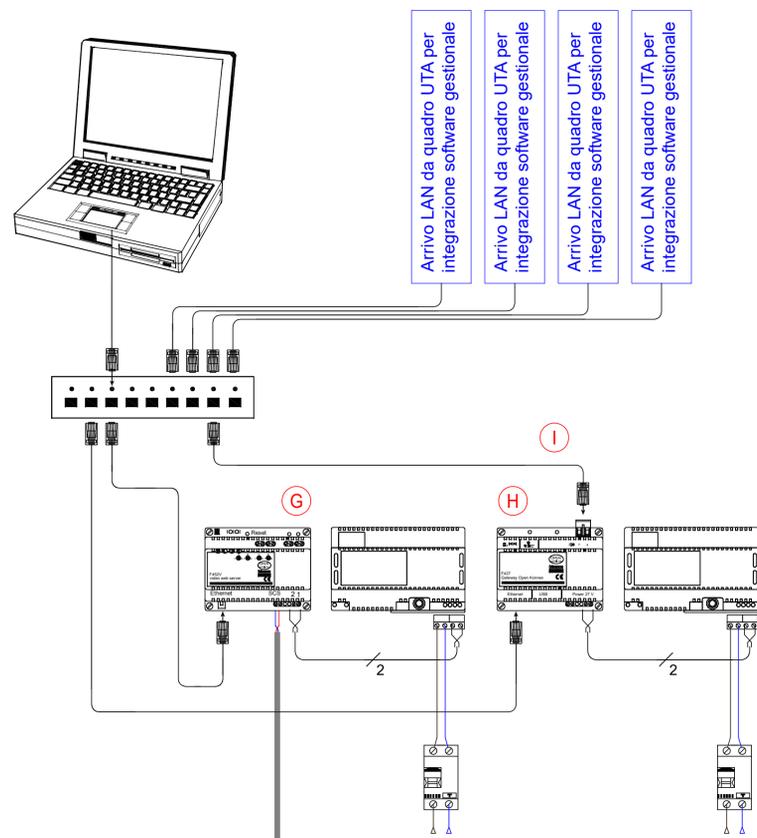


(A)	CENTRALE TERMOREGOLAZIONE
(B)	ALIMENTATORE SISTEMA TERMOREGOLAZIONE
(C)	SONDE AMBIENTE ZONA BASSA TEMPERATURA
(D)	INTERFACCIA CONSENSO POMPA
(E)	ATTUATORE PER ALIMENTAZIONE TESTE TERMOELETTRICHE
(F)	SONDE AMBIENTE ZONA BASSA TEMPERATURA
(G)	WEB SERVER PER GESTIONE REMOTA
(H)	INTERFACCIA SISTEMA GESTIONE UTA
(I)	LAN DA QUADRO GESTIONE UTA
(L)	ETHERNET SWITCH
(M)	INTERFACCIA SISTEMI

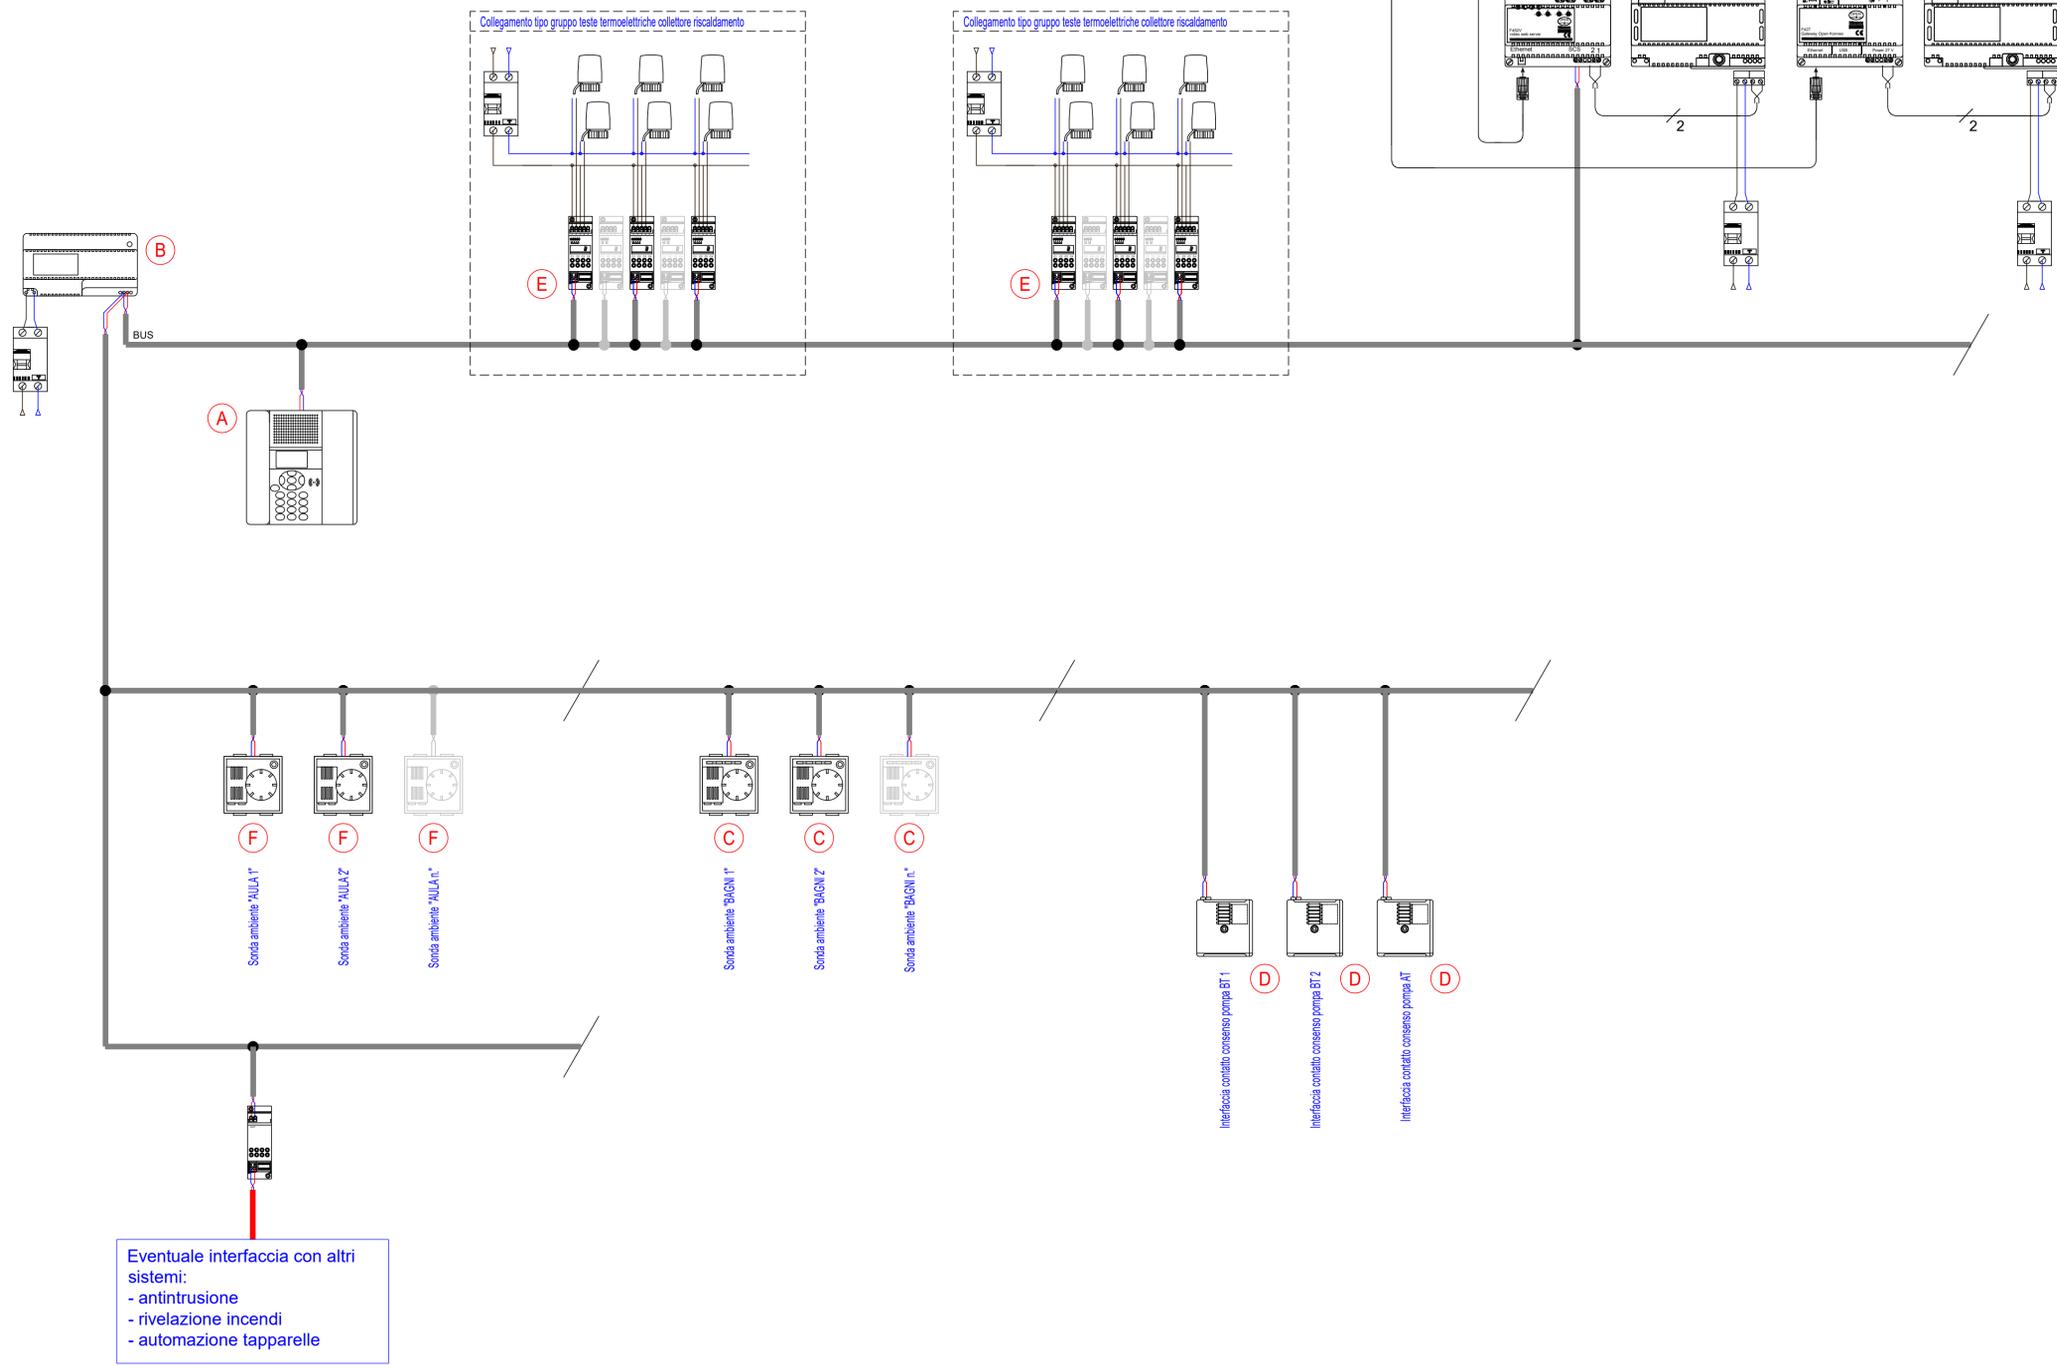

COMUNE DI COLICO
Provincia di Lecco

RISTRUTTURAZIONE E RIGENERAZIONE DELL'EX "COLLEGIO SACRO CUORE" A SEDE DEL NUOVO CAMPUS SCOLASTICO DELL'ISTITUTO COMPRESIVO STATALE "GALILEO GALILEI" DI COLICO SCUOLA PRIMARIA E SECONDARIA DI PRIMO GRADO Colico (LC)
Via sacro Cuore, Via Bacco, Via Campione, al fine della programmazione degli interventi di cui alla D.G.R. 16.03.2015 - n° 103293 in attuazione dell'Art. 10 del D.L. 104/2013 e D.M. 128 /2015

SERVIZIO DI PROGETTAZIONE DEFINITIVA- ESECUTIVA E COORDINAMENTO DELLA SICUREZZA IN FASE DI PROGETTAZIONE DEI LAVORI DI RISTRUTTURAZIONE E RIGENERAZIONE DELL'EX "COLLEGIO SACRO CUORE" A SEDE DEL NUOVO CAMPUS SCOLASTICO DELL'ISTITUTO COMPRESIVO STATALE "GALILEO GALILEI" DI COLICO - SCUOLA PRIMARIA E SCUOLA SECONDARIA DI PRIMO GRADO - 2° LOTTO - CIG: Z8D1CAE788

PROGETTO DEFINITIVO / ESECUTIVO

OGGETTO:
IMPIANTO ELETTRICO
Schema architettura impianto di regolazione a servizio dell'edificio denominato "scuola primaria"

TAVOLA: IE09	DATA: FEBBRAIO 2017	SCALA: 1:100
PROGETTISTA: Dott. Ing. Simonpietro Angelone iscritto all'Ordine degli Ingegneri della Provincia di Sondrio al n. 348	COLLABORATORE ESTERNO: Per. Ind. Nobili Michele iscritto al Collegio dei Periti Industriali e Periti Industriali Laureati della Provincia di Sondrio al n. 173	

REVISIONI:		
N	DATA	DESCRIZIONE
0	13.02.2017	PRIMA EMISSIONE
1		
2		