



|  |   |
|--|---|
|  | PUNTO DI SEGNALAZIONE MANUALE CONFORME ALLA UNI EN 54-11 INDICATO COME DA UNI 7546-16 |
|  | DELIMITAZIONE SUDDIVISIONE DELL'AREA IN ZONE SECONDO UNI 9795 art. 5.2                |
|  | RIVELATORE DI FUMO  |
|  | RIVELATORE DI FUMO NEL CONTROSOFFITTO E/O SOTTOPAVIMENTO CON RIPETITORE LED           |
|  | CENTRALE DI CONTROLLO E SEGNALAZIONE  |
|  | TARGA OTTICO ACUSTICA   |
|  | DIFFUSORE ACUSTICO IMPIANTO EVACUAZIONE VOCALE  |

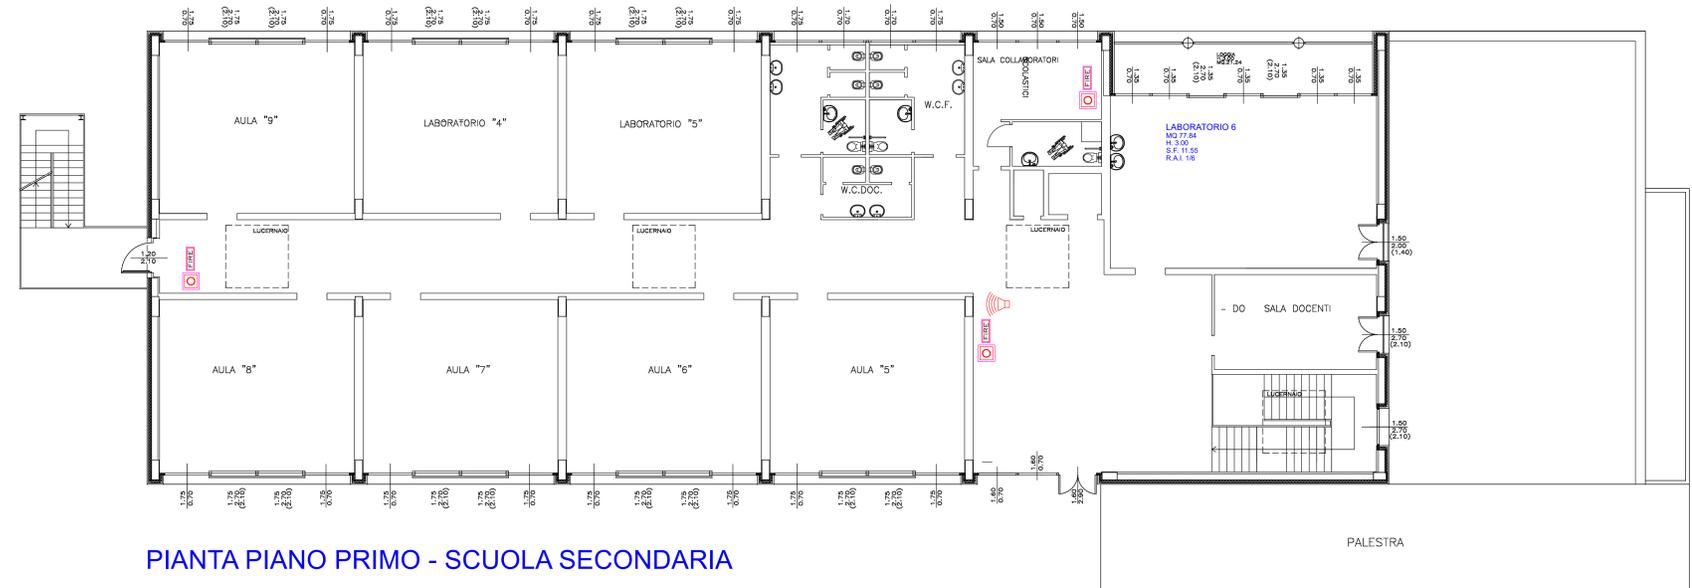

PIANTA PIANO PRIMO - SCUOLA SECONDARIA

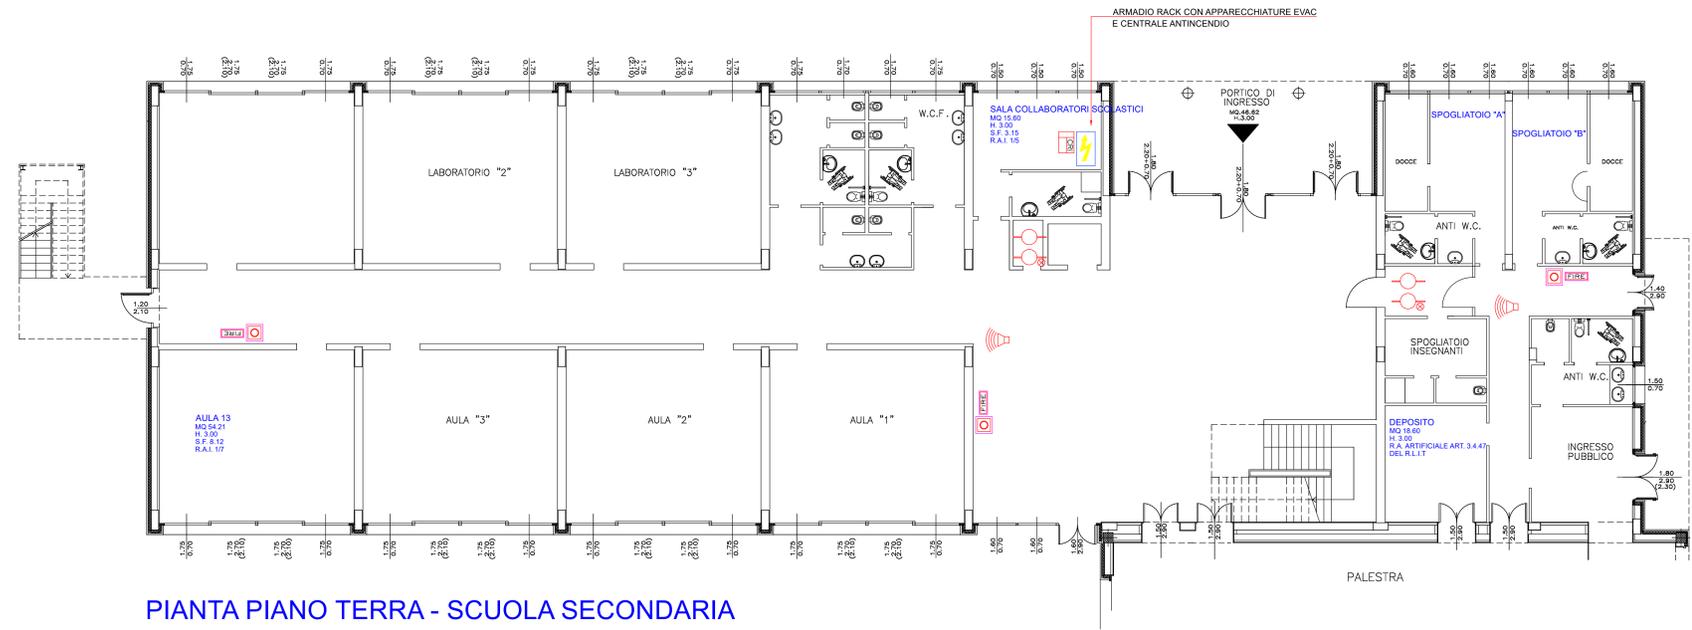

PIANTA PIANO TERRA - SCUOLA SECONDARIA

**COMUNE DI COLICO**  
Provincia di Lecco

RISTRUTTURAZIONE E RIGENERAZIONE DELL'EX "COLLEGIO SACRO CUORE" A SEDE DEL NUOVO CAMPUS SCOLASTICO DELL'ISTITUTO COMPRESIVO STATALE "GALILEO GALILEI" DI COLICO SCUOLA PRIMARIA E SECONDARIA DI PRIMO GRADO Colico (LC)  
Via sacro Cuore, Via Bacco, Via Campione, al fine della programmazione degli interventi di cui alla D.G.R. 16.03.2015 - n° 103293 in attuazione dell'Art. 10 del D.L. 104/2013 e D.M. 128 /2015

SERVIZIO DI PROGETTAZIONE DEFINITIVA- ESECUTIVA E COORDINAMENTO DELLA SICUREZZA IN FASE DI PROGETTAZIONE DEI LAVORI DI RISTRUTTURAZIONE E RIGENERAZIONE DELL'EX "COLLEGIO SACRO CUORE" A SEDE DEL NUOVO CAMPUS SCOLASTICO DELL'ISTITUTO COMPRESIVO STATALE "GALILEO GALILEI" DI COLICO - SCUOLA PRIMARIA E SCUOLA SECONDARIA DI PRIMO GRADO - 2° LOTTO - CIG. Z8D1CAE788

### PROGETTO DEFINITIVO / ESECUTIVO

OGGETTO: **IMPIANTO ELETTRICO**  
Schema planimetrico impianto rivelazione e segnalazione allarme d'incendio e di evacuazione sonora a servizio dell'edificio denominato "scuola secondaria"

|                     |                     |              |
|---------------------|---------------------|--------------|
| TAVOLA: <b>IE13</b> | DATA: FEBBRAIO 2017 | SCALA: 1:100 |
|---------------------|---------------------|--------------|

|   |  |
|---|--|
| PROGETTISTA:<br>Dott. Ing. Simogneto Angelone<br>iscritto all'Ordine degli Ingegneri della Provincia di Sondrio al n. 348 | COLLABORATORE ESTERNO:<br>Per. Ind. Nobili Michele<br>iscritto al Collegio dei Periti Industriali e Periti Industriali Laureati della Provincia di Sondrio al n. 173 |
|---|--|

| REVISIONI: |                            |
|------------|----------------------------|
| N          | DESCRIZIONE                |
| 0          | 13.02.2017 PRIMA EMISSIONE |
| 1          |                            |
| 2          |                            |