



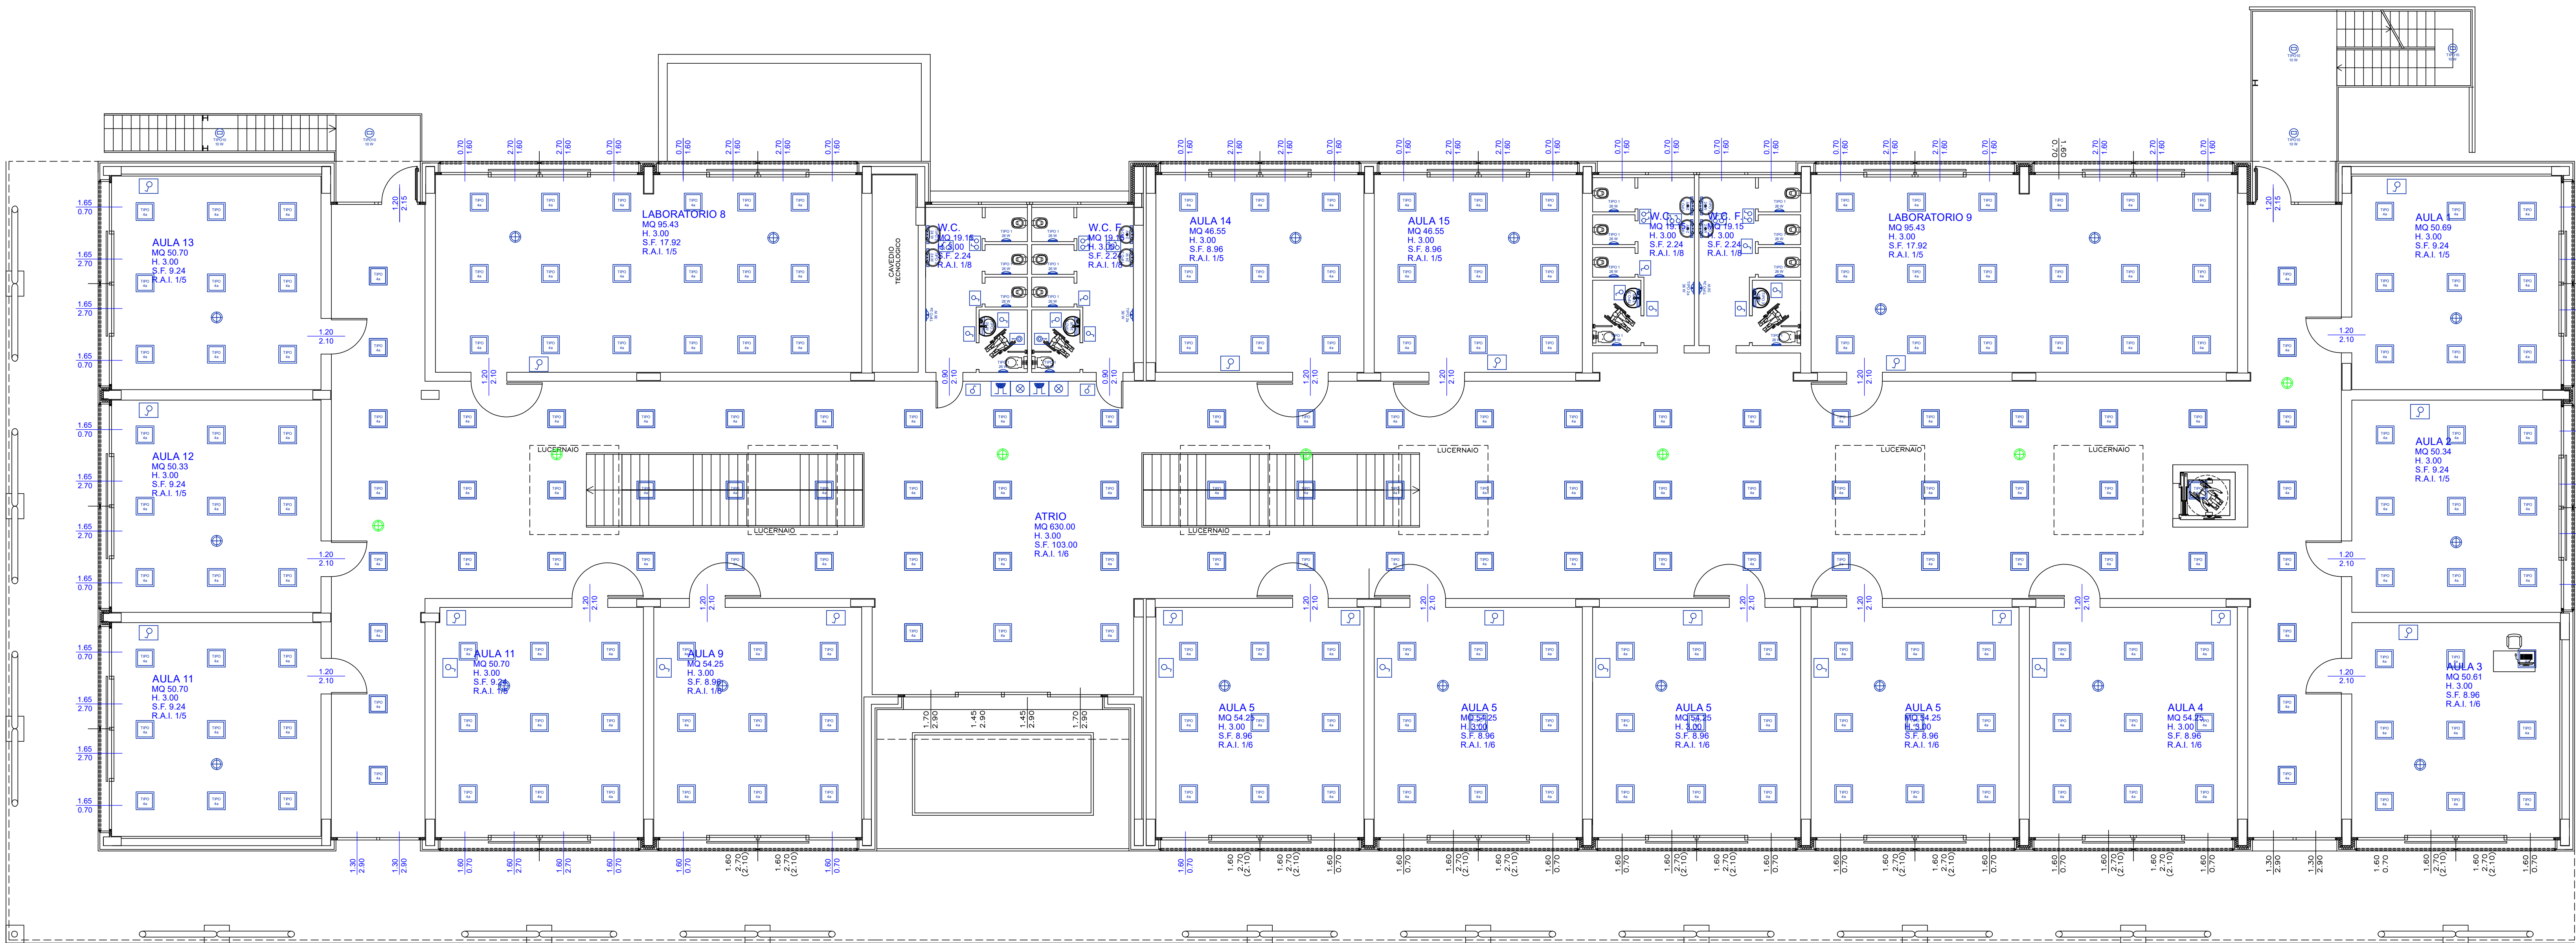


PIANTA PIANO PRIMO - SCUOLA PRIMARIA

NOTA
L'accensione manuale, in presenza di sistema di regolazione automatica del flusso luminoso e rilevamento di presenza persona, deve essere in grado di forzare il sistema anche in caso di guasto

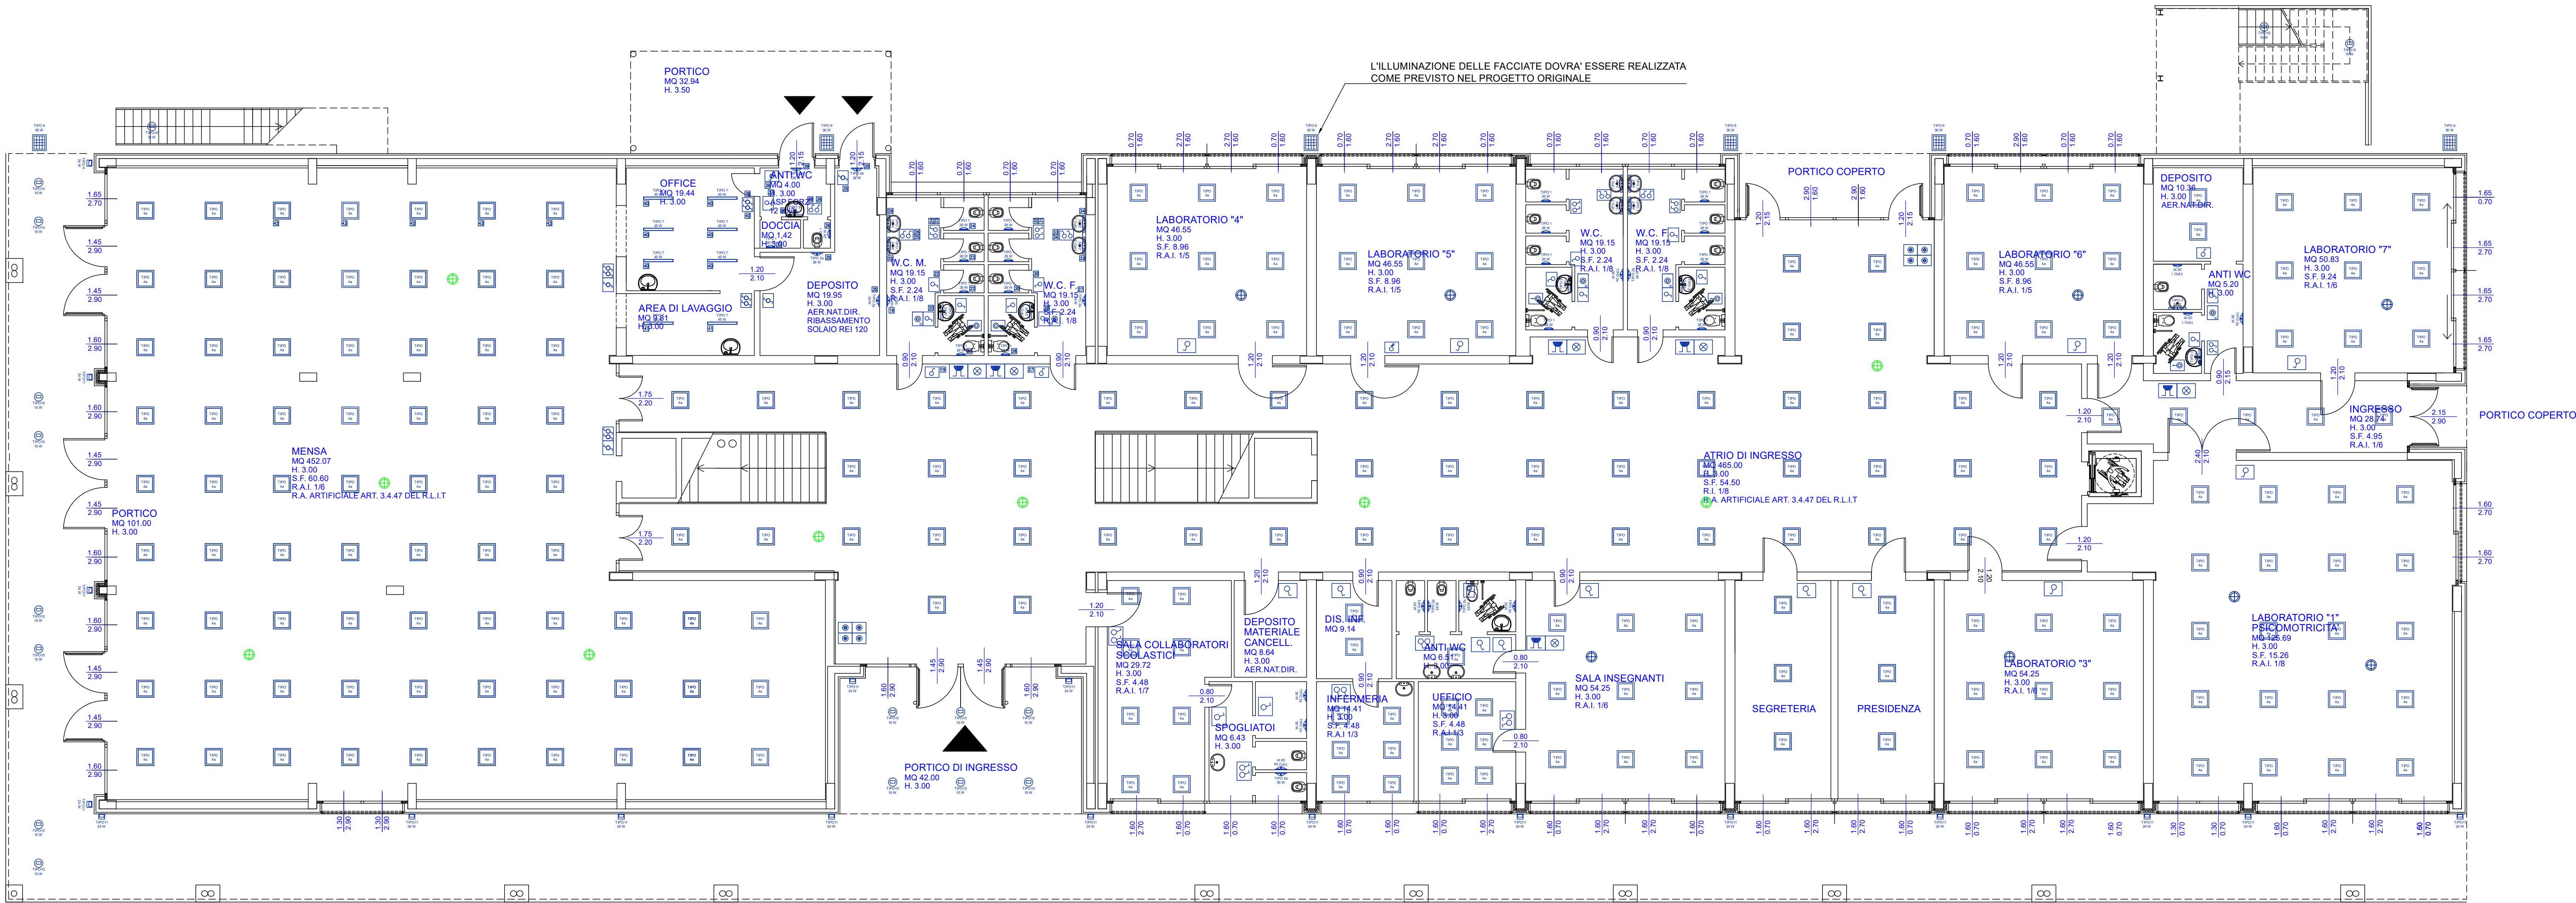

PIANTA PIANO TERRA - SCUOLA PRIMARIA

+	SENSORE FOTOSENSIBILE CON RIVELATORE PRESENZA PERSONA COMANDO DIMMER LAMPADE ABBINATO A SISTEMA CONTROLLO LUCE LOCALE
+	SENSORE FOTOSENSIBILE CON RIVELATORE PRESENZA PERSONA COMANDO DIMMER LAMPADE ABBINATO A SISTEMA CONTROLLO LUCE LOCALE - ACCENSIONE FORZATA CON CONTATTO ESTERNO
+	PLAFONIERA LED PANEL 27 W CON REATTORE DALI - 4000K - 3700lm - CRI 80
+	DEVIATORE PER COMANDO LUCE
+	INTERRUTTORE PER COMANDO LUCE
+	PULSANTE A TIRANTE ALLARME BAGNI
+	AVVISATORE OTTICO ACUSTICO CHIAMATA DISABILI
+	PULSANTE DI RESET CHIAMATA DISABILI
+	ACCENSIONE LUCE CON PULSANTE LUMINOSO

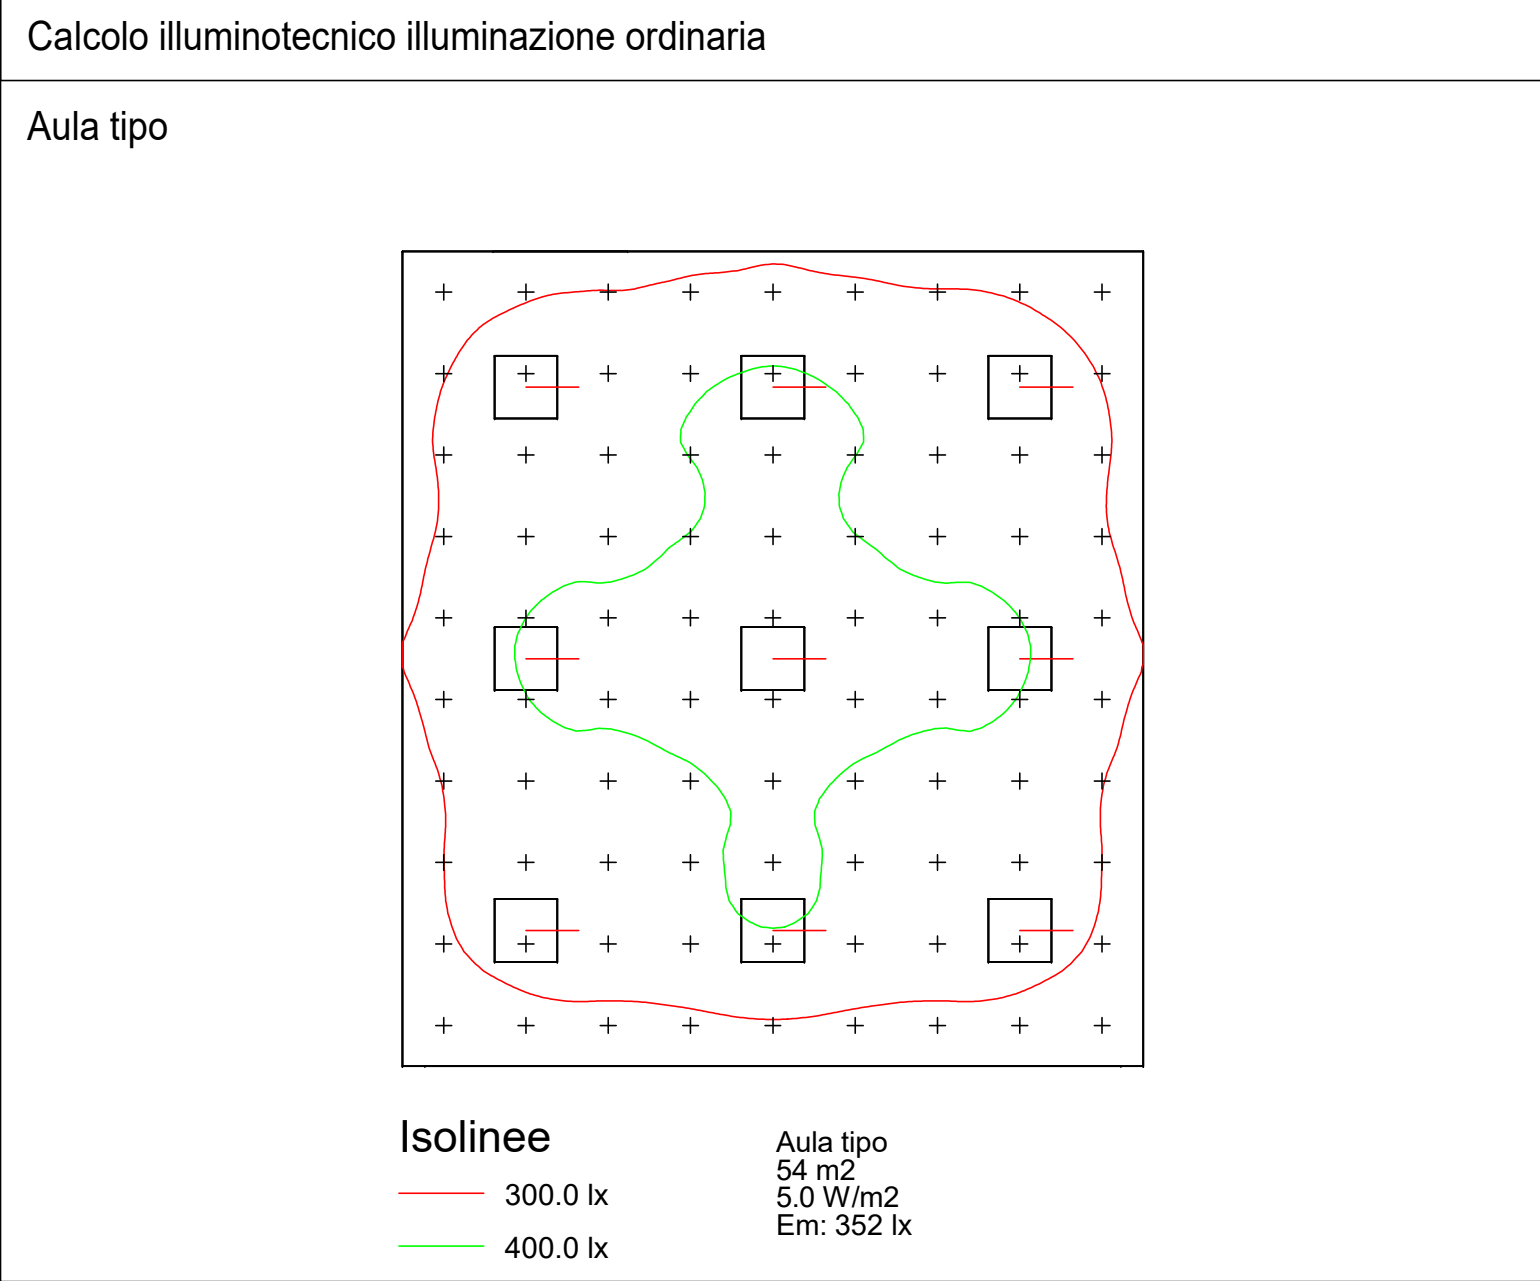

 COMUNE DI COLICO Provincia di Lecco	
RISTRUTTURAZIONE E RIGENERAZIONE DELL'EX "COLLEGIO SACRO CUORE" A SEDE DEL NUOVO CAMPUS SCOLASTICO DELL'ISTITUTO COMPRENSIVO STATALE "GALILEO GALILEI" DI COLICO SCUOLA PRIMARIA E SECONDARIA DI PRIMO GRADO Colico (LC) Via sacro Cuore, Via Bacco, Via Campione, al fine della programmazione degli interventi di cui alla D.G.R. 16.03.2015 - n° 103293 in attuazione dell'Art. 10 del D.L. 104/2013 e D.M. 128 /2015	
SERVIZIO DI PROGETTAZIONE DEFINITIVA - ESECUTIVA E COORDINAMENTO DELLA SICUREZZA IN FASE DI PROGETTAZIONE DEI LAVORI DI RISTRUTTURAZIONE E RIGENERAZIONE DELL'EX "COLLEGIO SACRO CUORE" A SEDE DEL NUOVO CAMPUS SCOLASTICO DELL'ISTITUTO COMPRENSIVO STATALE "GALILEO GALILEI" DI COLICO - SCUOLA PRIMARIA E SCUOLA SECONDARIA DI PRIMO GRADO - 2° LOTTO - CIG: Z8D1CAE788	
PROGETTO DEFINITIVO / ESECUTIVO	
OGGETTO: IMPIANTO ELETTRICO Schema planimetrico impianto illuminazione ordinaria a servizio dell'edificio denominato "scuola primaria"	
TAVOLA: IE02	DATA: FEBBRAIO 2017
PROGETTISTA: Dott. Ing. Simonpietro Angelone iscritto all'Ordine degli Ingegneri della Provincia di Sondrio al n. 348	SCALA: 1:100 COLLABORATORE ESTERNO: Per. Ind. Nobili Michele iscritto al Collegio dei Periti Industriali e Periti Industriali Laureati della Provincia di Sondrio al n. 173
REVISIONI:	
N	DATA
0	13.02.2017
1	PRIMA EMISSIONE
2	