



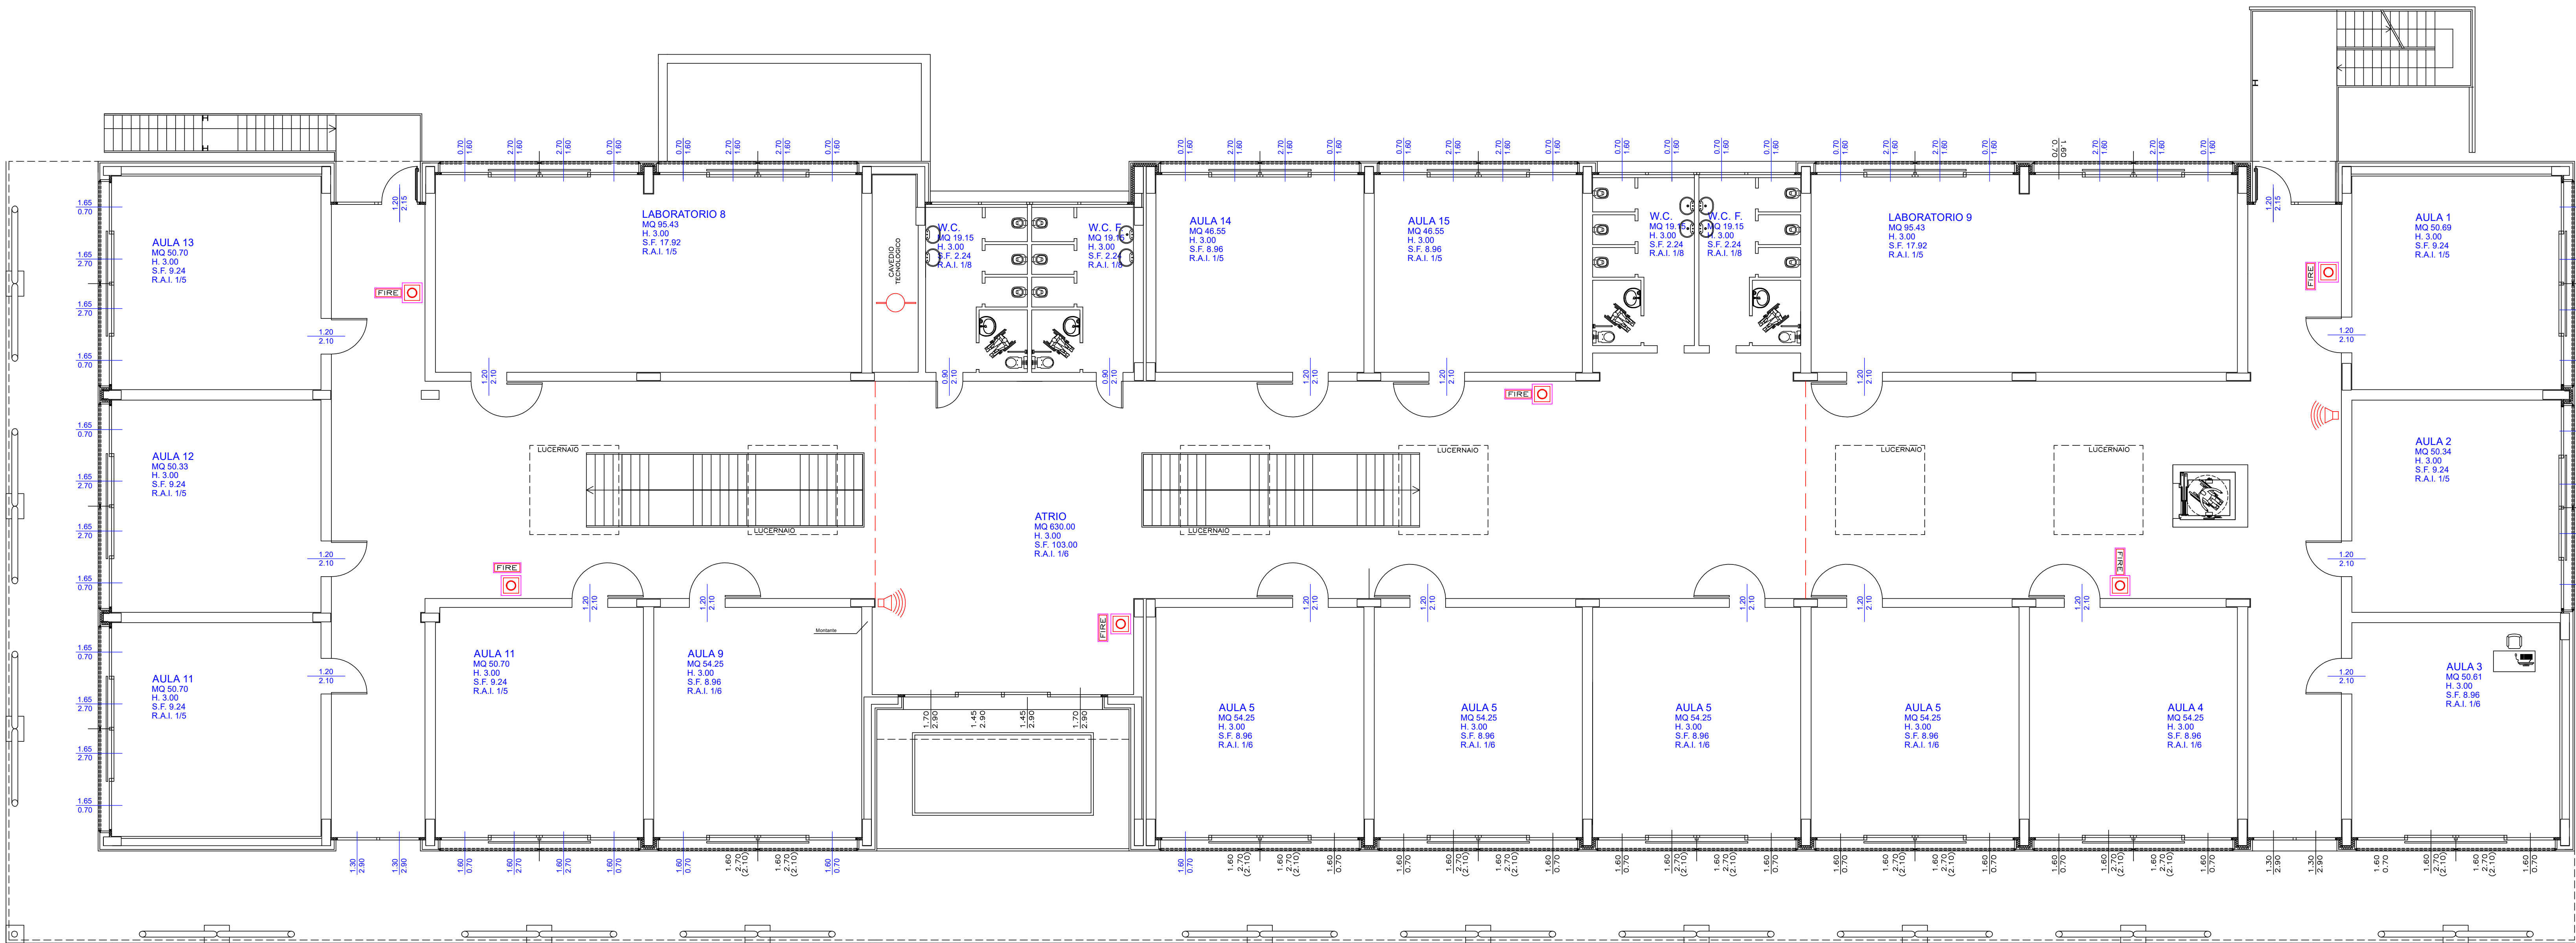

PIANTA PIANO PRIMO - SCUOLA PRIMARIA

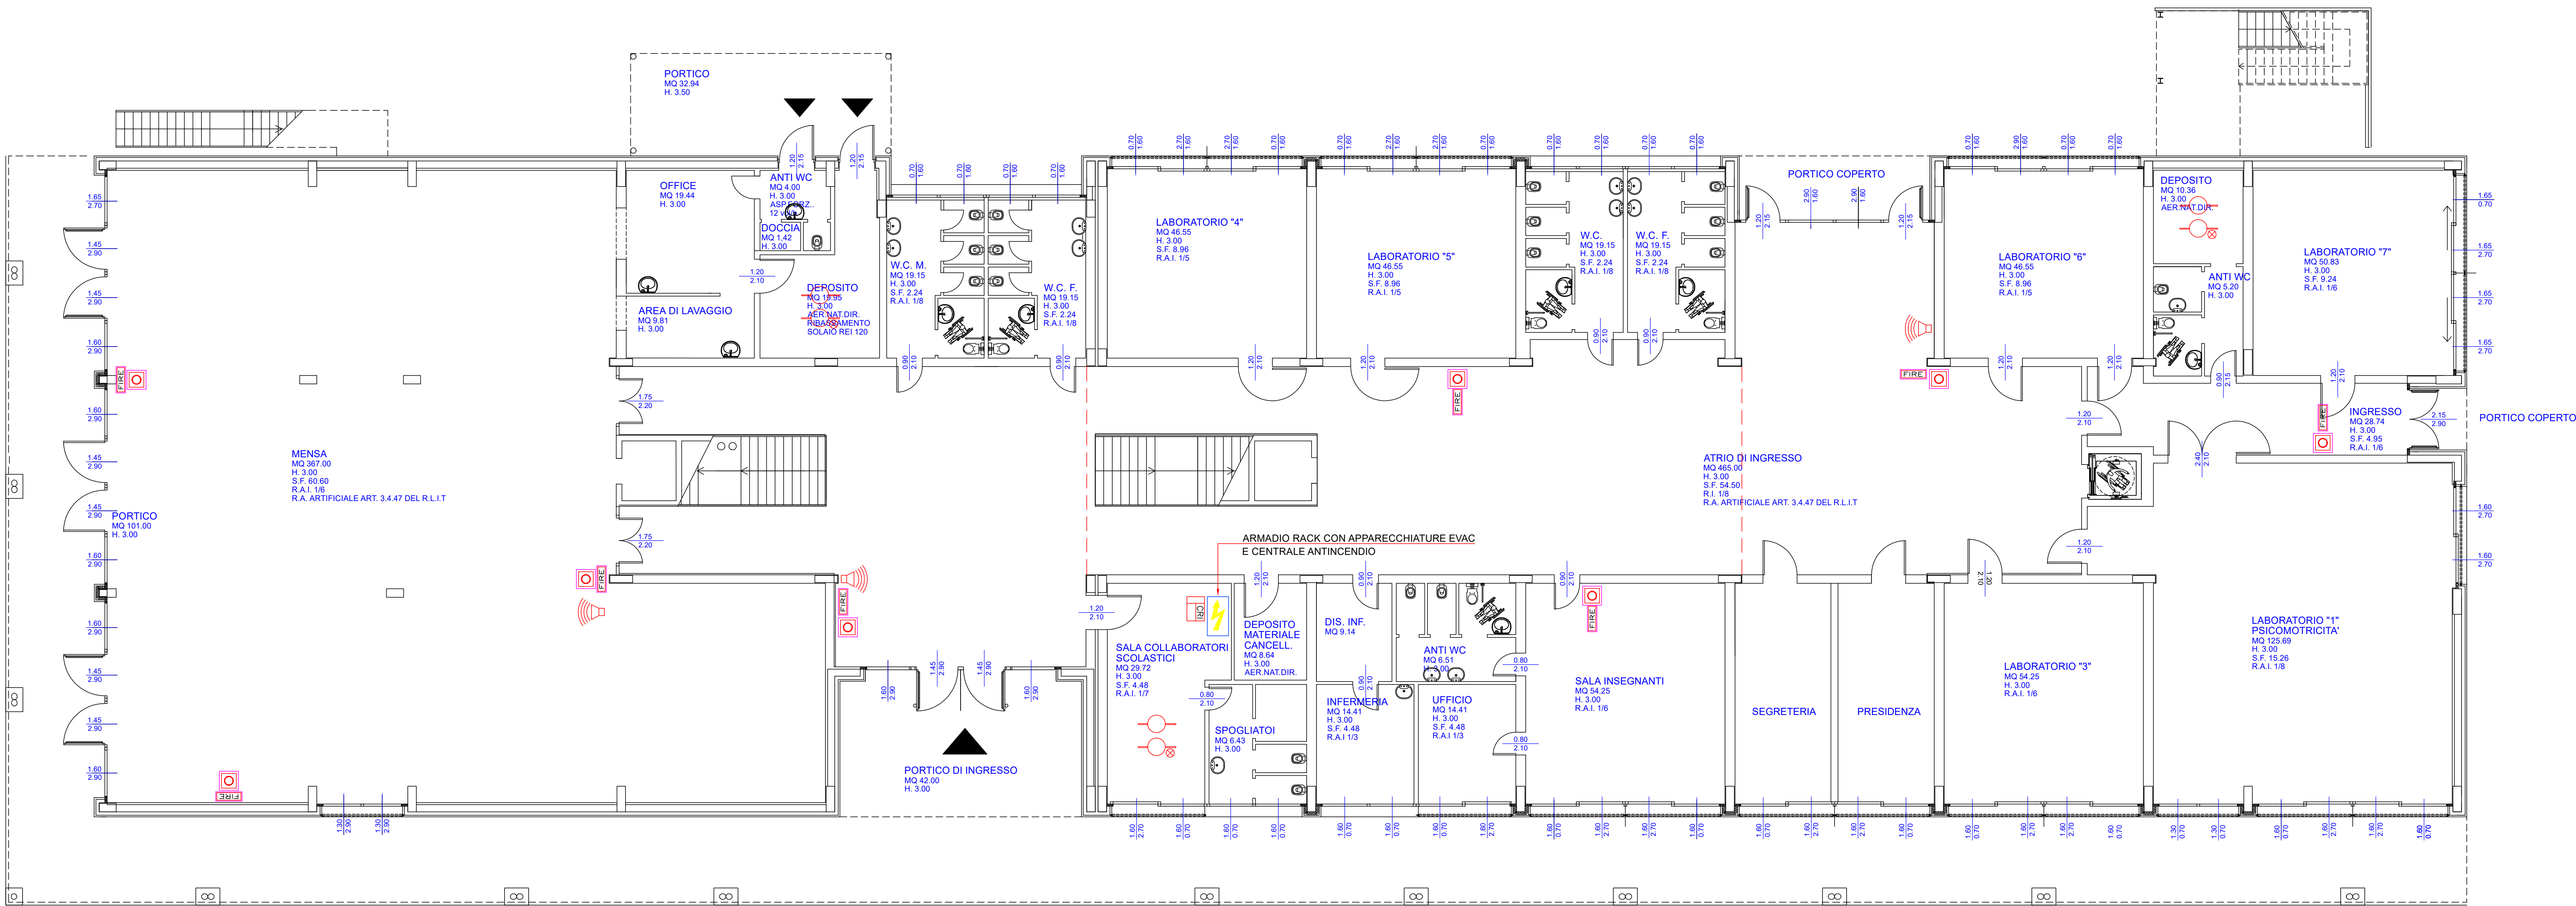

PIANTA PIANO TERRA - SCUOLA PRIMARIA

	PUNTO DI SEGNALAZIONE MANUALE CONFORME ALLA UNI EN 54-11 INDICATO COME DA UNI 7546-16
	DELIMITAZIONE SUDDIVISIONE DELL'AREA IN ZONE SECONDO UNI 9795 art 5.2
	RIVELATORE DI FUMO
	RIVELATORE DI FUMO NEL CONTROSOFFITTO E/O SOTTOPAVIMENTO CON RIPETITORE LED
	CENTRALE DI CONTROLLO E SEGNALAZIONE
	TARGA OTTICO ACUSTICA
	DIFFUSORE ACUSTICO IMPIANTO EVACUAZIONE VOCALE

 COMUNE DI COLICO Provincia di Lecco		
RISTRUTTURAZIONE E RIGENERAZIONE DELL'EX "COLLEGIO SACRO CUORE" A SEDE DEL NUOVO CAMPUS SCOLASTICO DELL'ISTITUTO COMPRENSIVO STATALE "GALEILIO GALILEI" DI COLICO SCUOLA PRIMARIA E SECONDARIA DI PRIMO GRADO Colico (LC) Via sacro Cuore, Via Bacco, Via Campione, al fine della programmazione degli interventi di cui alla D.G.R. 16.03.2015 - n° 103293 in attuazione dell'Art. 10 del D.L. 104/2013 e D.M. 128 /2015		
SERVIZIO DI PROGETTAZIONE DEFINITIVA- ESECUTIVA E COORDINAMENTO DELLA SICUREZZA IN FASE DI PROGETTAZIONE DEI LAVORI DI RISTRUTTURAZIONE E RIGENERAZIONE DELL'EX "COLLEGIO SACRO CUORE" A SEDE DEL NUOVO CAMPUS SCOLASTICO DELL'ISTITUTO COMPRENSIVO STATALE "GALEILIO GALILEI" DI COLICO - SCUOLA PRIMARIA E SCUOLA SECONDARIA DI PRIMO GRADO - 2° LOTTO - CIG: Z8D1CAE788		
PROGETTO DEFINITIVO / ESECUTIVO		
OGGETTO: IMPIANTO ELETTRICO Schema planimetrico impianto rivelazione e segnalazione allarme d'incendio e di evacuazione sonora a servizio dell'edificio denominato "scuola primaria"		
TAVOLA: IE05	DATA: FEBBRAIO 2017	
PROGETTISTA: Dott. Ing. Simonpietro Angeline iscritto all'Ordine degli Ingegneri della Provincia di Sondrio al n. 348	SCALA: 1:100 COLLABORATORE ESTERNO: Per. Ind. Nobili Michele iscritto al Collegio dei Periti Industriali e Periti Industriali Laureati della Provincia di Sondrio al n. 173	
REVISIONI:		
N	DATA	DESCRIZIONE
0	13.02.2017	PRIMA EMISSIONE
1		
2		