


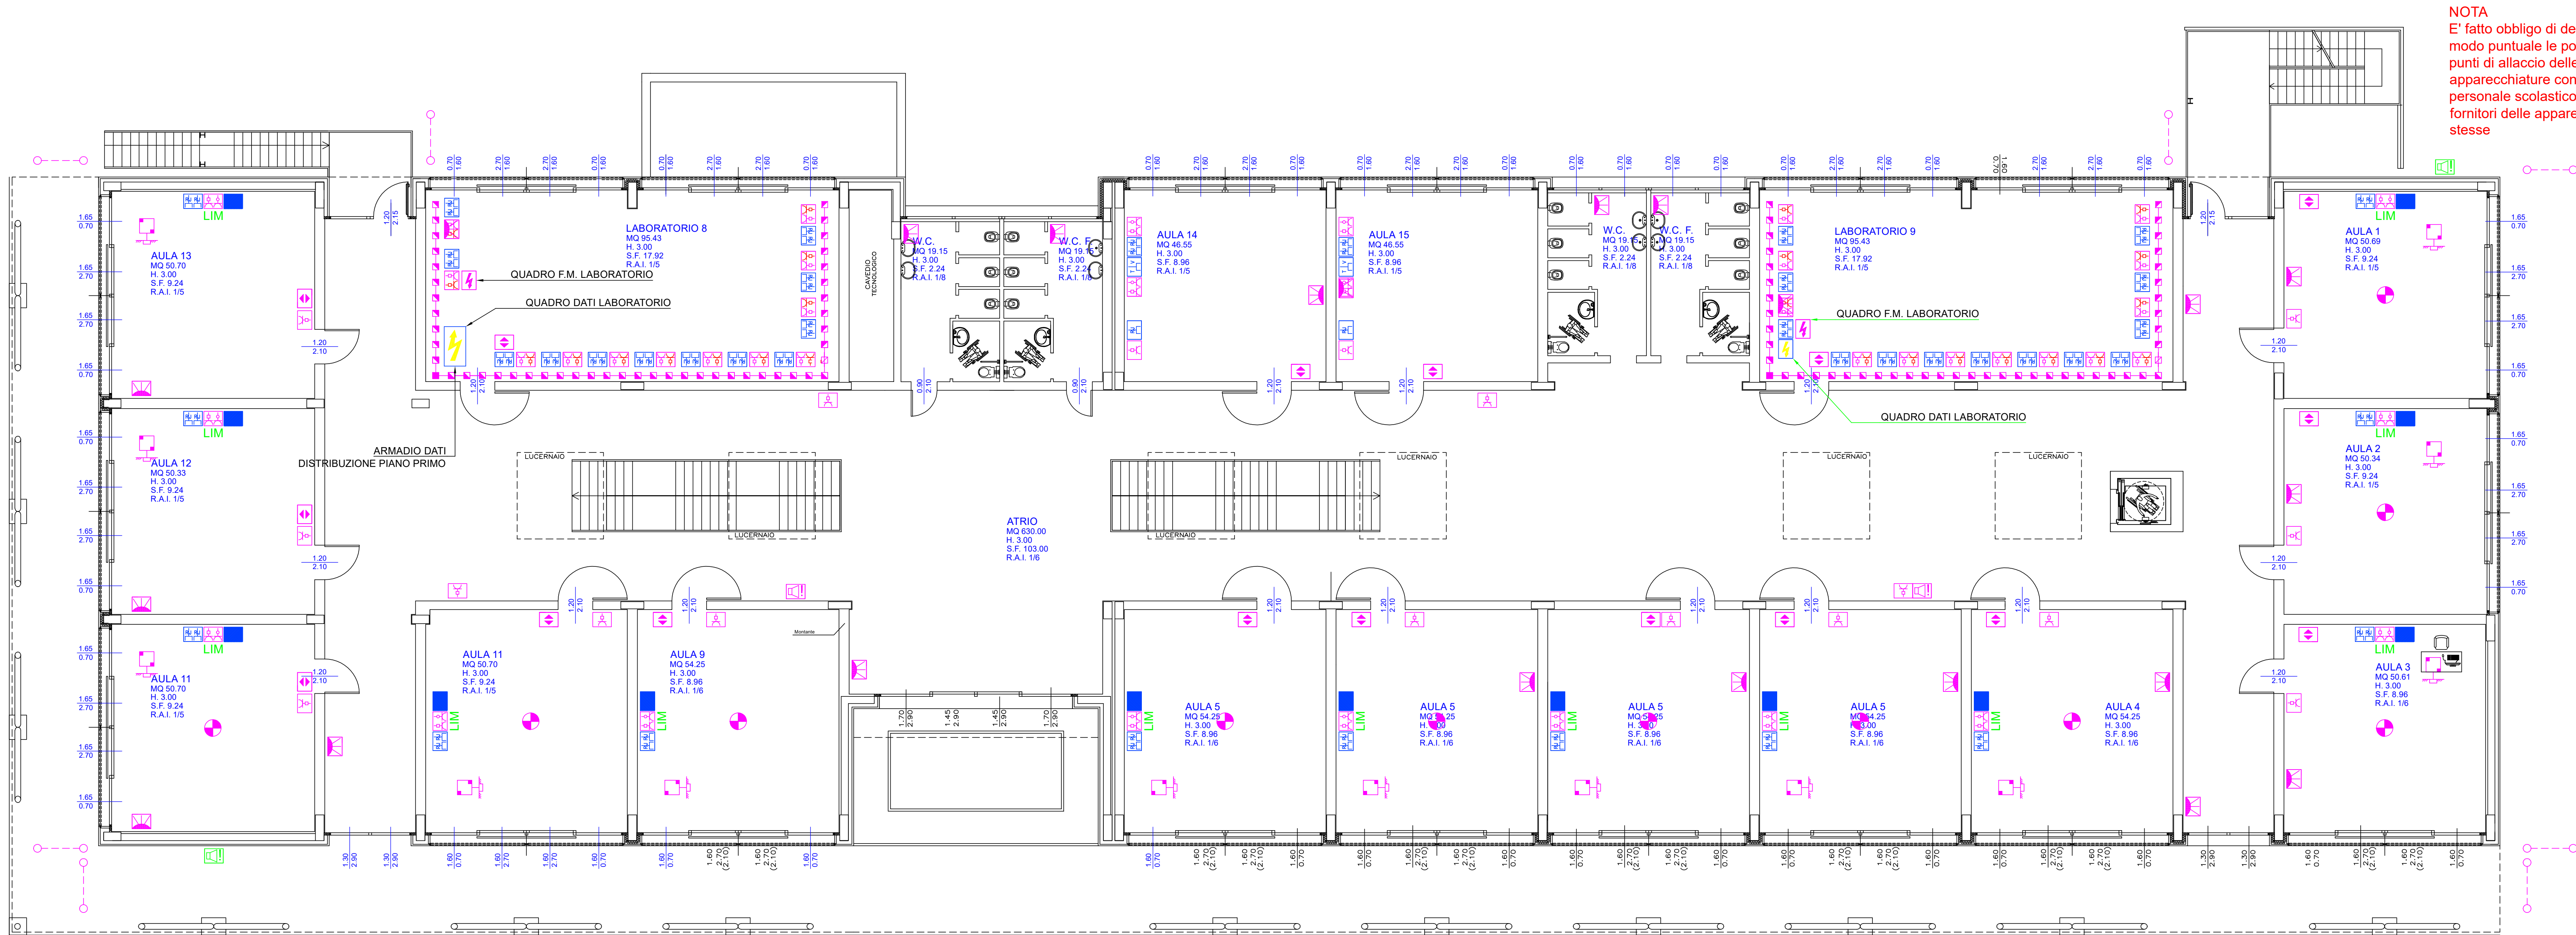

NOTA
E' fatto obbligo di definire in
modo puntuale le posizioni dei
punti di allaccio delle
apparecchiature con il
personale scolastico ed i
fornitori delle apparecchiature
stesse

	TELECAMERA IP
	CONNETTORE RJ 45 CAT 6E UTP
	ARMADI QDATI LOCALE
	CANALE PORTAPPARECCHI IN PVC 60x50 mm DOPPI (F.M. + SEGNAI)
	PRESSO PRESSO PASSAGGIO
	PRESA BIPASSO 2P+T 10/16 A
	PRESA UNEL 2P+T 10/16 A SOTTO CIRCUITO PRIVILEGIATO
	SIRENA INTERNA ANTINTRUSIONE
	SIRENA ESTERNA ANTINTRUSIONE
	BARRIERA AD INFRAROSSI
	POSTAZIONE VIDEOCITOFONICA ESTERNA
	POSTAZIONE VIDEOCITOFONICA INTERNA
	COMANDO SCHEMATURA MOTORIZZATA
	INSERITORE IMPIANTO ANTINTRUSIONE
	SENSORE VOLUMETRICO DOPPIA TECNOLOGIA
	SCATOLA DI DERIVAZIONE DA INCASSO DIETRO LIM PER COLLEGAMENTO AL CONTROSOFFITTO CAVI SEGNAI ED F.M.
	TORRETTA A SCOMPARSA 16 MODULI
	PUNTO ALIMENTAZIONE VIDEOPROIETTORE ED ARRIVO CAVI SEGNALE (definire posizione con fornitore)

PARTICOLARE TORRETTA A SCOMPARSA SOTTO SCRIVANIA AULA TIPO

Dotazione torretta a scomparsa



Energia:

- n. 2 prese UNEL 10/16 A
- n. 2 prese bipasso 10/16 A

Dati:

- n. 2 RJ 45 CAT 6

PIANTA PIANO PRIMO - SCUOLA PRIMARIA

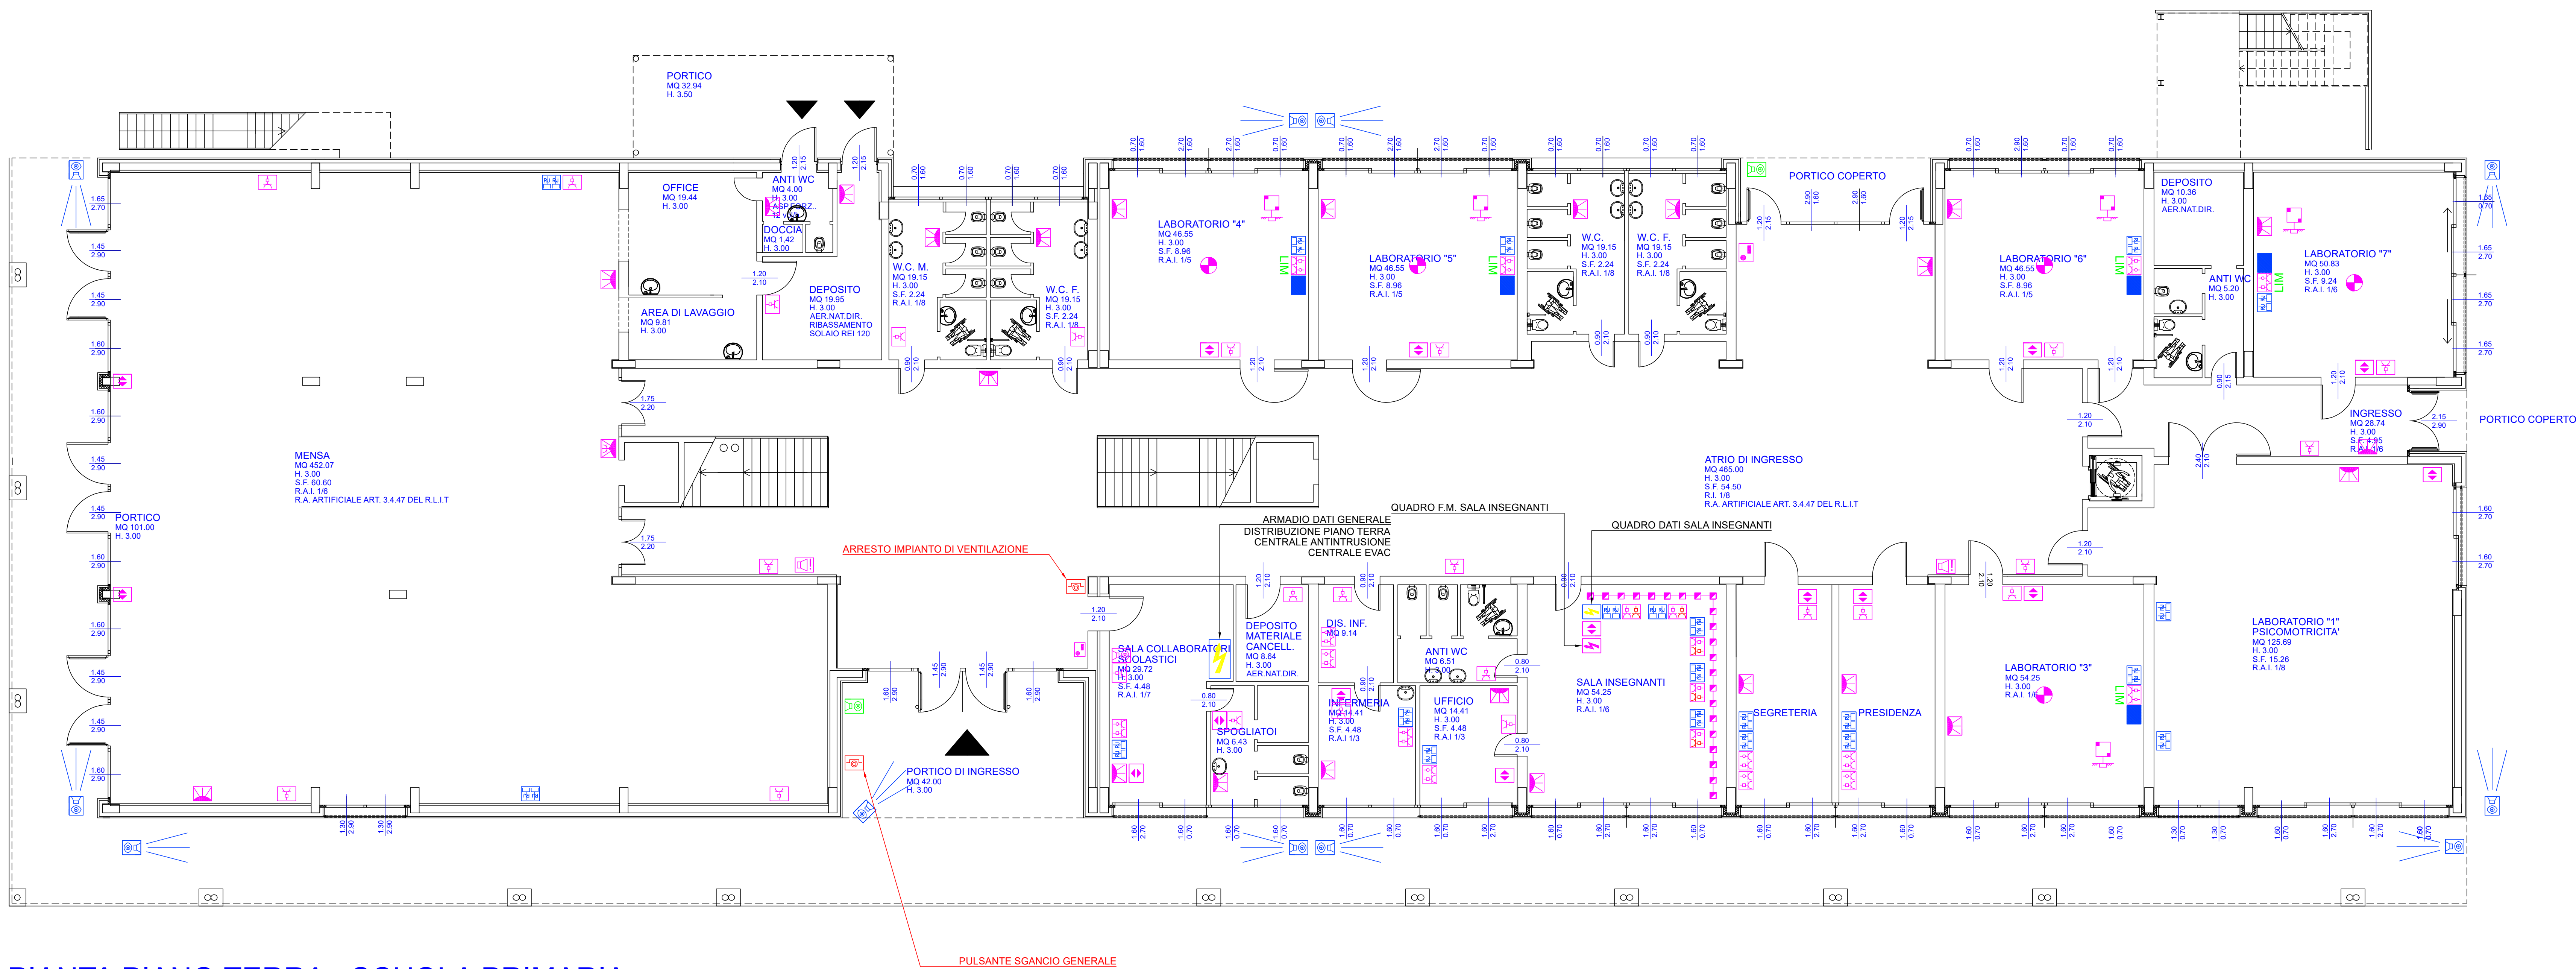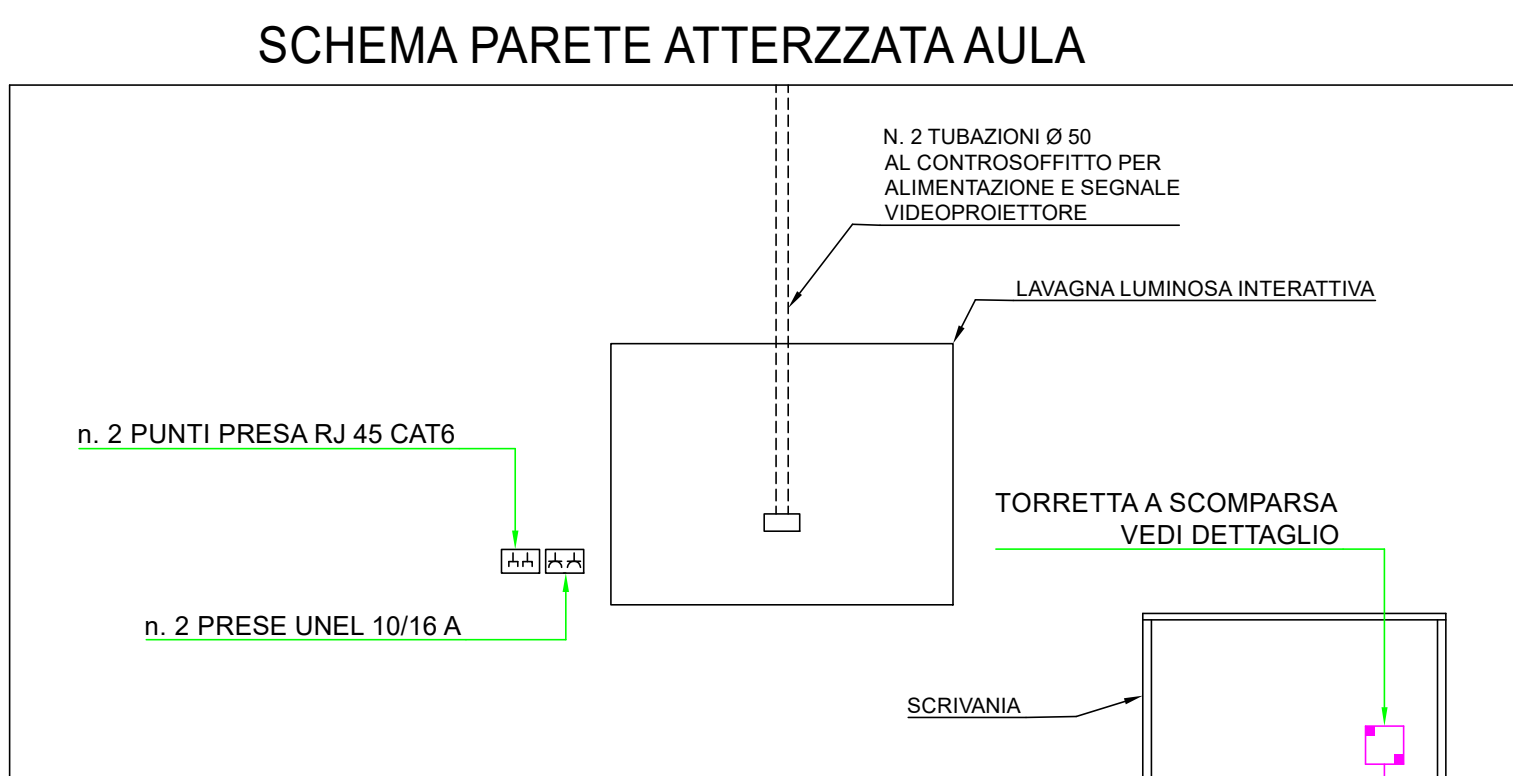

PIANTA PIANO TERRA - SCUOLE PRIMARIA

COMUNE DI COLICO
Provincia di Lecco

RISTRUTTURAZIONE E RIGENERAZIONE DELL'EX "COLLEGIO SACRO CUORE" A SEDE DEL NUOVO CAMPUS SCOLASTICO DELL'ISTITUTO COMPRENSIVO STATALE "GALILEO GALILEI" DI COLICO SCUOLA PRIMARIA E SECONDARIA DI PRIMO GRADO Colico (LC)

Via sacro Cuore, Via Bacco, Via Campione, al fine della programmazione degli interventi di cui alla D.G.R. 16.03.2015 - n° 103293 in attuazione dell'Art. 10 del D.L. 104/2013 e D.M. 128/2015

SERVIZIO DI PROGETTAZIONE DEFINITIVA- ESECUTIVA E COORDINAMENTO DELLA SICUREZZA IN FASE DI PROGETTAZIONE DEI LAVORI DI RISTRUTTURAZIONE E RIGENERAZIONE DELL'EX "COLLEGIO SACRO CUORE" A SEDE DEL NUOVO CAMPUS SCOLASTICO DELL'ISTITUTO COMPRENSIVO STATALE "GALILEO GALILEI" DI COLICO - SCUOLA PRIMARIA E SCUOLA SECONDARIA DI PRIMO GRADO - 2° LOTTO - CIG: Z8D1CAE788

PROGETTO DEFINITIVO / ESECUTIVO

OGGETTO: IMPIANTO ELETTRICO

Schema planimetrico impianti F.M., trasmissione dati, antintrusione, videocitofonia, videosorveglianza ed automazione tapparelle a servizio dell'edificio denominato "scuola primaria"

TAVOLA: IE07	DATA: FEBBRAIO 2017	SCALA: 1:100
PROGETTISTA: Dott. Ing. Simonpietro Angelone iscritto all'Ordine degli Ingegneri della Provincia di Sondrio al n. 348		COLLABORATORE ESTERNO: Per. Ing. Nicolò Micheli iscritto al Collegio dei Periti Industriali e Periti Industriali Laureati della Provincia di Sondrio al n. 173
REVISIONI:		
N	DATA	DESCRIZIONE
0	13.02.2017	PRIMA EMISSIONE
1		
2		