



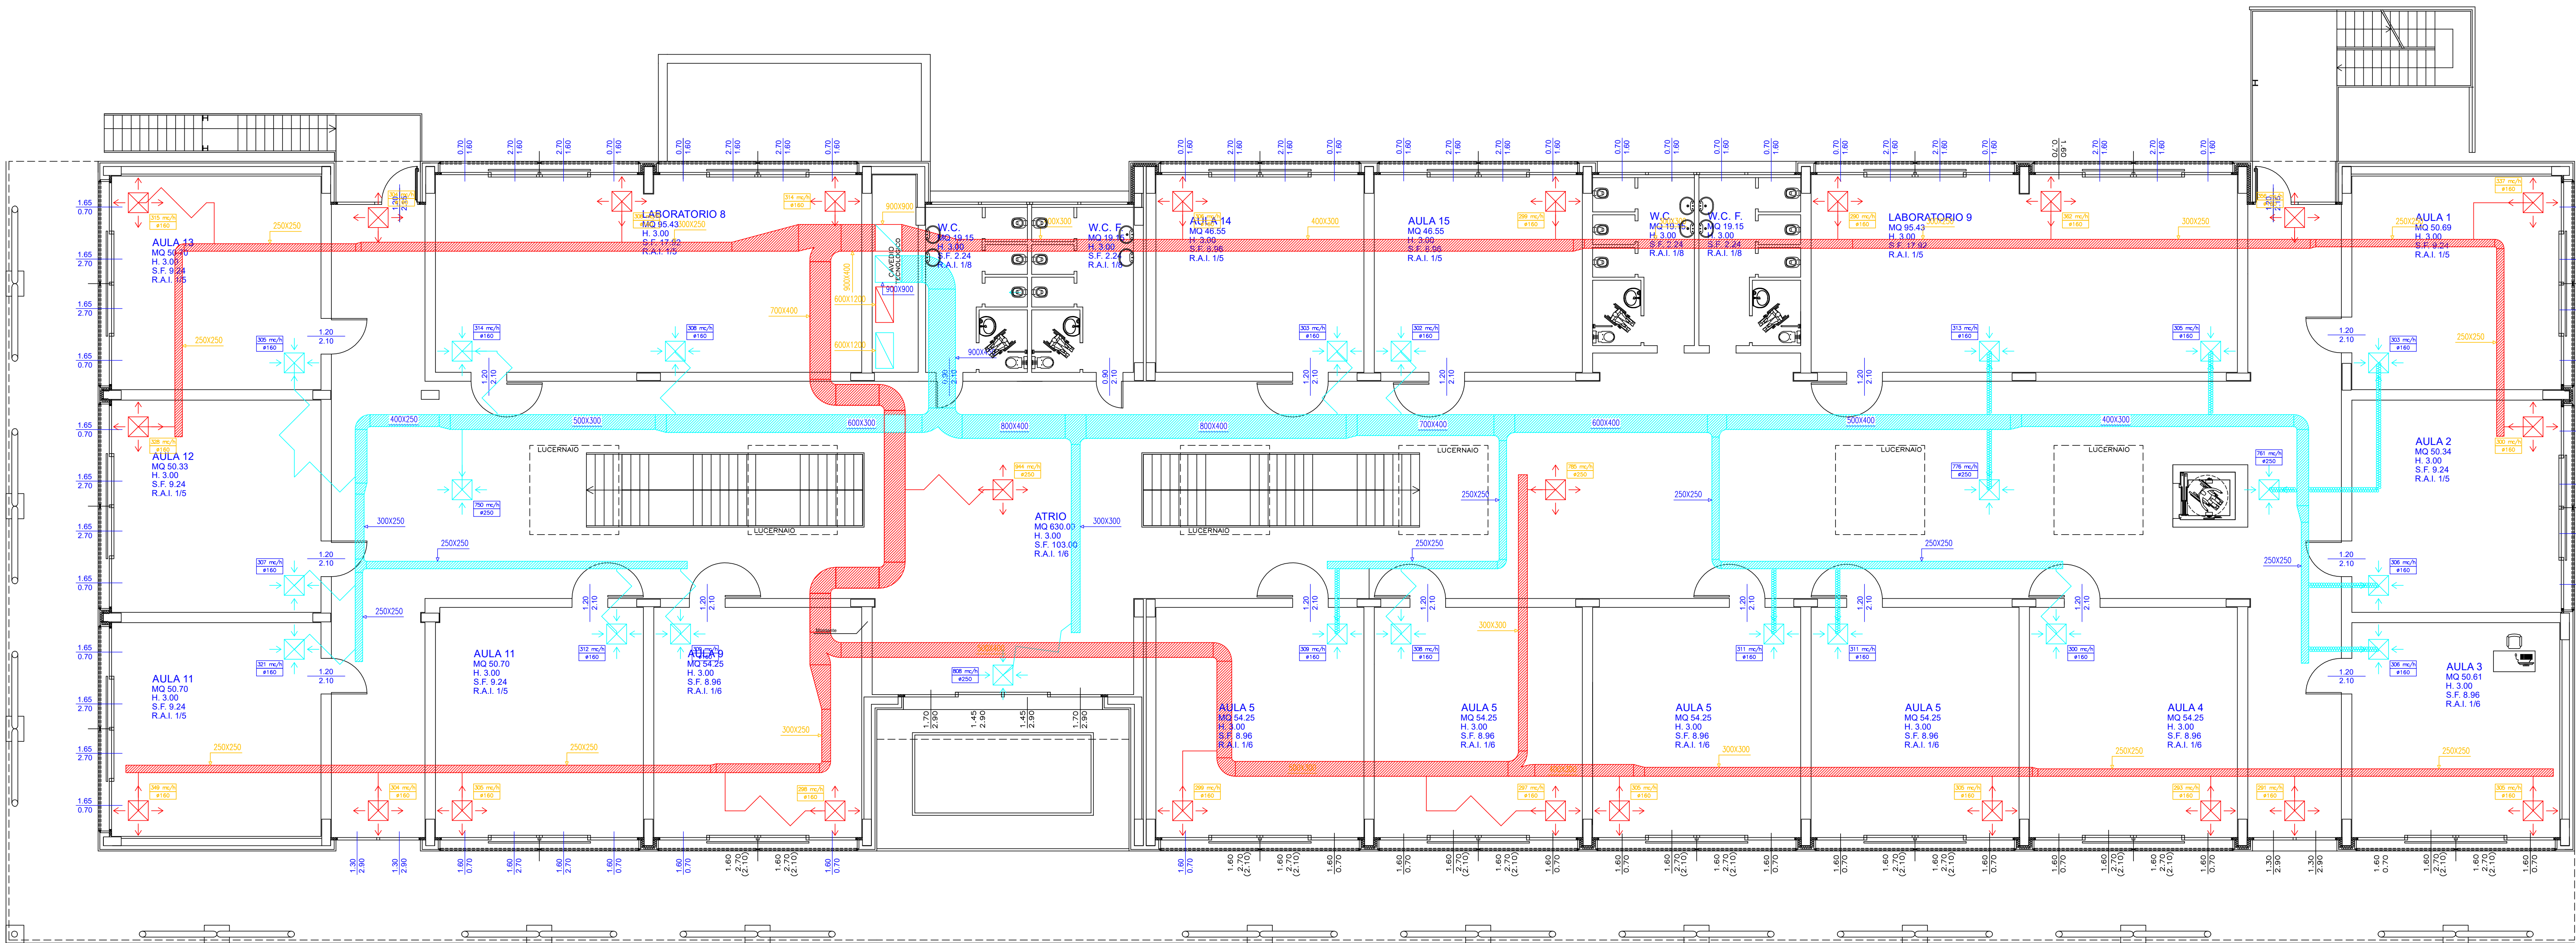

PIANTA PIANO PRIMO - SCUOLA PRIMARIA

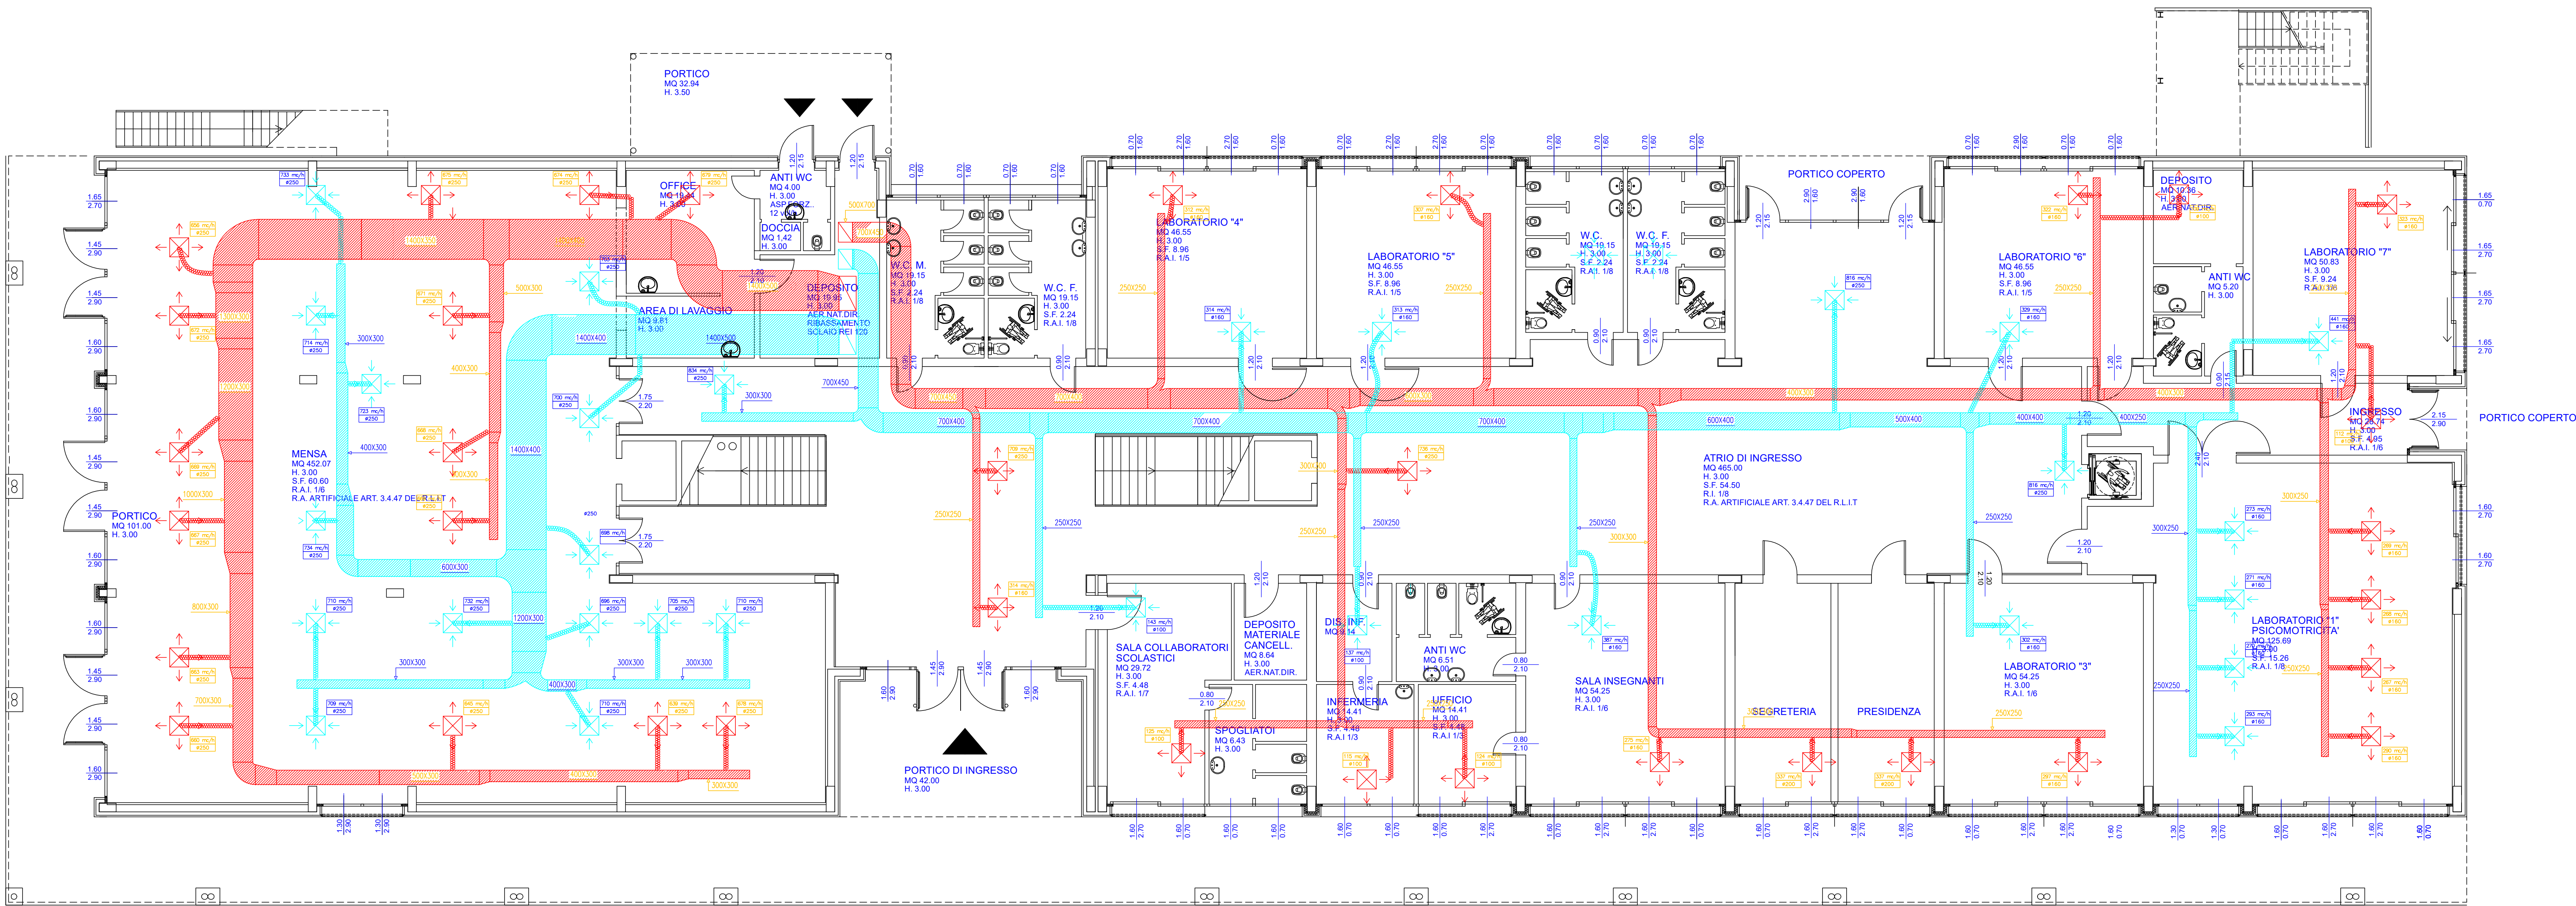

PIANTA PIANO TERRA - SCUOLA PRIMARIA



COMUNE DI COLICO  
Provincia di Lecco

RISTRUTTURAZIONE E RIGENERAZIONE DELL'EX "COLLEGIO SACRO CUORE" A SEDE DEL NUOVO CAMPUS SCOLASTICO DELL'ISTITUTO COMPRESIVO STATALE "GALEO GALILEI" DI COLICO SCUOLA PRIMARIA E SECONDARIA DI PRIMO GRADO Colico (LC)  
Via sacro Cuore, Via Bacco, Via Campione, al fine della programmazione degli interventi di cui alla D.G.R. 16.03.2015 - n° 103293 in attuazione dell'Art. 10 del D.L. 104/2013 e D.M. 128 /2015

SERVIZIO DI PROGETTAZIONE DEFINITIVA- ESECUTIVA E COORDINAMENTO DELLA SICUREZZA IN FASE DI PROGETTAZIONE DEI LAVORI DI RISTRUTTURAZIONE E RIGENERAZIONE DELL'EX "COLLEGIO SACRO CUORE" A SEDE DEL NUOVO CAMPUS SCOLASTICO DELL'ISTITUTO COMPRESIVO STATALE "GALEO GALILEI" DI COLICO - SCUOLA PRIMARIA E SCUOLA SECONDARIA DI PRIMO GRADO - 2° LOTTO - CIG: Z8D1CAE788

PROGETTO DEFINITIVO / ESECUTIVO

OGGETTO: IMPIANTO MECCANICO  
Schema planimetrico impianto di ventilazione meccanica aria primaria a servizio dell'edificio denominato "scuola primaria"

|         |      |       |               |        |       |
|---------|------|-------|---------------|--------|-------|
| TAVOLA: | IM04 | DATA: | FEBBRAIO 2017 | SCALA: | 1:100 |
|---------|------|-------|---------------|--------|-------|

|                                                                                                            |                                                                                                                                            |                 |
|------------------------------------------------------------------------------------------------------------|--------------------------------------------------------------------------------------------------------------------------------------------|-----------------|
| PROGETTISTA:                                                                                               | COLLABORATORE ESTERNO:                                                                                                                     |                 |
| Dott. Ing. Simonpietro Angione<br>iscritto all'Ordine degli Ingegneri della Provincia di Sondrio al n. 348 | Per. Ind. Nobili Michele<br>iscritto al Collegio dei Periti Industriali e Periti Industriali Laureati della Provincia di Sondrio al n. 173 |                 |
| REVISIONI:                                                                                                 |                                                                                                                                            |                 |
| N                                                                                                          | DATA                                                                                                                                       | DESCRIZIONE     |
| 0                                                                                                          | 13.02.2017                                                                                                                                 | PRIMA EMISSIONE |
| 1                                                                                                          |                                                                                                                                            |                 |
| 2                                                                                                          |                                                                                                                                            |                 |