



	VALVOLA DI ESTRAZIONE IN POLIPROPILENE DN 100
	CANALE CIRCOLARE IN LAMIERA DI ACCIAIO ZINCATA SPESSORE 6/10 mm
	VENTILATORE ASSIALE PORTATA fino 500 mch
	CONDOTTO FLESSIBILE NON ISOLATO DN 100

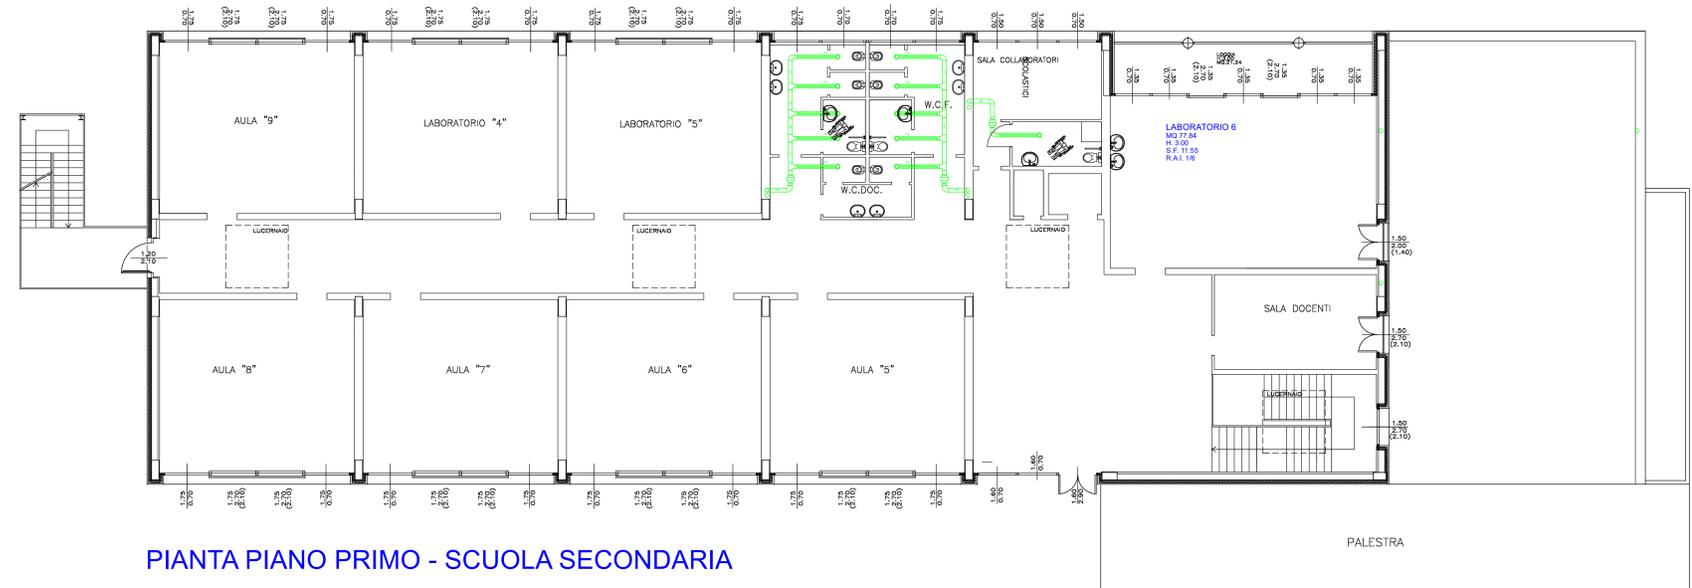

PIANTA PIANO PRIMO - SCUOLA SECONDARIA

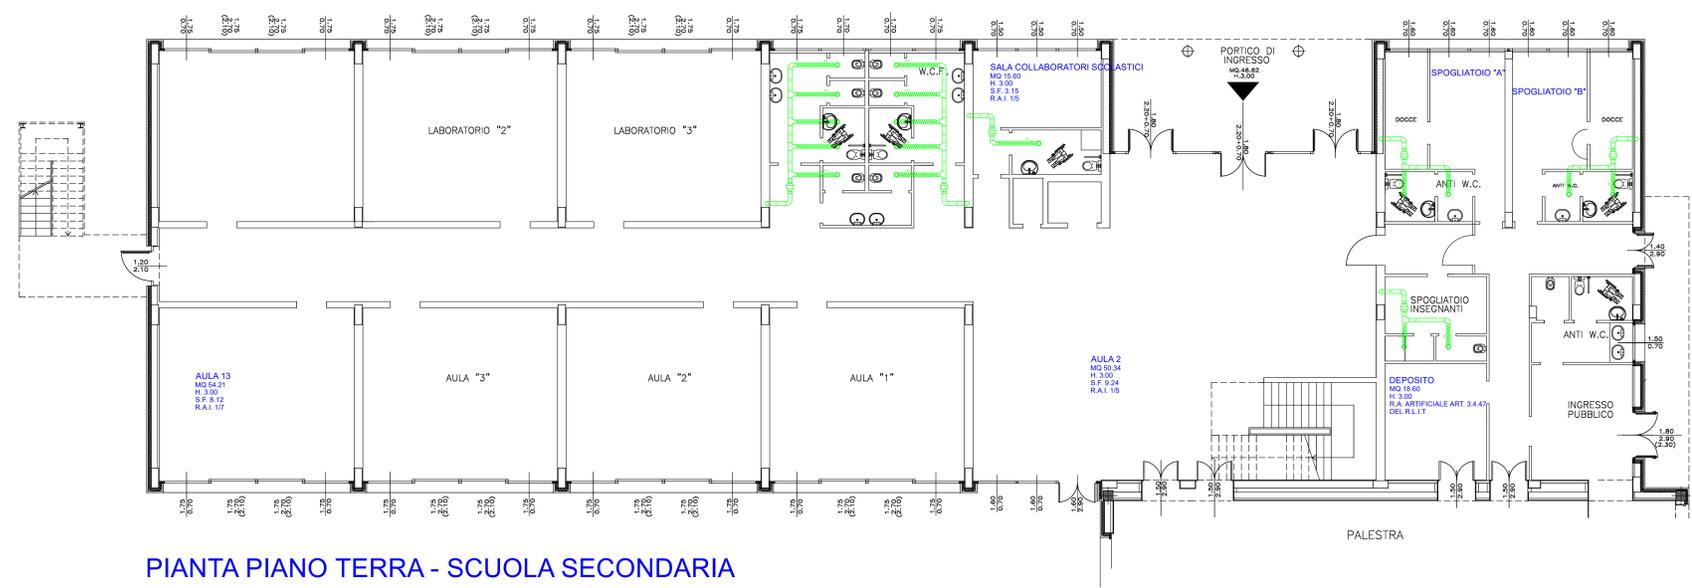

PIANTA PIANO TERRA - SCUOLA SECONDARIA



**COMUNE DI COLICO**  
Provincia di Lecco

RISTRUTTURAZIONE E RIGENERAZIONE DELL'EX "COLLEGIO SACRO CUORE" A SEDE DEL NUOVO CAMPUS SCOLASTICO DELL'ISTITUTO COMPrensIVO STATALE "GALILEO GALILEI" DI COLICO SCUOLA PRIMARIA E SECONDARIA DI PRIMO GRADO Colico (LC)  
Via sacro Cuore, Via Bacco, Via Campione, al fine della programmazione degli interventi di cui alla D.G.R. 16.03.2015 - n° 103293 in attuazione dell'Art. 10 del D.L. 104/2013 e D.M. 128 /2015

SERVIZIO DI PROGETTAZIONE DEFINITIVA- ESECUTIVA E COORDINAMENTO DELLA SICUREZZA IN FASE DI PROGETTAZIONE DEI LAVORI DI RISTRUTTURAZIONE E RIGENERAZIONE DELL'EX "COLLEGIO SACRO CUORE" A SEDE DEL NUOVO CAMPUS SCOLASTICO DELL'ISTITUTO COMPrensIVO STATALE "GALILEO GALILEI" DI COLICO - SCUOLA PRIMARIA E SCUOLA SECONDARIA DI PRIMO GRADO - 2° LOTTO - CIG. Z8D1CAE788

### PROGETTO DEFINITIVO / ESECUTIVO

OGGETTO: **IMPIANTO MECCANICO**  
Schema planimetrico impianto di ventilazione meccanica, estrazione bagni a servizio dell'edificio denominato "scuola secondaria"

TAVOLA: <b>IM14</b>	DATA: FEBBRAIO 2017	SCALA: 1:100
---------------------	---------------------	--------------

PROGETTISTA: Dott. Ing. Simogniero Angelone iscritto all'Ordine degli Ingegneri della Provincia di Sondrio al n. 348	COLLABORATORE ESTERNO: Per. Ind. Nobili Michele iscritto al Collegio dei Periti Industriali e Periti Industriali Laureati della Provincia di Sondrio al n. 173
--	--

REVISIONI:	
N	DESCRIZIONE
0	13.02.2017 PRIMA EMISSIONE
1	
2	